


万国津梁館音響及び特殊照明設備更新工事設計業務(R7) 参考図

図 面 目 録					
図 面 番 号	図 面 目 録	縮 尺	図 面 番 号	図 面 目 録	縮 尺
E ― 0 1	特記仕様書	――	E ― 2 6	回廊・事務棟・守衛室 電灯設備配線図	1／100
E ― 0 2	全体配置図・位置図	1／500	E ― 2 7	構内外灯設備配線図	1／200
E ― 0 3	構内配線図（1）	1／200	E ― 2 8	地下1階 防災照明設備配線図	1／100
E ― 0 4	構内配線図（2）	1／200	E ― 2 9	1階 防災照明設備配線図	1／100
E ― 0 5	ハンドホール姿図・配管掘削断面図	図 示	E ― 3 0	2階 防災照明設備配線図	1／100
E ― 0 6	受変電設備単線結線図（改修）	――	E ― 3 1	電話配管設備系統図	――
E ― 0 7	既設受変電設備改修姿図	――	E ― 3 2	テレビ共聴設備系統図	――
E ― 0 8	受変電設備単線結線図（新設）	――	E ― 3 3	構内通信設備配線図	1／200
E ― 0 9	受変電設備姿図（新設）	――	E ― 3 4	地下1階 電話・テレビ共聴設備配線図	1／100
E ― 1 0	幹線系統図	――	E ― 3 5	1階 電話・トイレ呼出・インターホン・テレビ共聴設備配線図	1／100
E ― 1 1	分電盤負荷表（1）	――	E ― 3 6	2階 電話・インターホン・テレビ共聴設備配線図	1／100
E ― 1 2	分電盤負荷表（2）	――	E ― 3 7	非常放送知設備系統図	――
E ― 1 3	分電盤負荷表（3）	――	E ― 3 8	自動火災報知設備系統図	――
E ― 1 4	動力盤表	――	E ― 3 9	既設事務室列盤改修詳細図	――
E ― 1 5	地下1階 幹線・動力設備配線図	1／100	E ― 4 0	地下1階放送・自火報設備配線図	1／100
E ― 1 6	1階 幹線・動力設備配線図	1／100	E ― 4 1	1階放送・自火報設備配線図	1／100
E ― 1 7	2階 幹線・動力設備配線図	1／100	E ― 4 2	2階放送・自火報設備配線図	1／100
E ― 1 8	地下1階 コンセント設備配線図	1／100	E ― 4 3	既設中央監視設備改修図	――
E ― 1 9	1階 コンセント設備配線図	1／100	E ― 4 4	監視カメラ設備配管図	――
E ― 2 0	2階 コンセント設備配線図	1／100	E ― 4 5	音響・映像設備配管図	1／100
E ― 2 1	照明器具表（1）	――	E ― 4 6	同時通訳設備配管図	1／100
E ― 2 2	照明器具表（2）	――			1／100
E ― 2 3	地下1階 電灯設備配線図	1／100			
E ― 2 4	1階 電灯設備配線図	1／100			
E ― 2 5	2階 電灯設備配線図	1／100			

テラス P1×2	ロビー D×3.6 J3×1.5	ホール・階段 J3×5 D×1	ホワイエ J3×1.5 U×6	会議室1 E×9.6 K×1.6 M×2.6	会議室2 E×5.8 K×8 M×1.3	会議室3 E×5.8 K×8 M×1.3	倉庫 C1×5 B2×2 B3×2	給油室 A×1	男子トイレ J1×2 J2×5 S×5	身障者トイレ J3×2	女子トイレ J1×4 J2×3 S×5

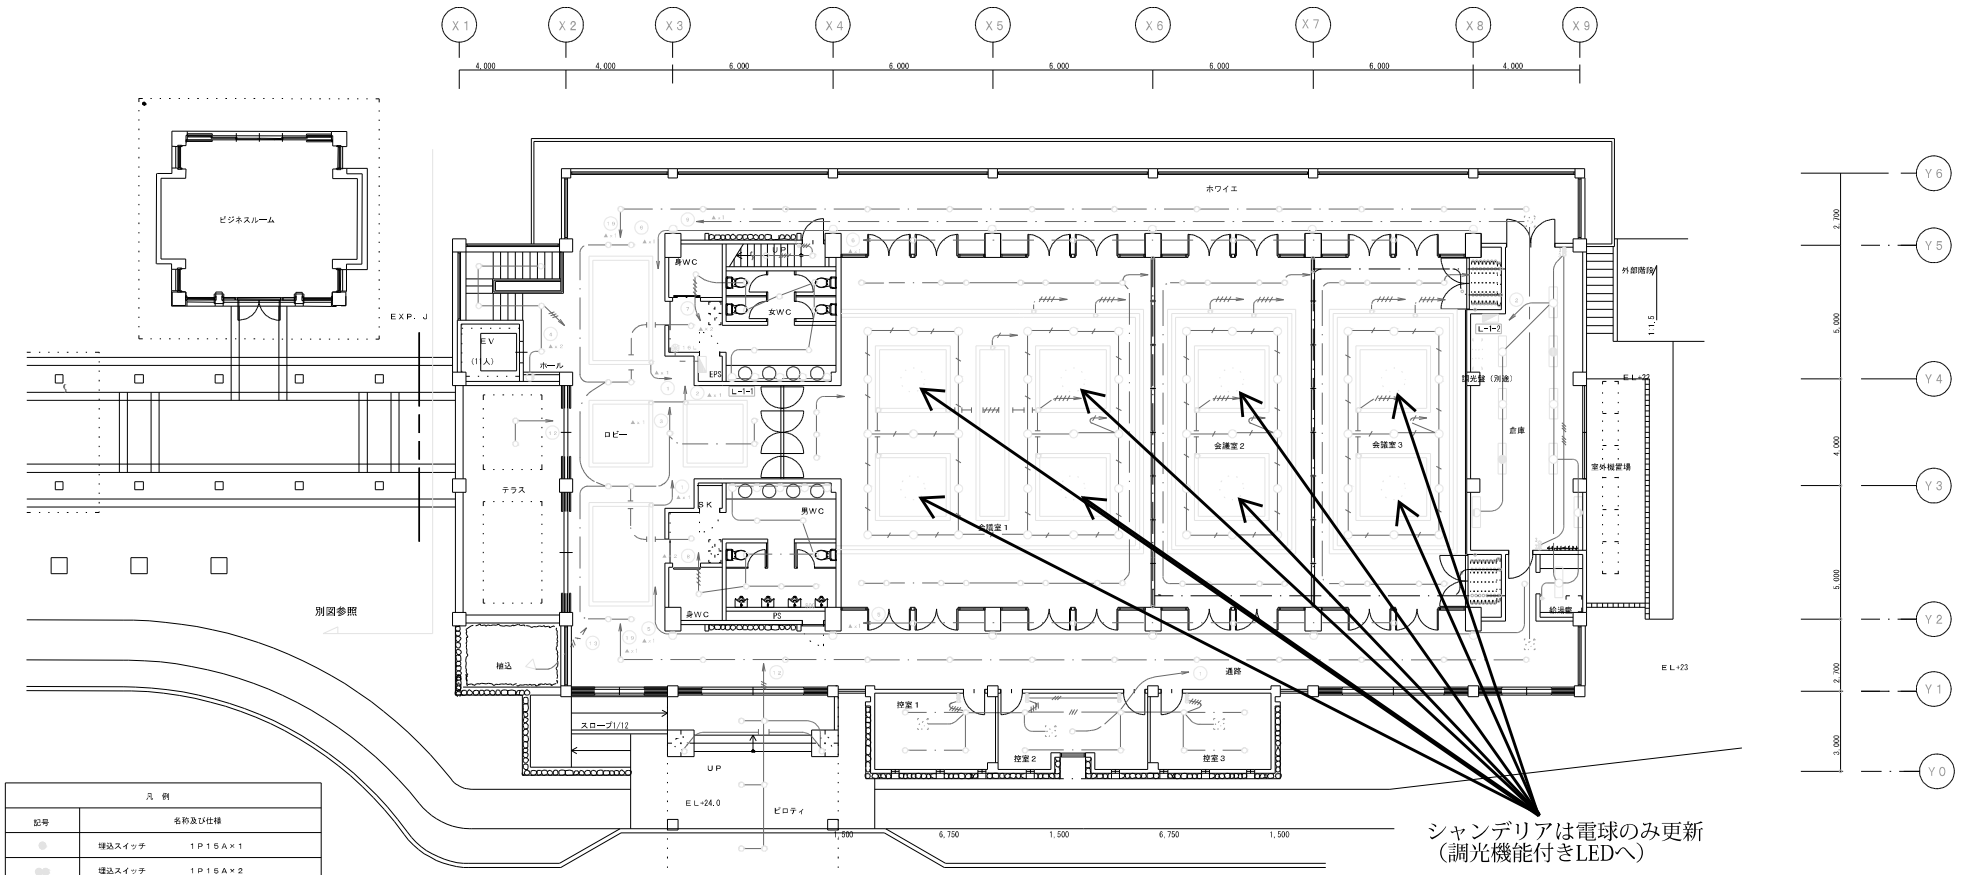

凡 例		
記号	名称及び仕様	
●	埋込スイッチ	1P15A×1
●	埋込スイッチ	1P15A×2
●●	埋込スイッチ	1P15A×3
●●●	埋込スイッチ	1P15A×2 P.L付
3	3路スイッチ	
A	自動点滅器	
L	リモコンスイッチ	
WP	調光スイッチ	
WP	断水スイッチ	
▲	リモコンリレー	
分電盤	分電盤	
位置ボックス	位置ボックス	
機置庫 (別途機械工事)	機置庫 (別途機械工事)	

NOTE

1. 特記なき配管配線は下記とする
- : IE2, 0×2 (PF16)
 - : IE2, 0×3 (PF16)
 - : IE2, 0×4 (PF22)
 - : IE2, 0×5 (PF22)
 - : CPEVS1, 2-1P (PF16)
 - : EEF1, 6-2C (コログシ)
 - : EEF1, 6-3C (コログシ)
 - : EEF2, 0-2C (コログシ)
 - : EEF2, 0-2C×2 (コログシ)
 - : EEF2, 0-2C+CPEVS1, 2-2C (コログシ)
 - : EEF1, 6-2C+CPEVS1, 2-2C (コログシ)

梯込 V×1	ピロティ N×6 P2×2	通廊 J3×1.6 U×6	控室1~3 J4×1.3

1階 電灯設備配線図
S=1/100


シャンデリアは電球のみ更新
(調光機能付きLEDへ)

注: 会議室内の照明は全て別途調光器へ配線する。

工事名称	万国津梁館増設工事(電気)	工事年度	平成14年度
工事場所	名護市	図面名称	1階 電灯設備配線図
設計者	沖縄県土木建築部施設建築室	縮尺	S=1/100
図面番号			E-24

【 機器凡例 】

記号	名称	備考
①	電動スクリーン	
VP	ビデオプロジェクター	
②	メインスピーカー	
③	プロセニアムスピーカー	
④	天井スピーカー	
⑤	モニタースピーカー	
⑥	音量調整器	
⑦	床マイクコンセント	
⑧	壁付マイクコンセント	
⑨	床スピーカコンセント	
⑩	接続盤	参考寸法ー (W×H×D=300×200×160)
⑪	ワイヤレスアンテナ	

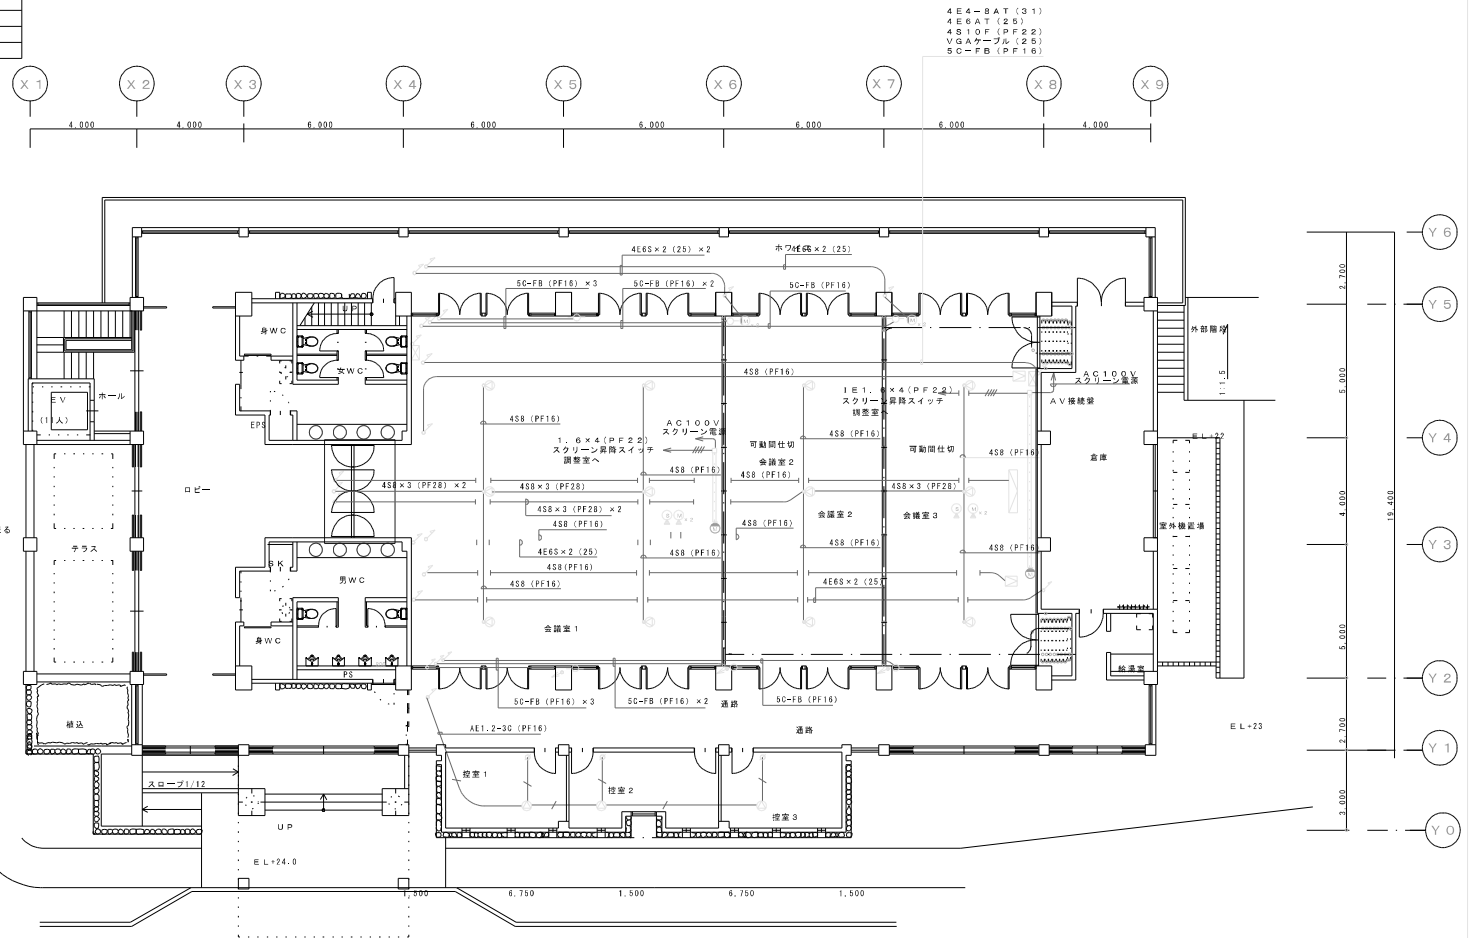


2階音響・映像設備配線図

S=1/100

①	入力室
②	電力増幅室
③	映像室
④	効果ワゴン
⑤	古書庫

1階音響・映像設備配線図

S=1/100

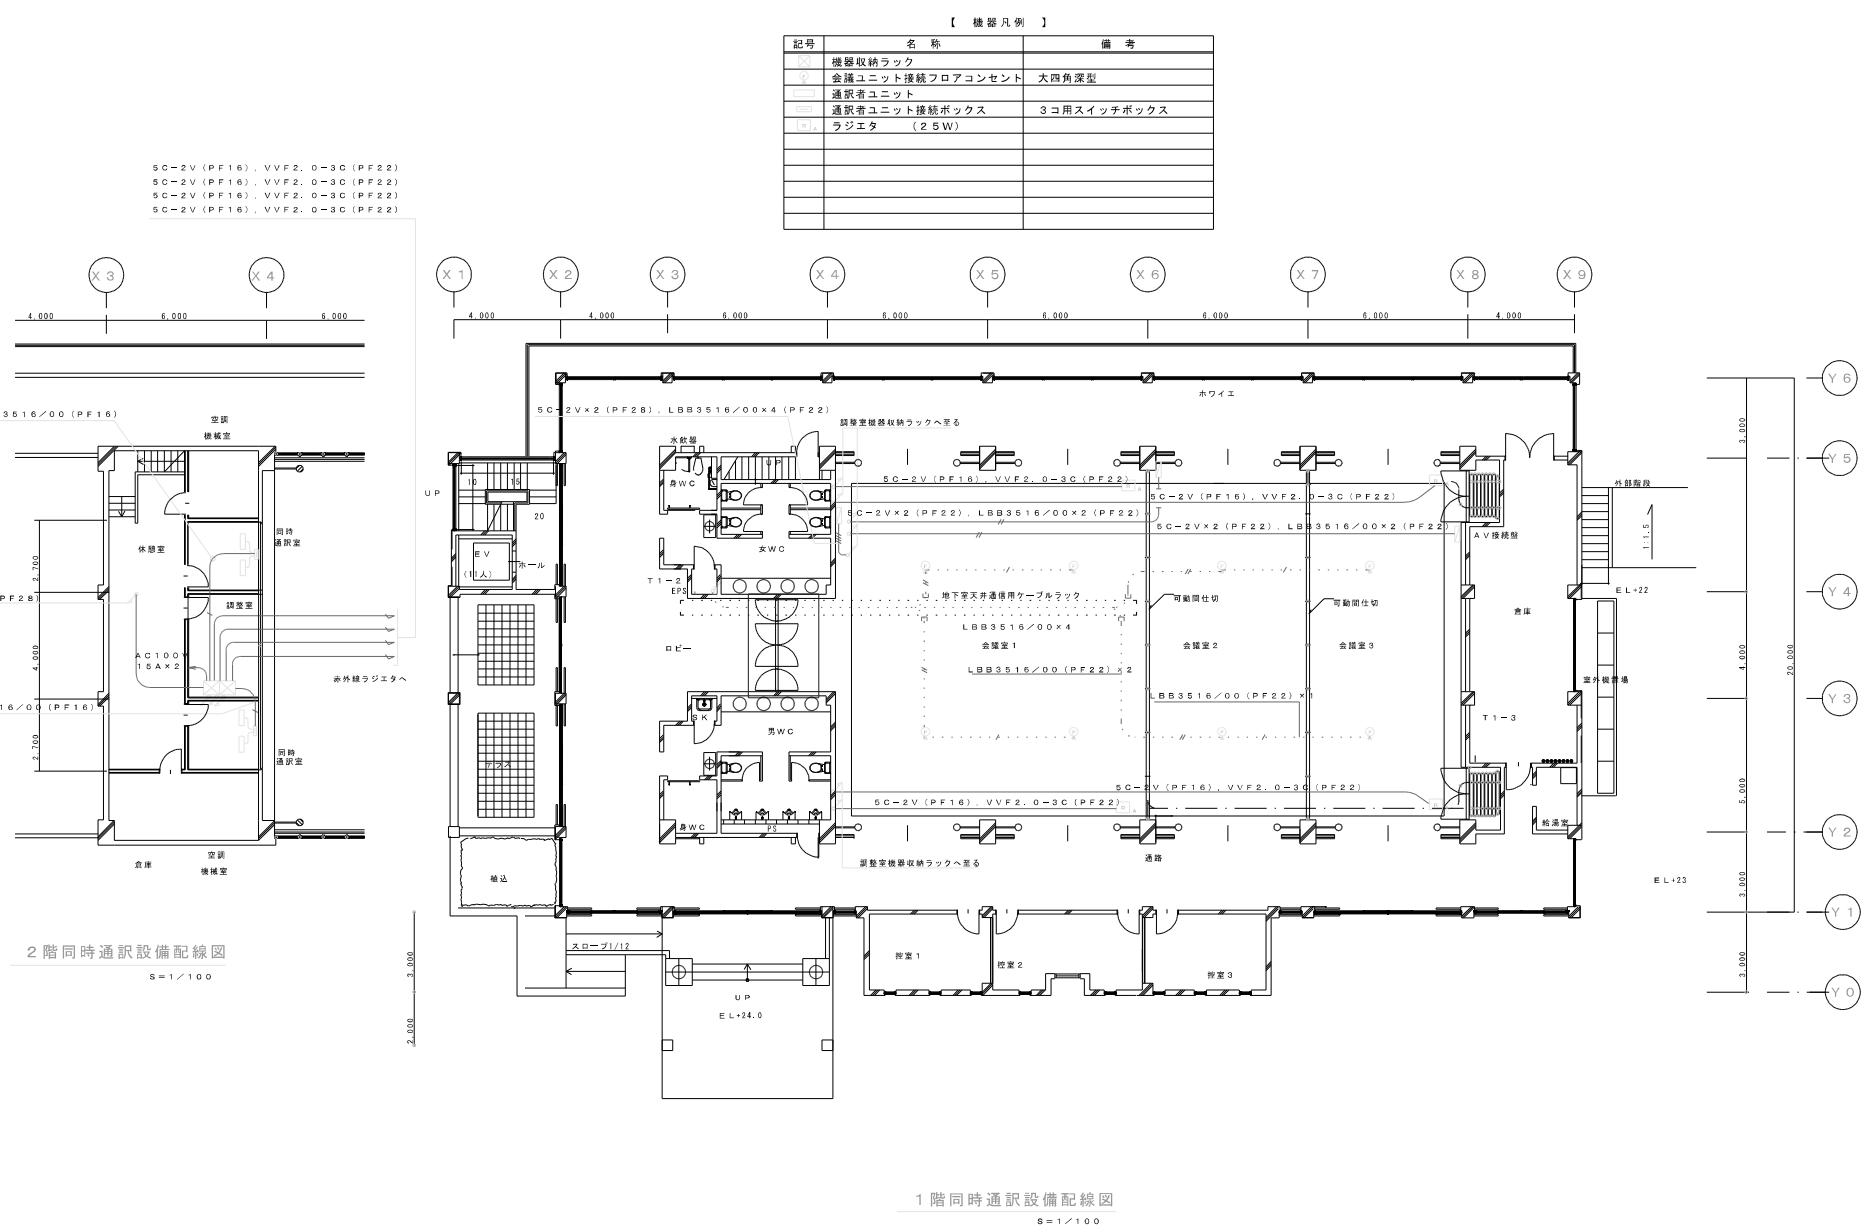

工事名称	万国津梁館増築工事（増築）	工事年度	平成 14 年度
工事場所	名護市	図面名称	同時通訳設備配線図
発注機関	沖縄県土木建築部施設建築室	図面番号	S=1/100
			E-46