


仕 様 書

沖縄県立久米島高等学校


品名及び数量 : 令和7年度 久米島高等学校理科実験台
納入場所 : 沖縄県立久米島高等学校理科教室

- 1, 納入物品は、沖縄県立久米島高等学校理科室に設置し、生徒の教育学習に使用することができるものであり、以下に示す性能、仕様を満たすものとする。
- 2, 下記物品を基準とし、同等品以上とする。
- 3, 納入物品は下記の基準品と同等又はそれ以上の機能性能を有したものとすること。
- 4, 同等品または同等品以上で応札する場合は、カタログ、図面等商品詳細がわかる資料を提出すること。
- 5, 給排水、ガス、電気をつなぎ込み、据付、試験運転を行い引き渡すこと。
- 6, 組立・設置等が必要な物品には、組立・設置費用も含めること。
- 7, 保証期間は納品後1年間とする。
- 8, 納入物品に故障などが発生した場合には、速やかに修理などを行い、授業に支障ないよう対応すること。


No.	品名	メーカー	型番	規格・形状	数量	納入場所
1	教師用理科実験台	アイチ	AS-EKA-3090G(特)	水栓・蓋・ガス・AC付 W3000×D900×H850	1	2階 化学教室
2	生徒用理科実験台	アイチ	AS-ESC-3060G(特)	水栓・蓋・ガス・AC付 W3000×D600×H800	10	2階 化学教室
3	教師用理科実験台	アイチ	AS-EKA-3090(特)	水栓・蓋・AC付・ガスなし W3000×D900×H850	1	2階 生物教室
4	生徒用理科実験台	アイチ	AS-ESD-3060(特)	ACコンセント W3000× D600×H800	10	2階 生物教室
5	準備室用実験台	アイチ	AS-EJA-3060G(特)	水栓/T-42B・AC・ガス付 W3000×D600×H850	1	2階化学、生物準備室
6	教師用理科実験台	アイチ	AS-EKA-3090(特)	水栓・蓋・AC付・ガスなし W3000×D900×H850	1	3階 物理教室
7	生徒用理科実験台	アイチ	AS-ESD-3060(特)	ACコンセント W3000× D600×H800	10	3階 物理教室
8	準備室用実験台	アイチ	AS-EJA-3060(特)	水栓/T-42B・AC・ガス無 W3000×D600×H850	1	3階物理、地学準備室

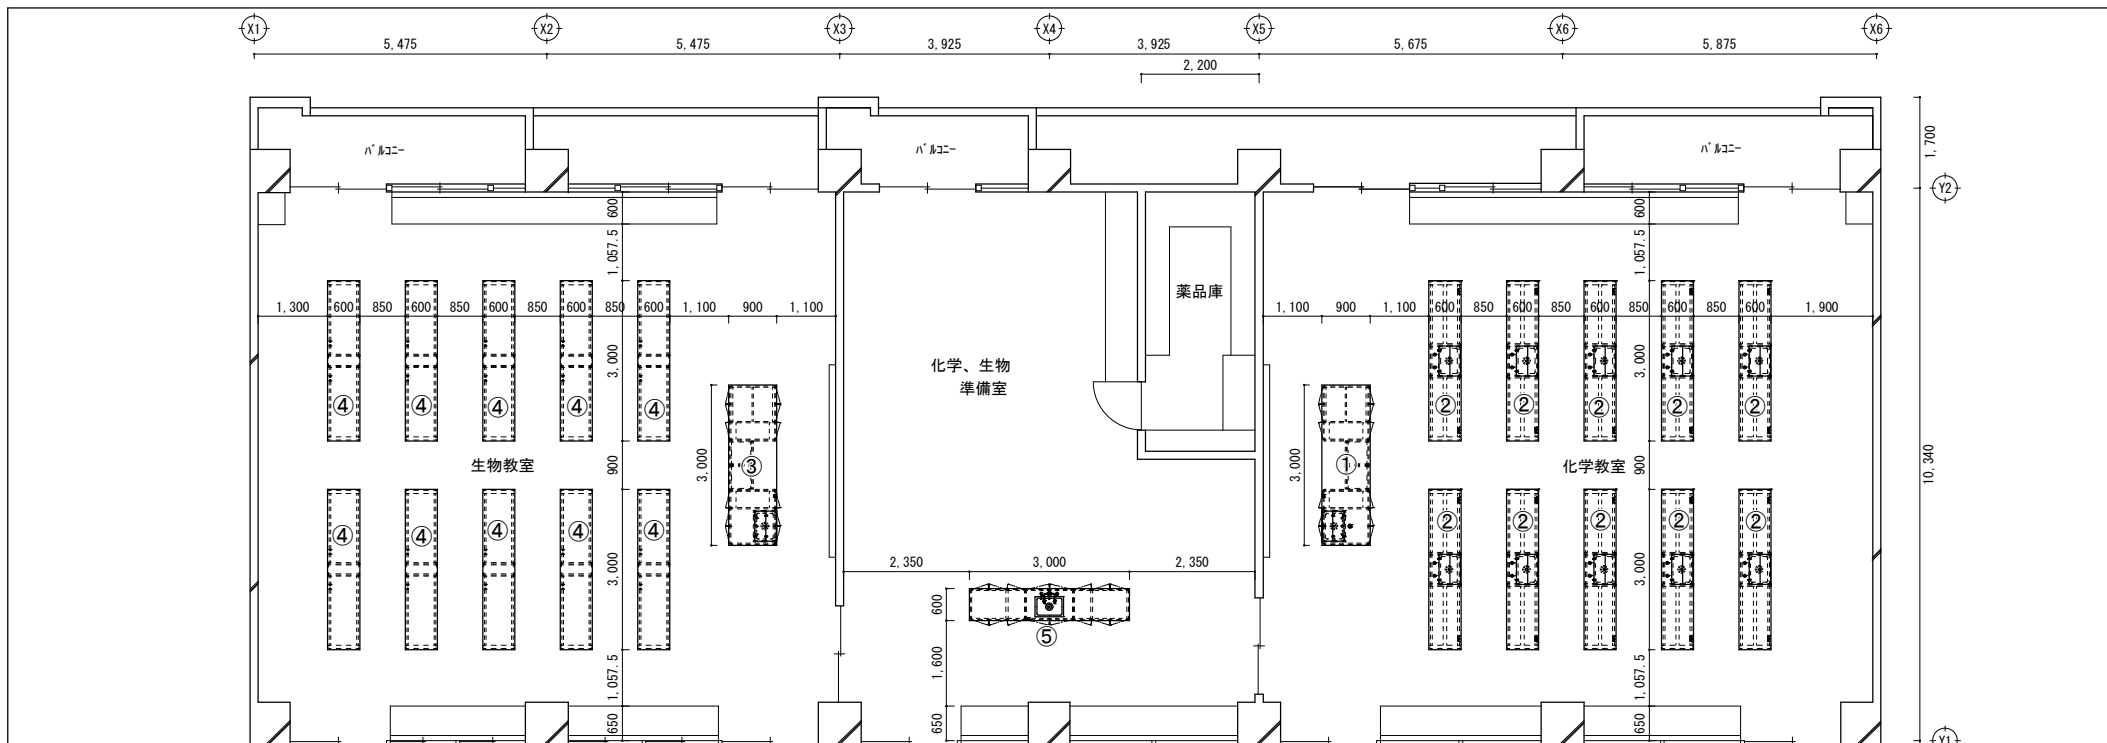


①化学教室 教師用実験台 AS-EKA-3090G (特)

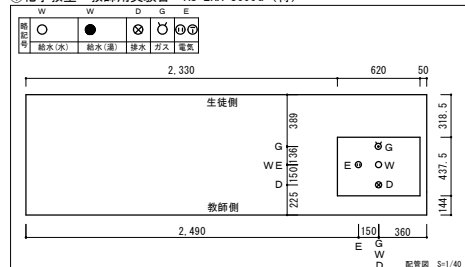


②化学教室 生徒用実験台 AS-ESC-3060G (特)

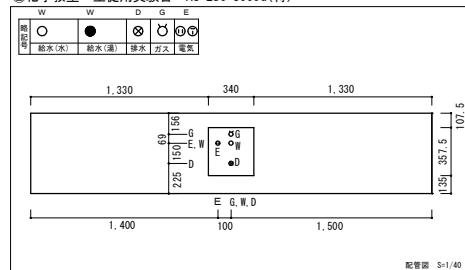


③生物教室 教師用実験台 AS-EKA-3090 (特)

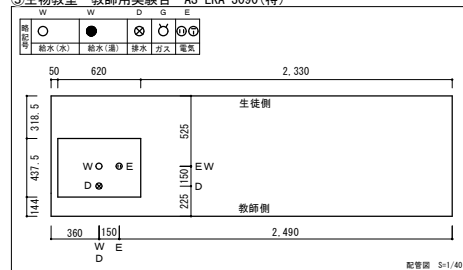


④生物教室 生徒用実験台 AS-ESD-3060 (特)

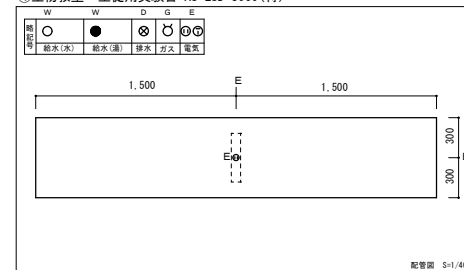


⑤化学、生物準備室用実験台 AS-EJA-3060G (特)


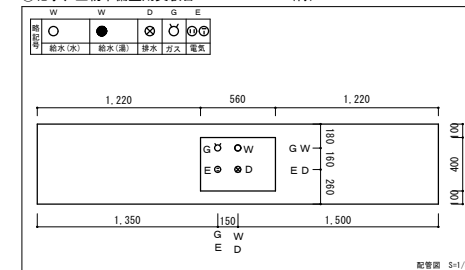


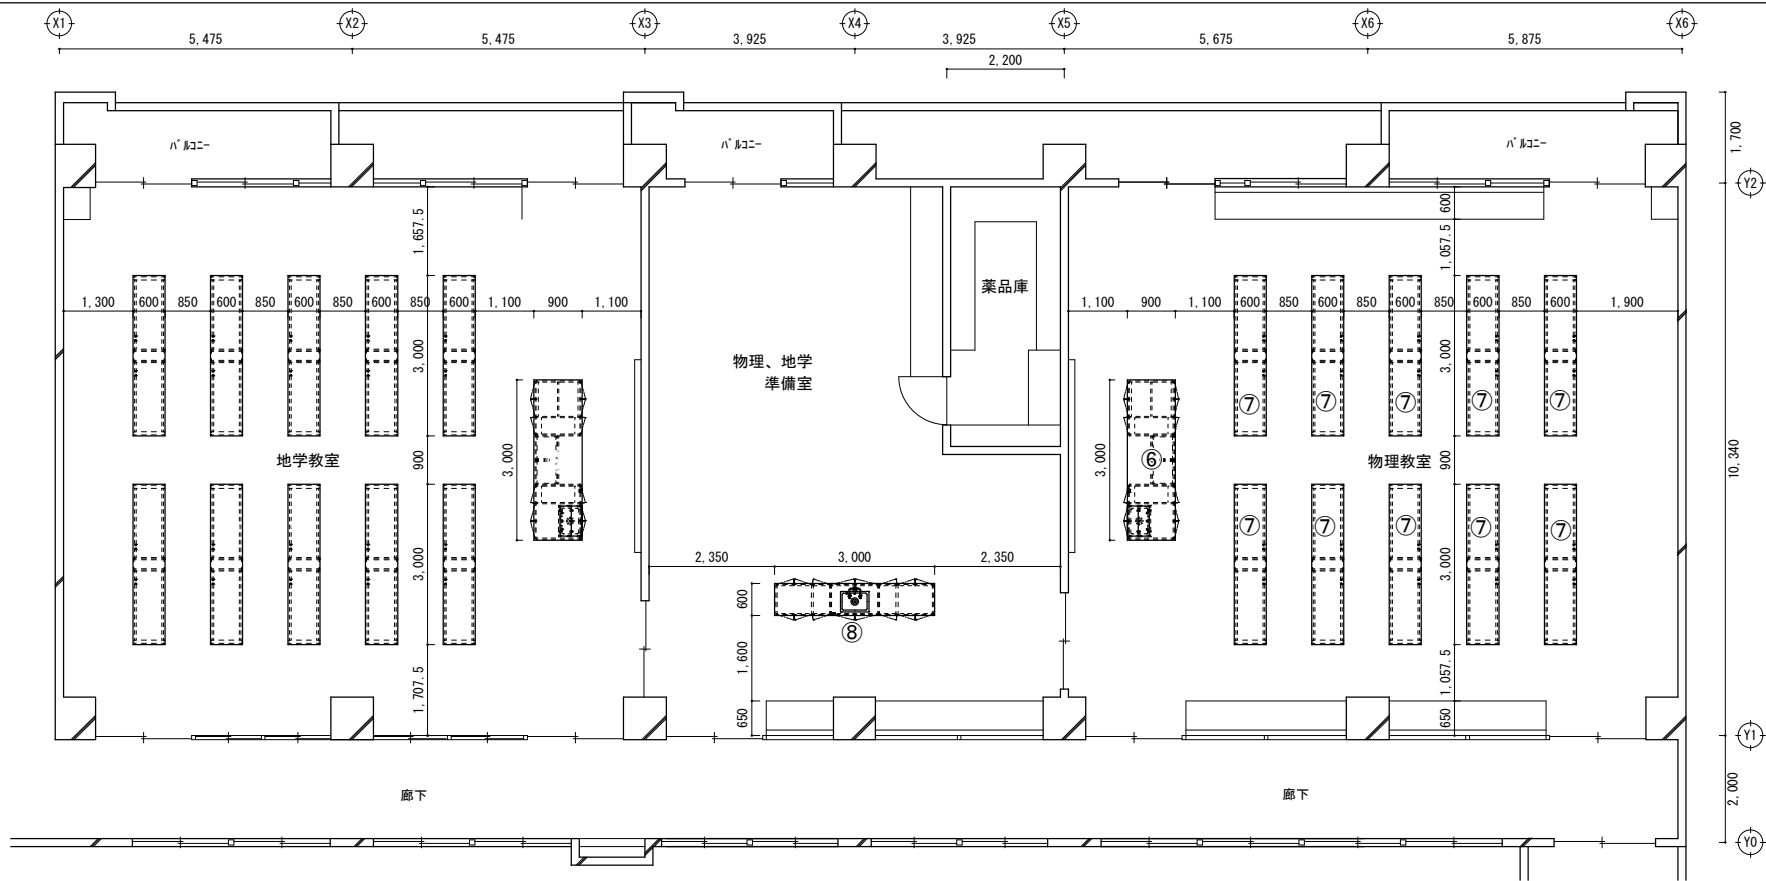


⑥物理教室 教師用実験台 AS-EKA-3090 (特)

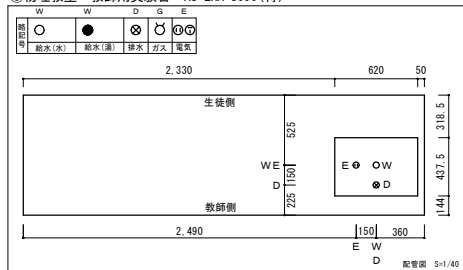


⑦物理教室 生徒用実験台 AS-ESD-3060 (特)

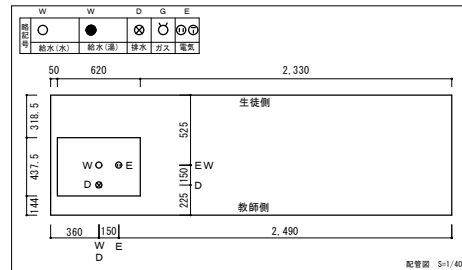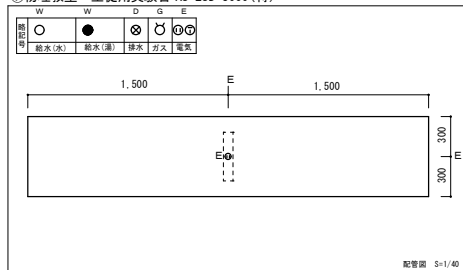






⑧物理、地学準備室用実験台 AS-EJA-3060 (特)

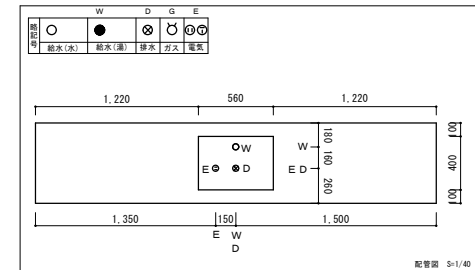

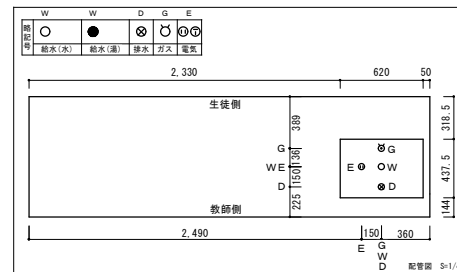


- 天板 - サイエンスブラック
天板木口 - マーブレット (黒)
本体 - ポリエステル化粧合板
扉 - ポリエステル化粧合板
木口 - オレフィン系樹脂シート
芯材 - ヒバ材
付属 - 陶器 SK138 折りたたみ化学水栓
ACコンセント ガスコック (2ツロ・LPガス用)

給排水、ガス、電気に関する付帯工事は、一切別途

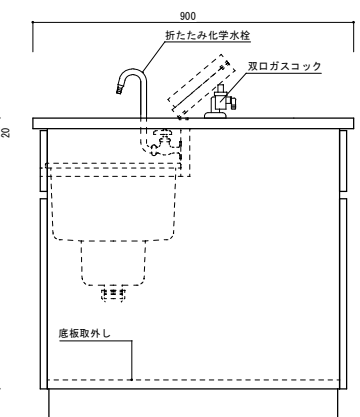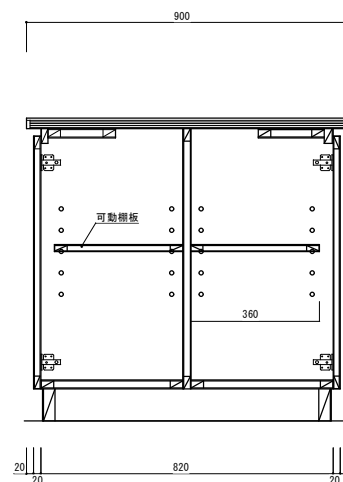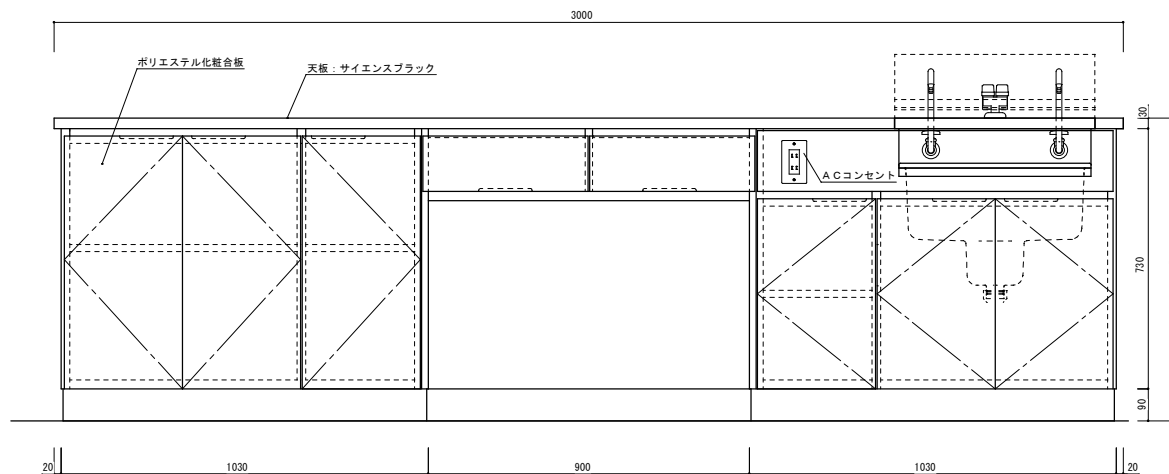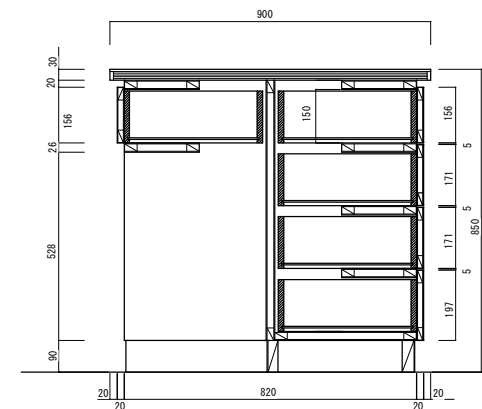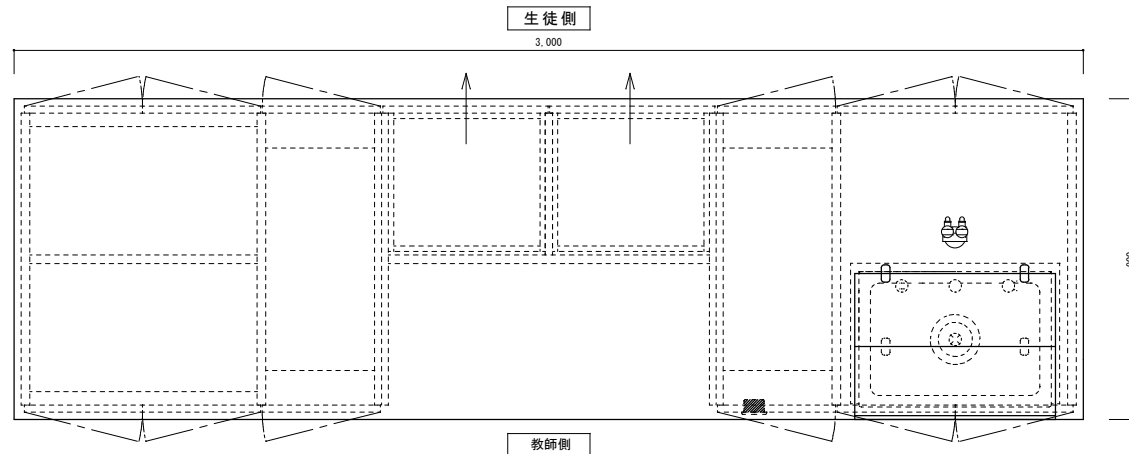




台数: 1台

名称: 沖縄県立 久米島高等学校	品名: ① 2階化学室 教師用理科実験台 AS-EKA-3090G (特)	縮尺: 1 : 1.5	図面番号: —
検図 設計		日付: H29. 8. 16作図	

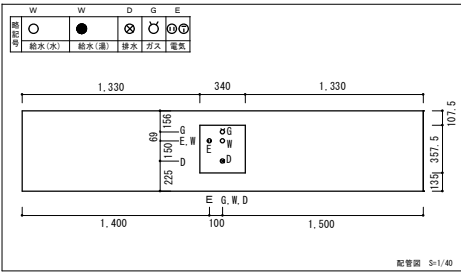


給排水、ガス、電気に関する付帯工事は、一切別途

- 天板 - サイエンスブラック
天板木口 - マーブルレット (黒)
本体 - ポリエステル化粧合板
木口 - オレフィン系樹脂シート
芯材 - ヒバ材
付属 - 陶器 SK138 折りたたみ化学水栓
ACコンセント ガスコック (1ツ口・LPガス用)



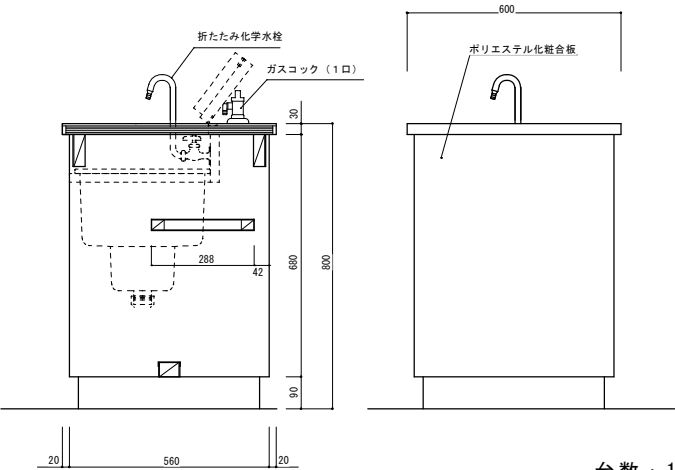
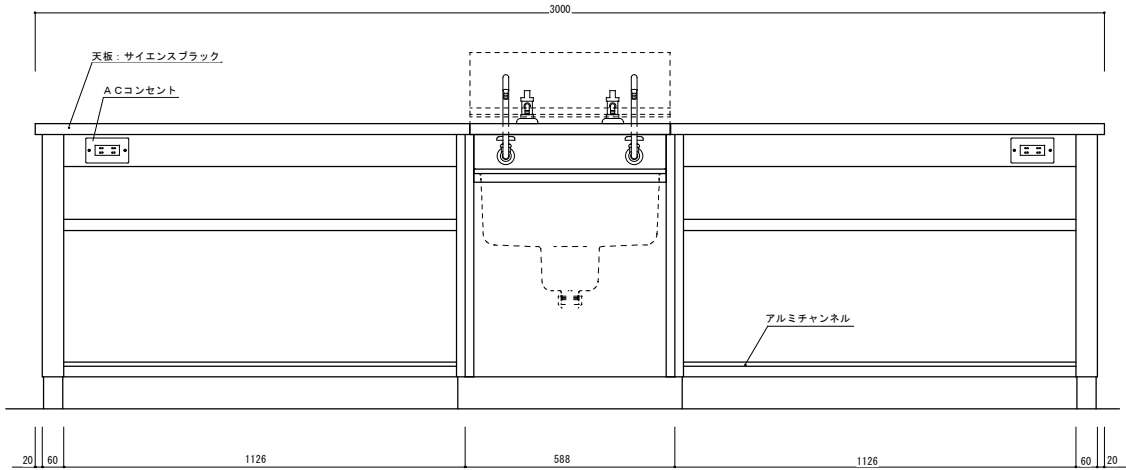
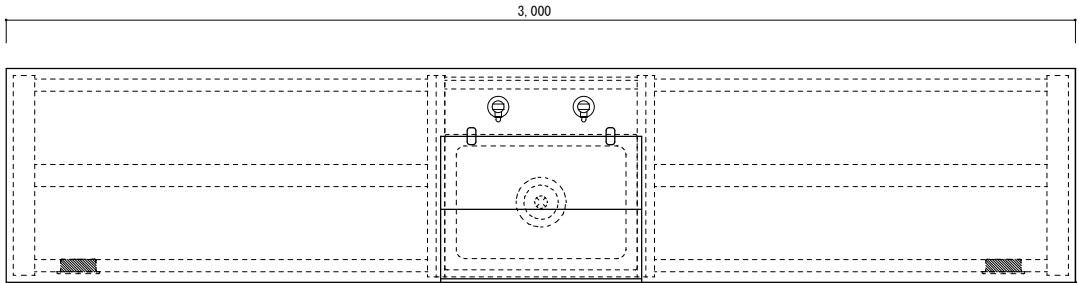


台数: 10台

名称:	品名:	縮尺:	図面番号:
沖縄県立 久米島高等学校	② 2階化学教室 生使用理科実験台 AS-ESC-30606 (特)	1 : 15	
検図	設計	日付:	
		H29. 8. 16作図	


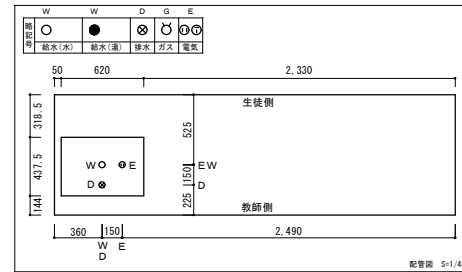


- 天板 - サイエンスブラック
 天板木口 - マーブレット (黒)
 本体 - ポリエステル化粧合板
 扉 - ポリエステル化粧合板
 木口 - オレフィン系樹脂シート
 芯材 - ヒバ材
 付属 - 陶器 SK138 折りたたみ化学水栓
 A Cコンセント

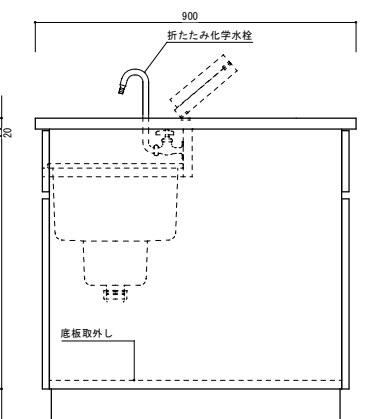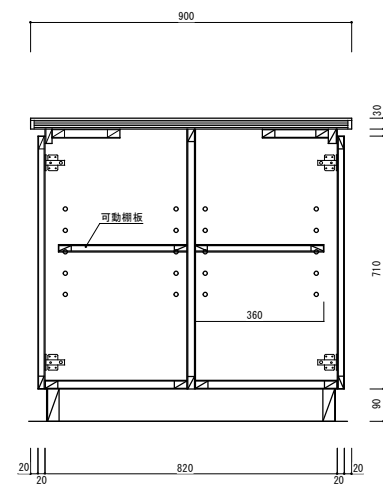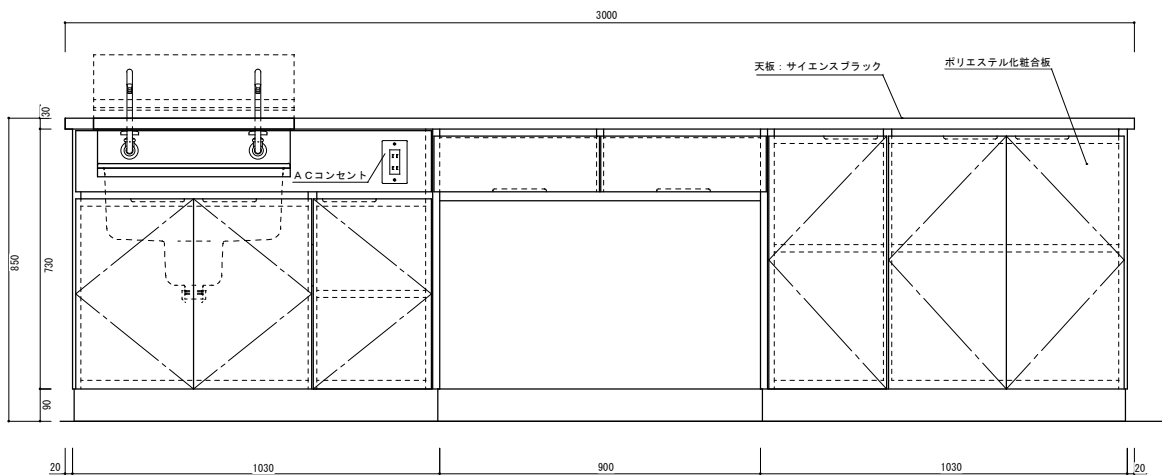
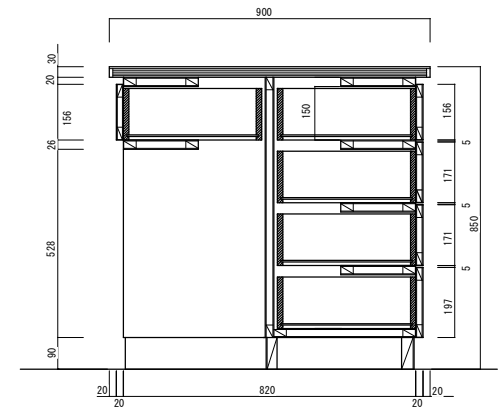
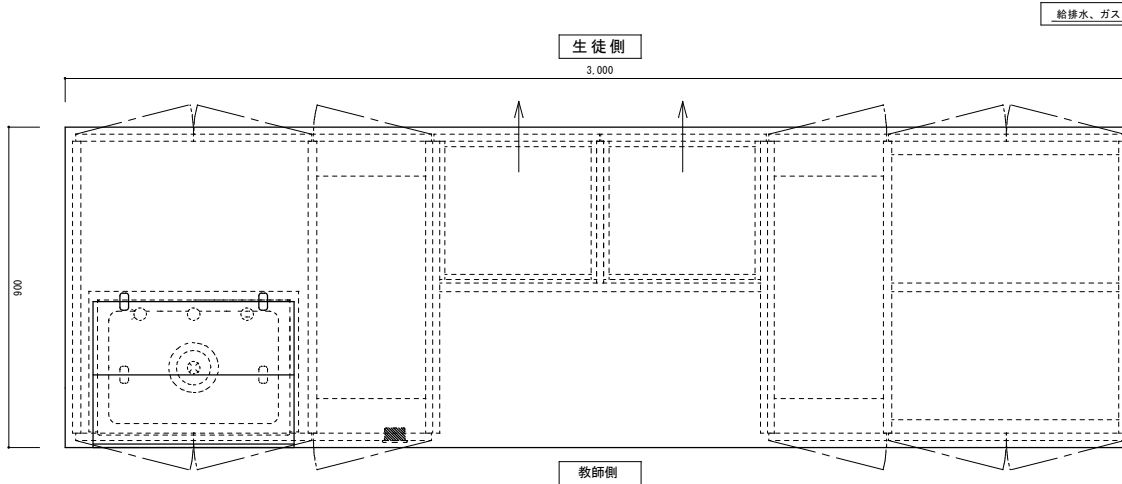


台数: 1台

名称: 沖縄県立 久米島高等学校	品名: ③ 2階生物教室 教師用理科実験台 AS-EKA-3090 (特)	縮尺: 1 : 15	図面番号: —
検図	設計	日付: H29. 8. 16作図	
AICHI 愛知工業大学			

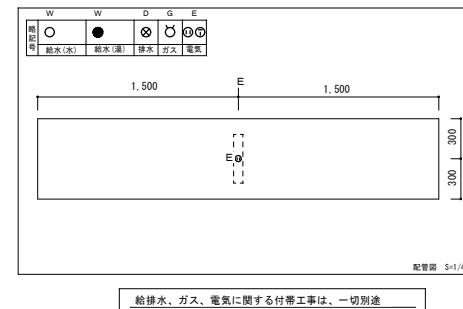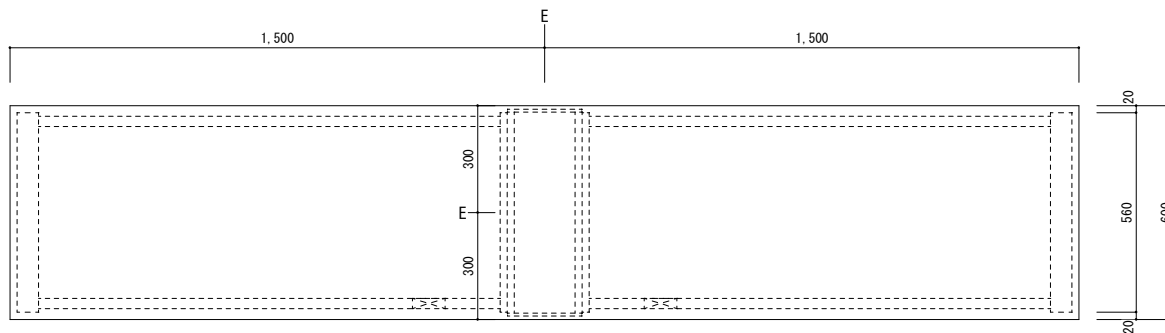


- 天板 - サイエンスブラック
- 天板木口 - マーブルレット (黒)
- 本体 - ポリエステル化粧合板
- 脚 - ポリエステル化粧合板
- 木口 - オレフィン系樹脂シート
- 芯材 - ヒバ材
- 付属 - ACコンセント
- 備考 - 固定式

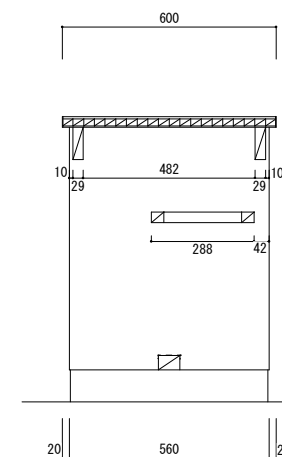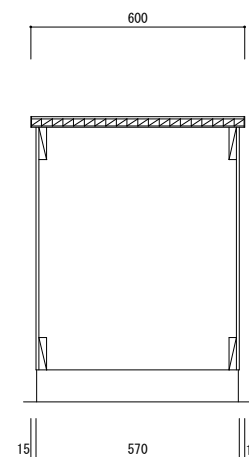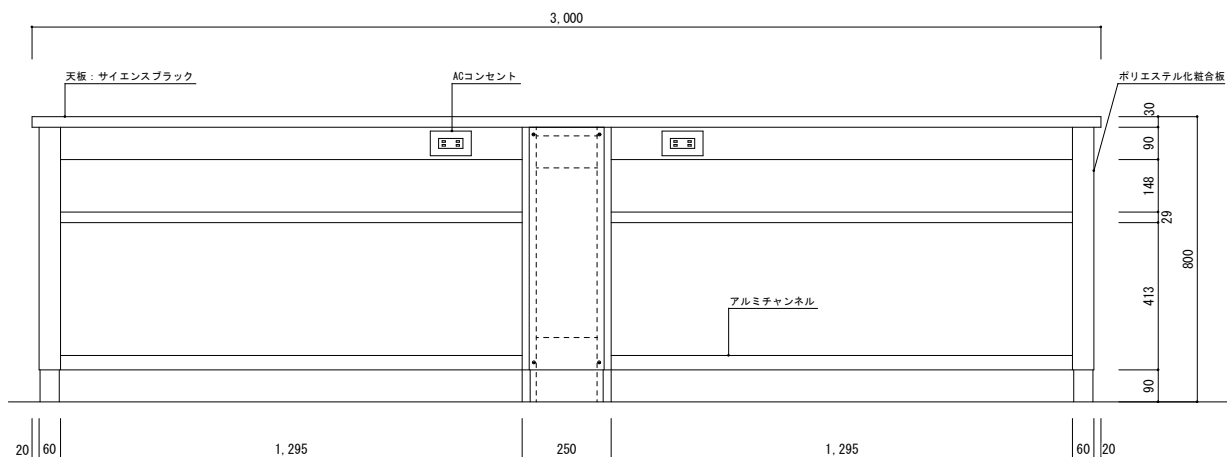





台数: 10台

名称:	品名:	縮尺:	図面番号:
沖縄県立 久米島高等学校	④ 2階生物教室 生徒用理科実験台 AS-ESD-3060 (特)	1 : 1 5	
検図	設計	日付:	-
		H29. 8. 16作図	

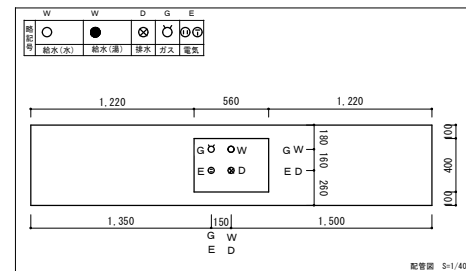

給排水、ガス、電気に関する付帯工事は、一切別途


- 天板 - サイエンスブラック
 天板木口 - マーブレット (黒)
 本体 - ポリエステル化粧合板
 扉 - ポリエステル化粧合板
 木口 - オレフィン系樹脂シート
 芯材 - ヒバ材
 付属 - 陶器 SK138 化学水栓 T-42B
 ACコンセント ガスコック (1ツ口・LPガス用)

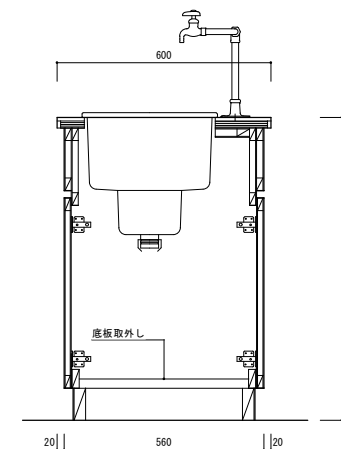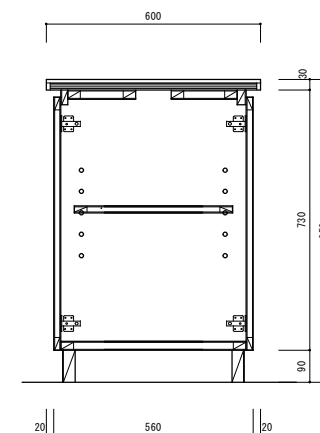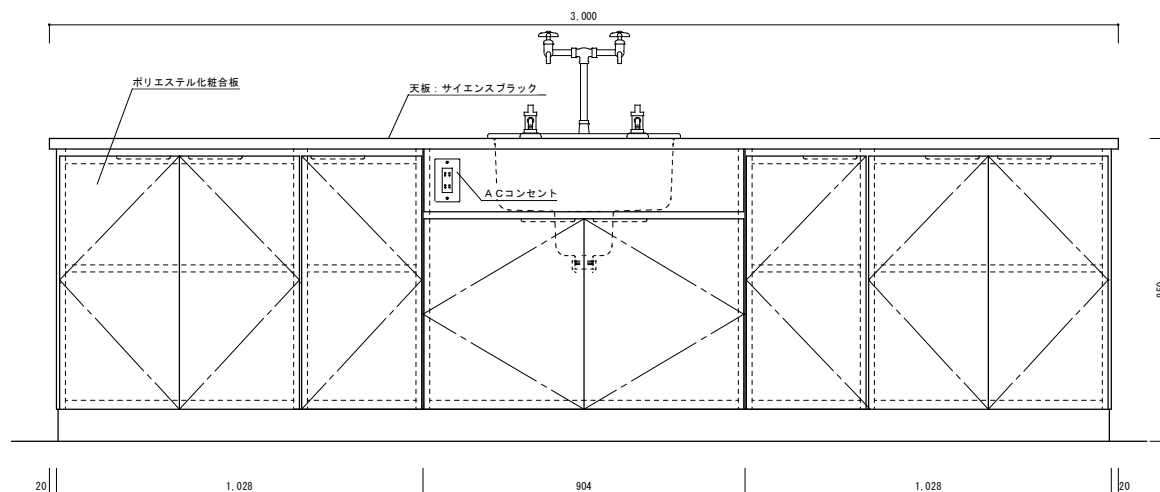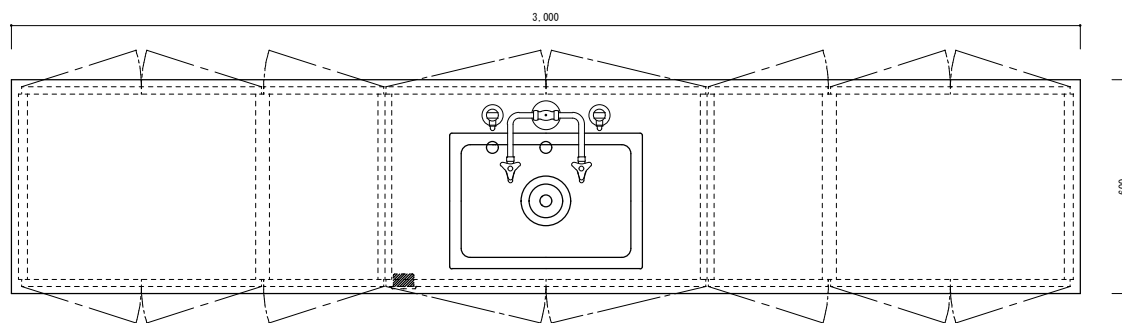

台数：1台






名称：沖縄県立 久米島高等学校		品名：⑤ 2階化学、生物 準備室用実験台 AS-EJA-30600(特)		縮尺：1 : 15	図面番号：—
検図	設計			日付：H29.8.16作図	

日付：H29.8.16作図

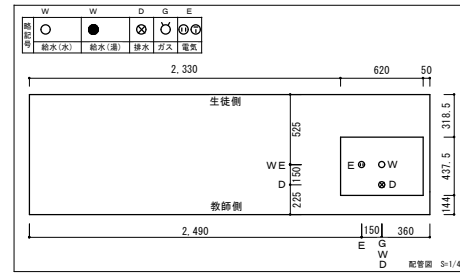

給排水、ガス、電気に関する付帯工事は、一切別途



- 天板 - サイエンスブラック
- 天板木口 - マーブレット (黒)
- 本体 - ポリエステル化粧合板
- 扉 - ポリエステル化粧合板
- 木口 - オレフィン系樹脂シート
- 芯材 - ヒバ材
- 付属 - 陶器 SK138 折りたたみ化学水栓
ACコンセント

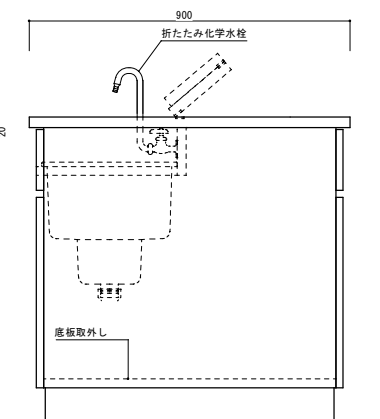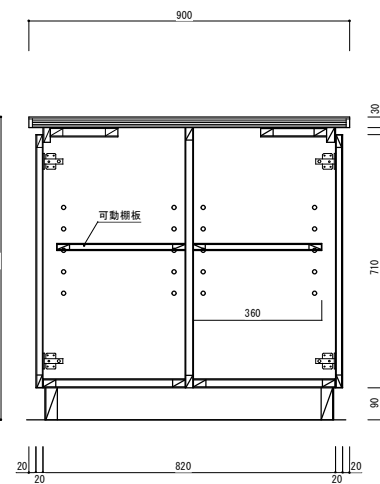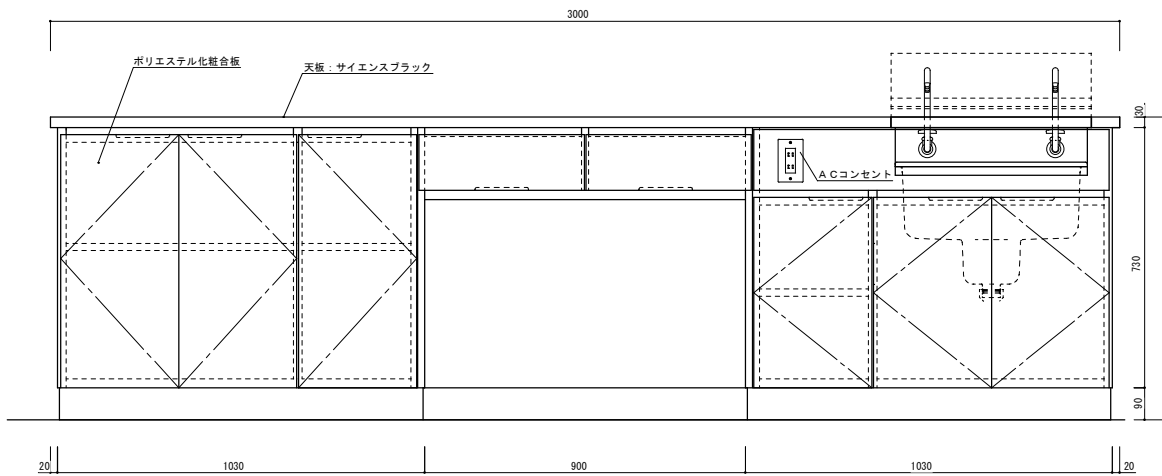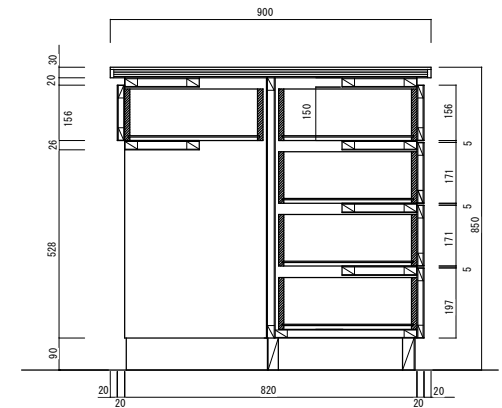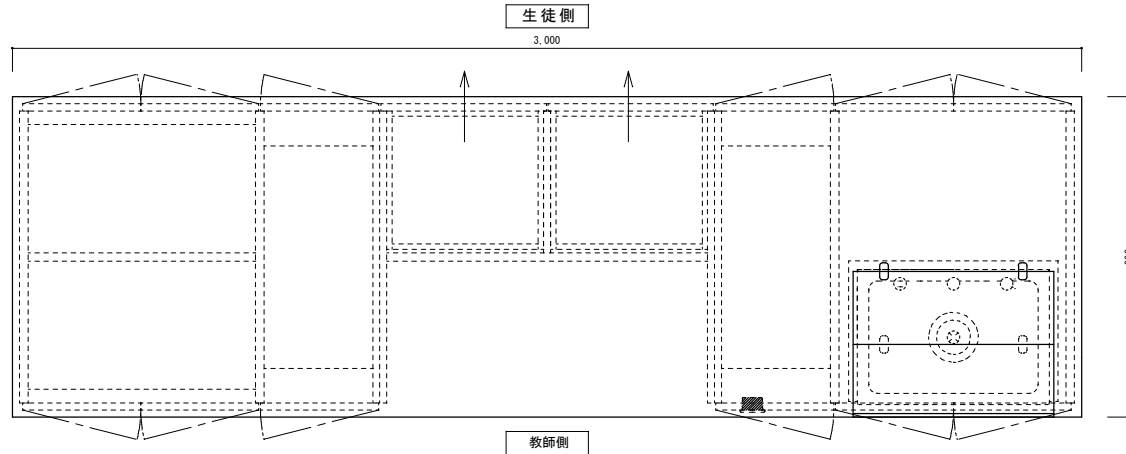




台数：1台

名称：	品名：	縮尺：	図面番号：
沖縄県立 久米島高等学校	⑥ 3階物理教室 教師用理科実験台 AS-EKA-3090 (特)	1 : 1 5	
検図	設計	日付：	—
		H29. 8. 16作図	



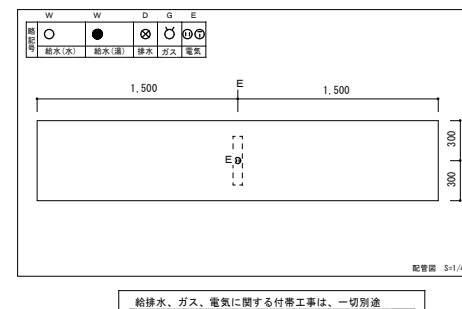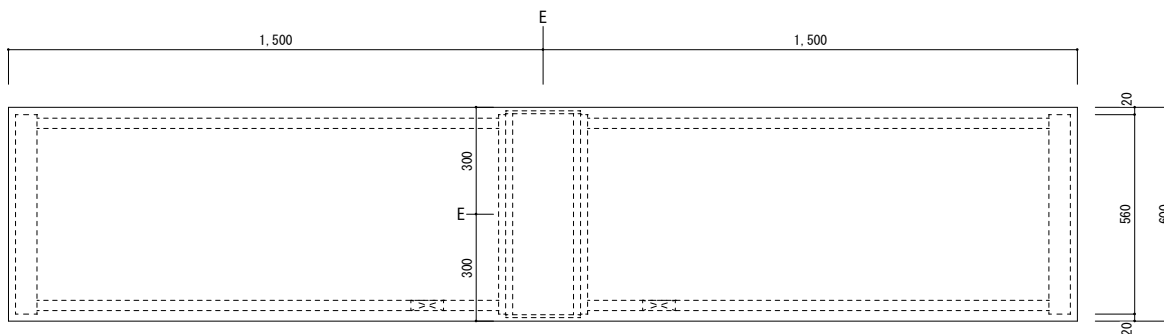


- 天板 - サイエンスブラック
天板木口 - マーブレット (黒)
本体 - ポリエステル化粧合板
扉 - ポリエステル化粧合板
木口 - オレフィン系樹脂シート
芯材 - ヒバ材
付属 - A Cコンセント
備考 - 固定式

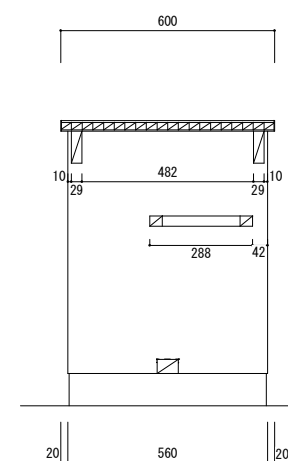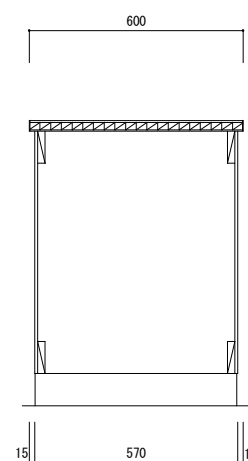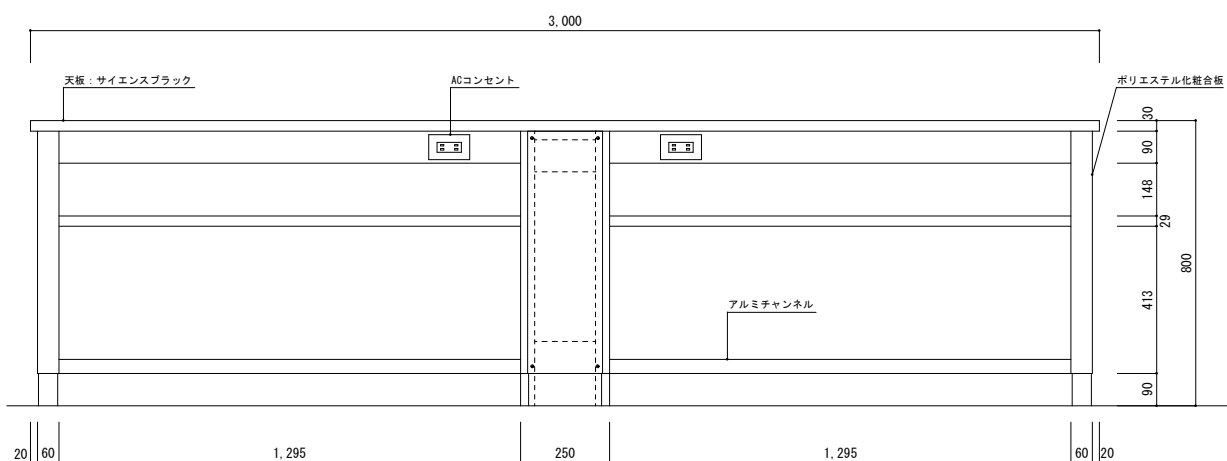

台数：10台





名称：	品名：	縮尺：	図面番号：
沖縄県立 久米島高等学校	⑦ 3階物理教室 生徒用理科実験台 AS-ESD-3060 (特)	1 : 1 5	
検図	設計	日付：	—
		H29. 8. 16作図	



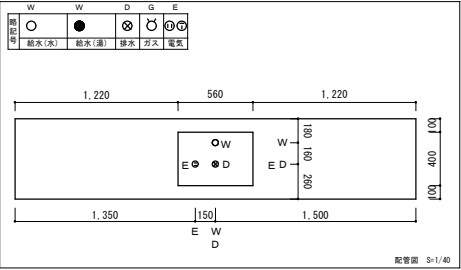

給排水、ガス、電気に関する付帯工事は、一切別途

- 天板 - サイエンスブラック
天板木口 - マーブレット (黒)
本体 - ポリエステル化粧合板
扉 - ポリエステル化粧合板
木口 - オレフィン系樹脂シート
芯材 - ヒバ材
付属 - 陶器 SK138 化学水栓 T-42B
ACコンセント

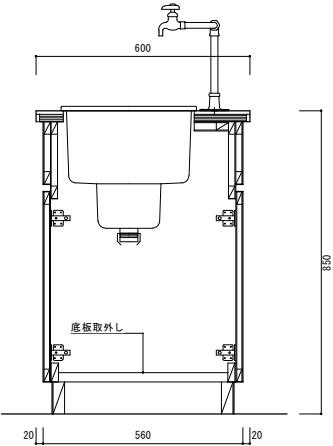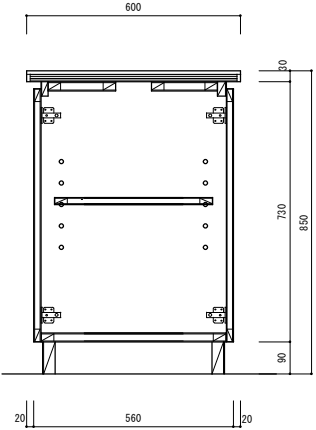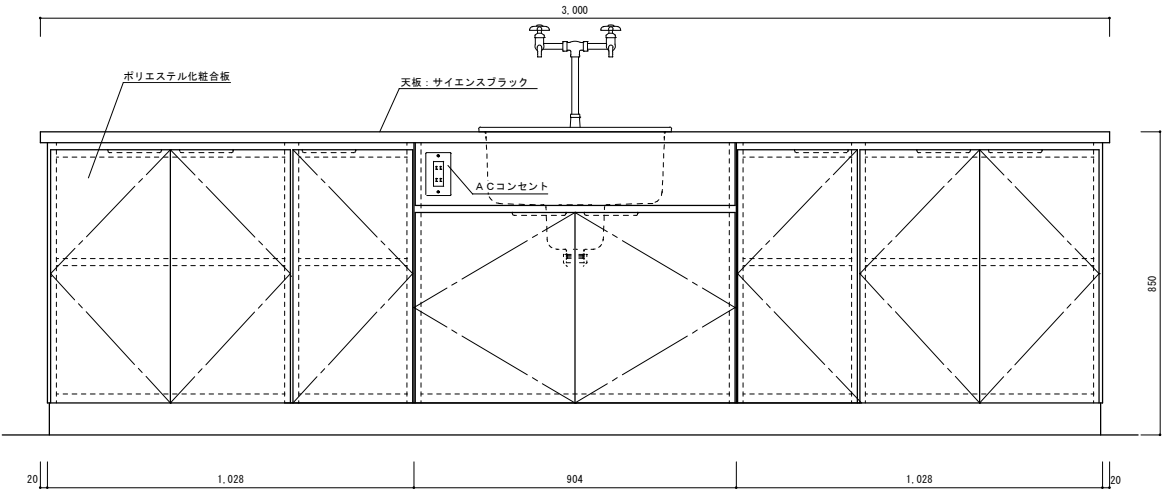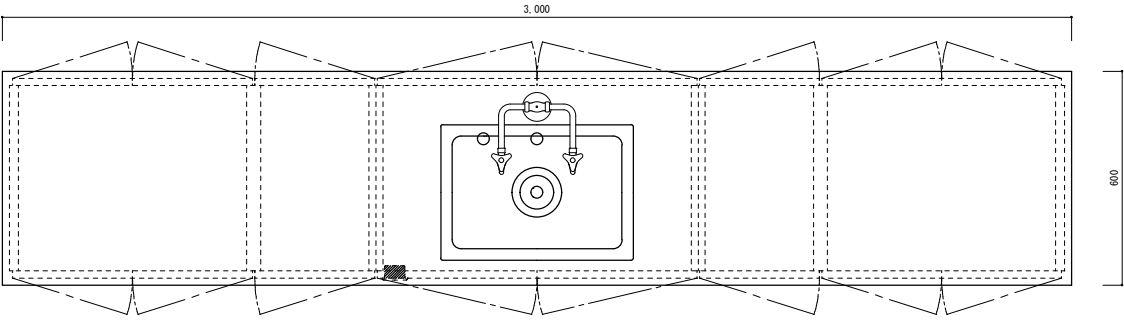

台数: 1台

名称: 沖縄県立 久米島高等学校	品名: ⑧ 3階物理、地学 準備室用実験台 AS-EJA-3060 (特)	縮尺: 1:15	図面番号: -
検図 設計	 AICHI 愛知建設株式会社	日付: H29.8.16作図	