
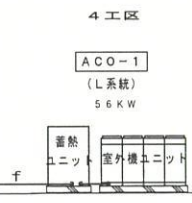


GHI-2F系統 優先1
 室外機
 RQYP560FC×1台
 室内機
 FXYFP80NB×5台
 FXYFP71NB×1台

冷暖配管一覧表

記号	ガス管	液管	備考
a	12.7φ	6.4φ	
b	15.9φ	9.5φ	
c	19.1φ	9.5φ	
d	25.4φ	12.7φ	
e	31.8φ	15.9φ	
f	38.1φ	15.9φ	
g	25.4φ	15.9φ	31.8φ
h	28.6φ	15.9φ	38.1φ

1) —R— 冷暖配管
 2) —D— ドレン配管
 3) —>— 分岐管

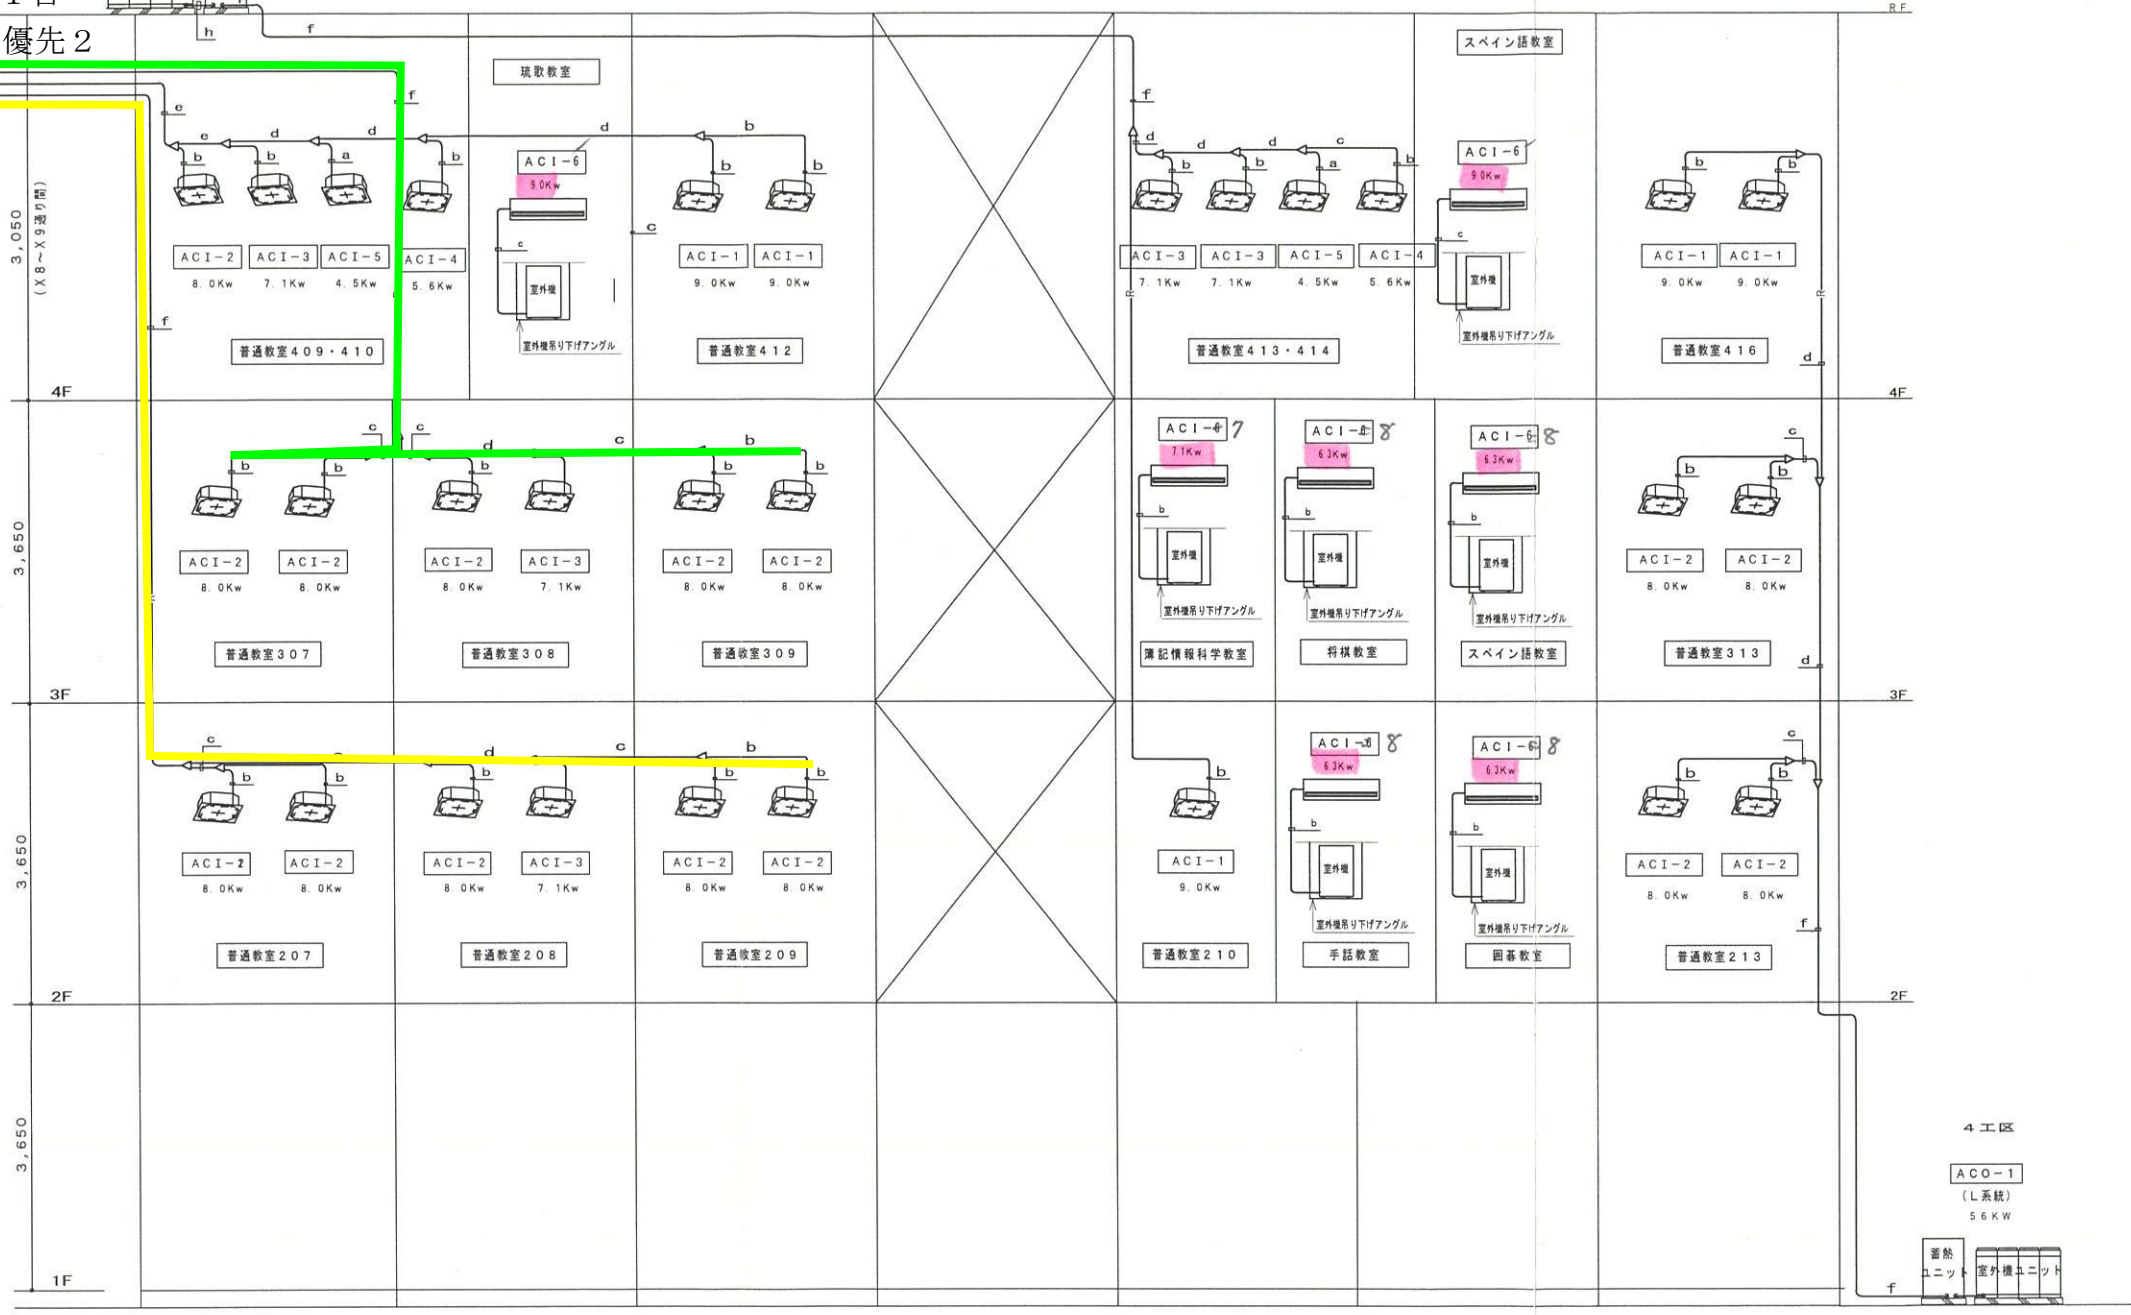


空調設備系統図 NO SCALE

変更設計
 2工区 : G・H・I 系統
 : J・K・L 系統

記号	ガス管	液管	備考
a	12.7φ	6.4φ	
b	15.9φ	9.5φ	
c	19.1φ	9.5φ	
d	25.4φ	12.7φ	
e	31.8φ	15.9φ	
f	38.1φ	15.9φ	
g	25.4φ	15.9φ	31.8φ
h	28.6φ	15.9φ	38.1φ

- 1) — R — 冷媒配管
 2) — D — ドレン配管
 3) — 分岐管
 450□ 新設点検口

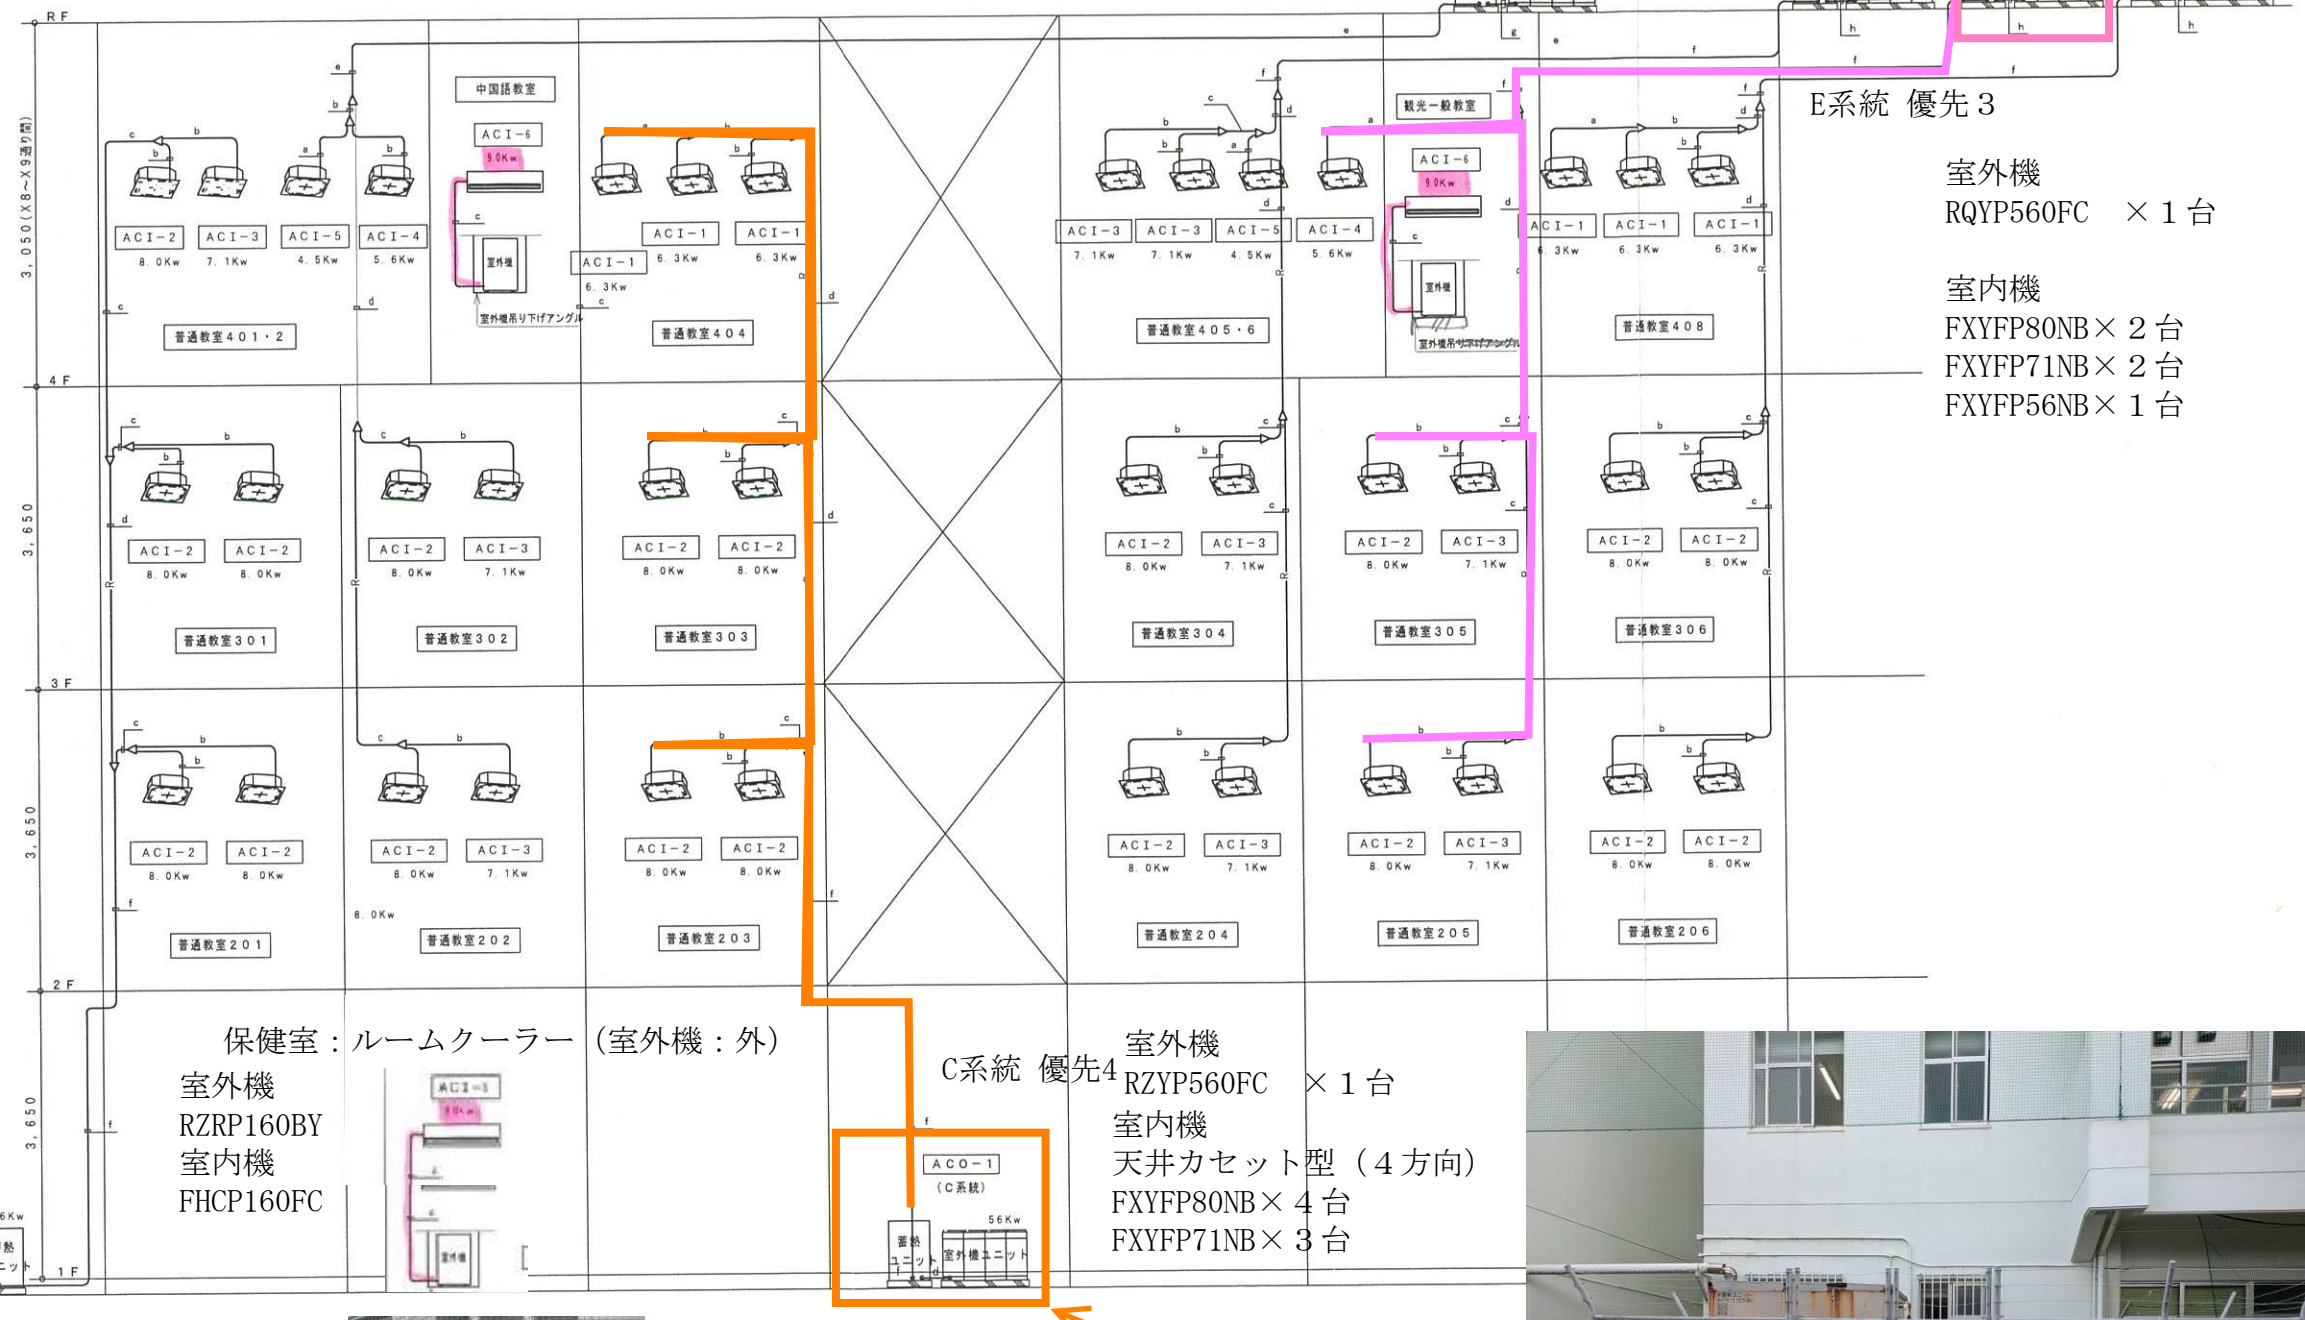

E系統 優先3

室外機
RQYP560FC × 1台

室内機
FXYFP80NB × 2台
FXYFP71NB × 2台
FXYFP56NB × 1台

保健室：ルームクーラー（室外機：外）

室外機
RZRP160BY
室内機
FHCP160FC

C系統 優先4 室外機
RZYP560FC × 1台

室内機
天井カセット型（4方向）
FXYFP80NB × 4台
FXYFP71NB × 3台



(A系統)



(C系統)

空調設備系統図 NO SCALE

(D系統)

(E系統)





冷暖配管一覧表

記号	ガス管	暖管	備考
a	12.7φ	6.4φ	
b	15.9φ	9.5φ	
c	19.1φ	9.5φ	
d	25.4φ	12.7φ	
e	31.8φ	15.9φ	
f	38.1φ	15.9φ	
g	25.4φ	15.9φ	31.8φ
h	28.6φ	15.9φ	38.1φ


※注記

- 1) 冷暖管の屋内露出部分は横断型スリムダクト内配管とする。
- 2) 冷暖管の屋外露出部分の横引き配管はステンレス製スリムダクト内配管とする。
- 3) 冷暖管の屋外露出部分の縦配管はステンレス製ラッキング内配管とする。
- 4) —R— 冷暖配管
- 5) —D— ドレン配管
- 6) —<— 分岐管
- 7) ☒ 450[□] 新設点検口 (アルミ枠)

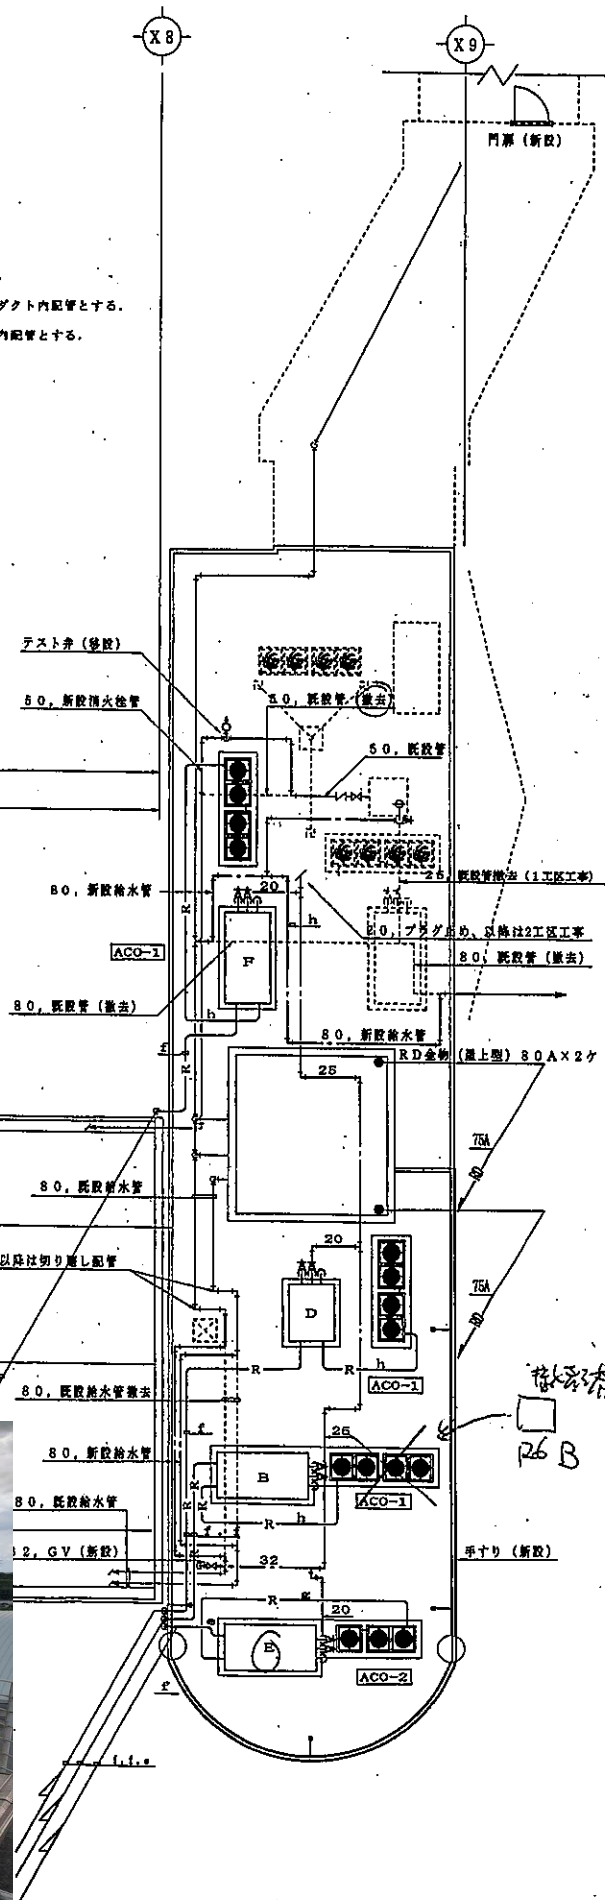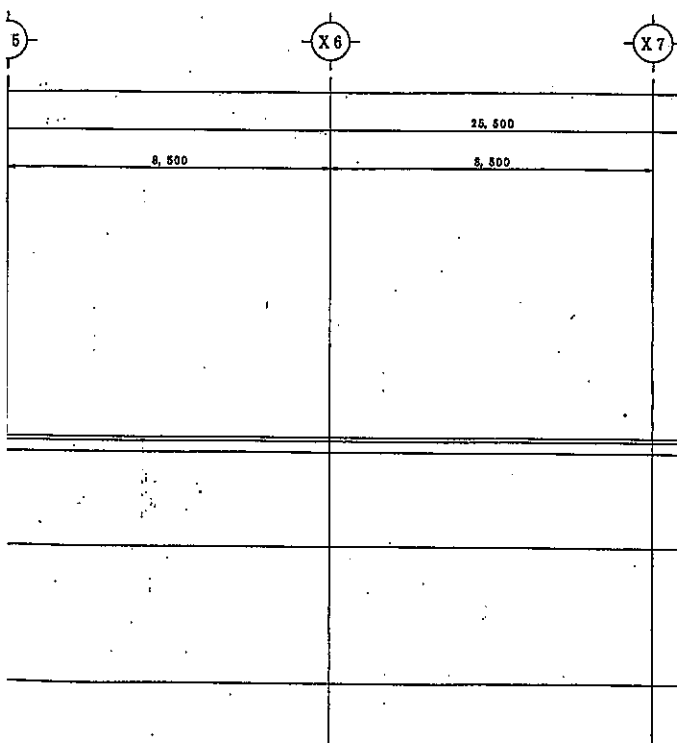

図面	工事名称 高崎市高校大規模改修工事 (空調) 機械1工区	図面名称 屋上空調設備平面図	縮尺 S=1:100	図面番号 M-10
工事場所	原町市真地248番地			平成 年 月 日

142
8/31


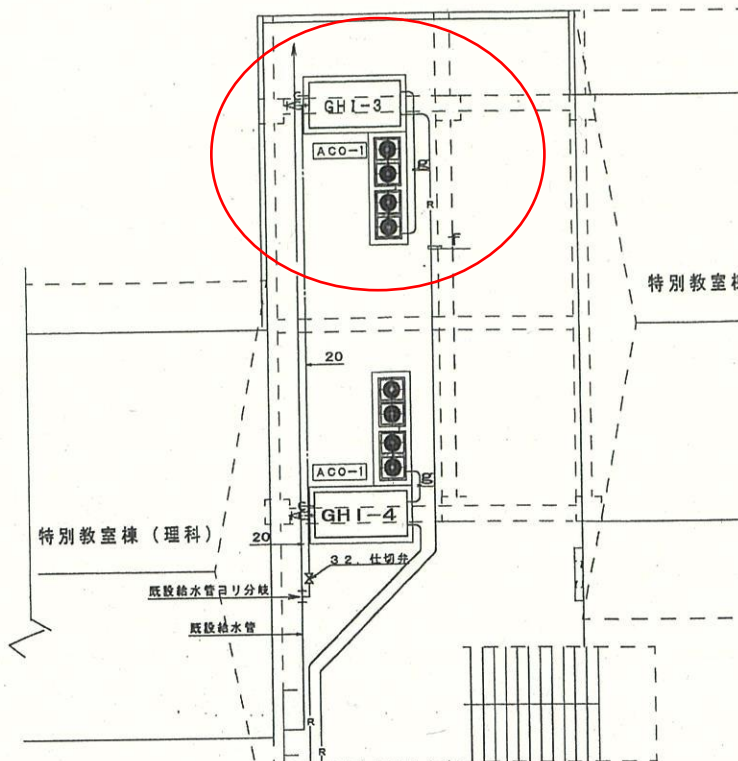


冷暖配管一覧表

記号	ガス管	液管	備考
a	12.7φ	8.4φ	
b	15.9φ	9.5φ	
c	19.1φ	9.5φ	
d	25.4φ	12.7φ	
e	31.8φ	15.9φ	
f	38.1φ	15.9φ	
g	25.4φ	15.9φ	31.8φ
h	28.6φ	15.9φ	38.1φ

※注記

- 1) 冷暖配管の屋外露出部分は樹脂製スリムダクト
- 2) 冷暖配管の屋外露出部分の引き配管はステン
- 3) 冷暖配管の屋外露出部分の整配管はステンレス
- 4) —R— 冷暖配管
- 5) —D— ドレン配管
- 6) ← 分岐管
- 7) ☒ 450° 新設点検口 (アルミ付)

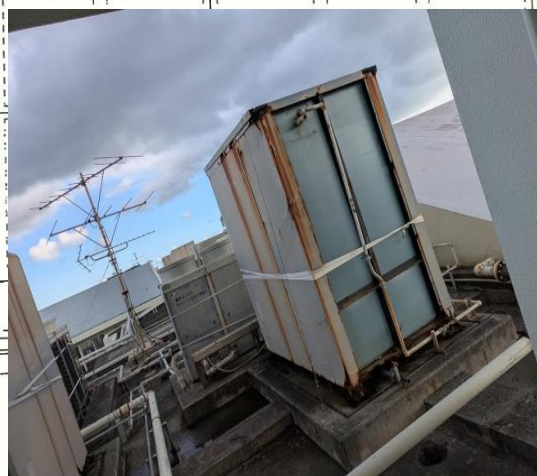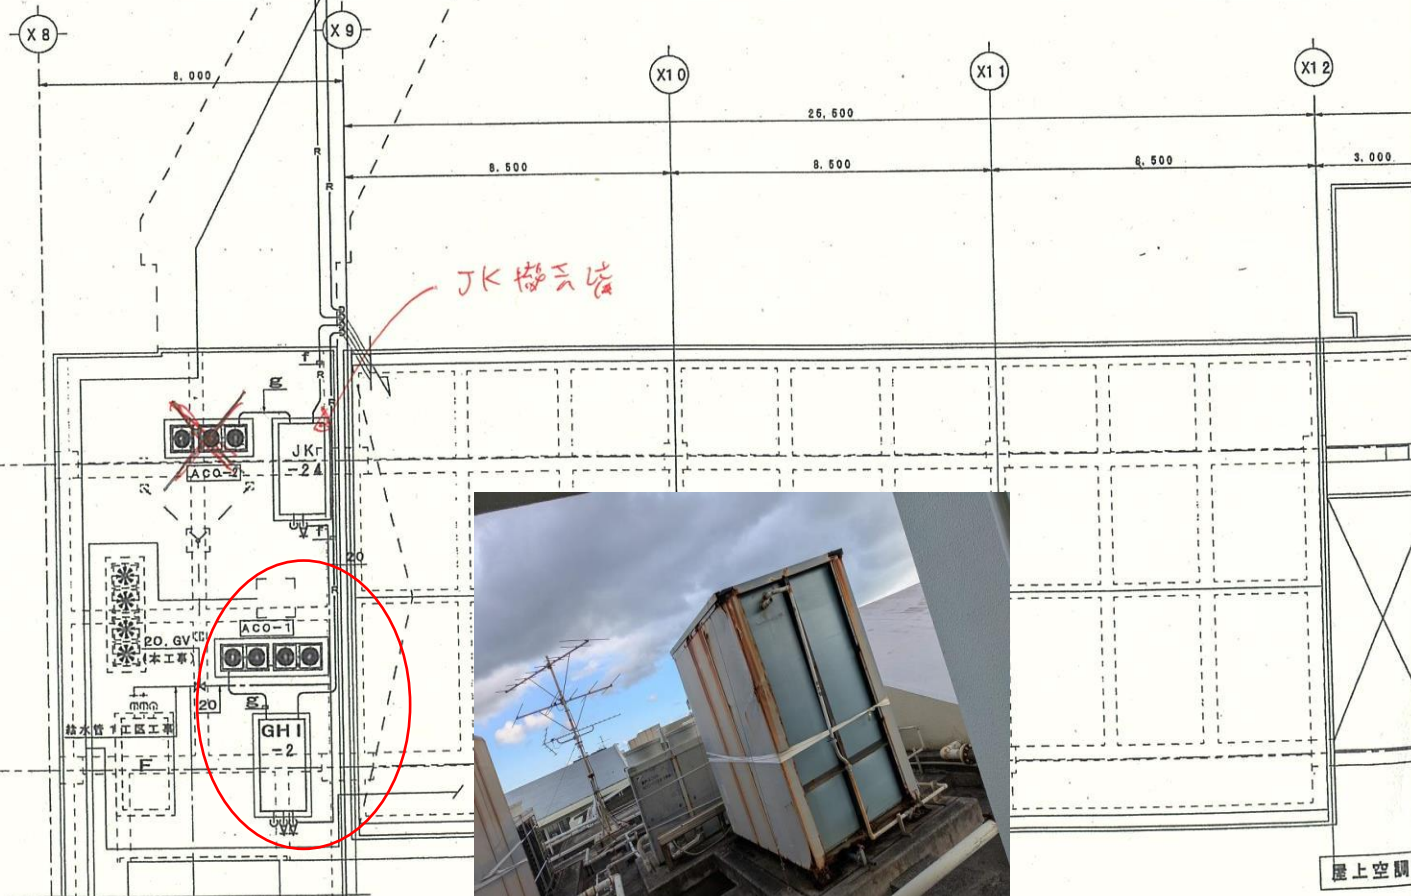

屋上空調

注記



図書館授業スペース
の為、修理が必要。

室外機 (2F屋上)
RZRP140BY
室内機
FHCP140FC
修理不能 (今回更新)

撤去済。ルームクーラーへ変更

修理不能

不具合

工事名称	真和成高校校舎 (図書室等) 増改築工事		
図面名称	1 階平面図		
会社名	有限会社 沖宮工業		
年月日	竣工	縮尺	S-1/60
承認図	番号	設計者	
検印			

特記事項	サヤゼンダアローロイ	
	A # 75 × 400	D # 88 × 500
	B # 75 × 500	E # 100 × 400
	C # 88 × 400	

新築/改築/増築
建築士事務所
〒750-0001 広島県広島市東区
〒750-0001 広島県広島市東区

共同企業体
建築士事務所
〒750-0001 広島県広島市東区
〒750-0001 広島県広島市東区

建築士事務所
〒750-0001 広島県広島市東区
〒750-0001 広島県広島市東区

工事名称
1 階平面図 (図書室等) 増改築工事

工事場所
那覇市真地 248

図面番号
M-6
6/6

