



施設配置図

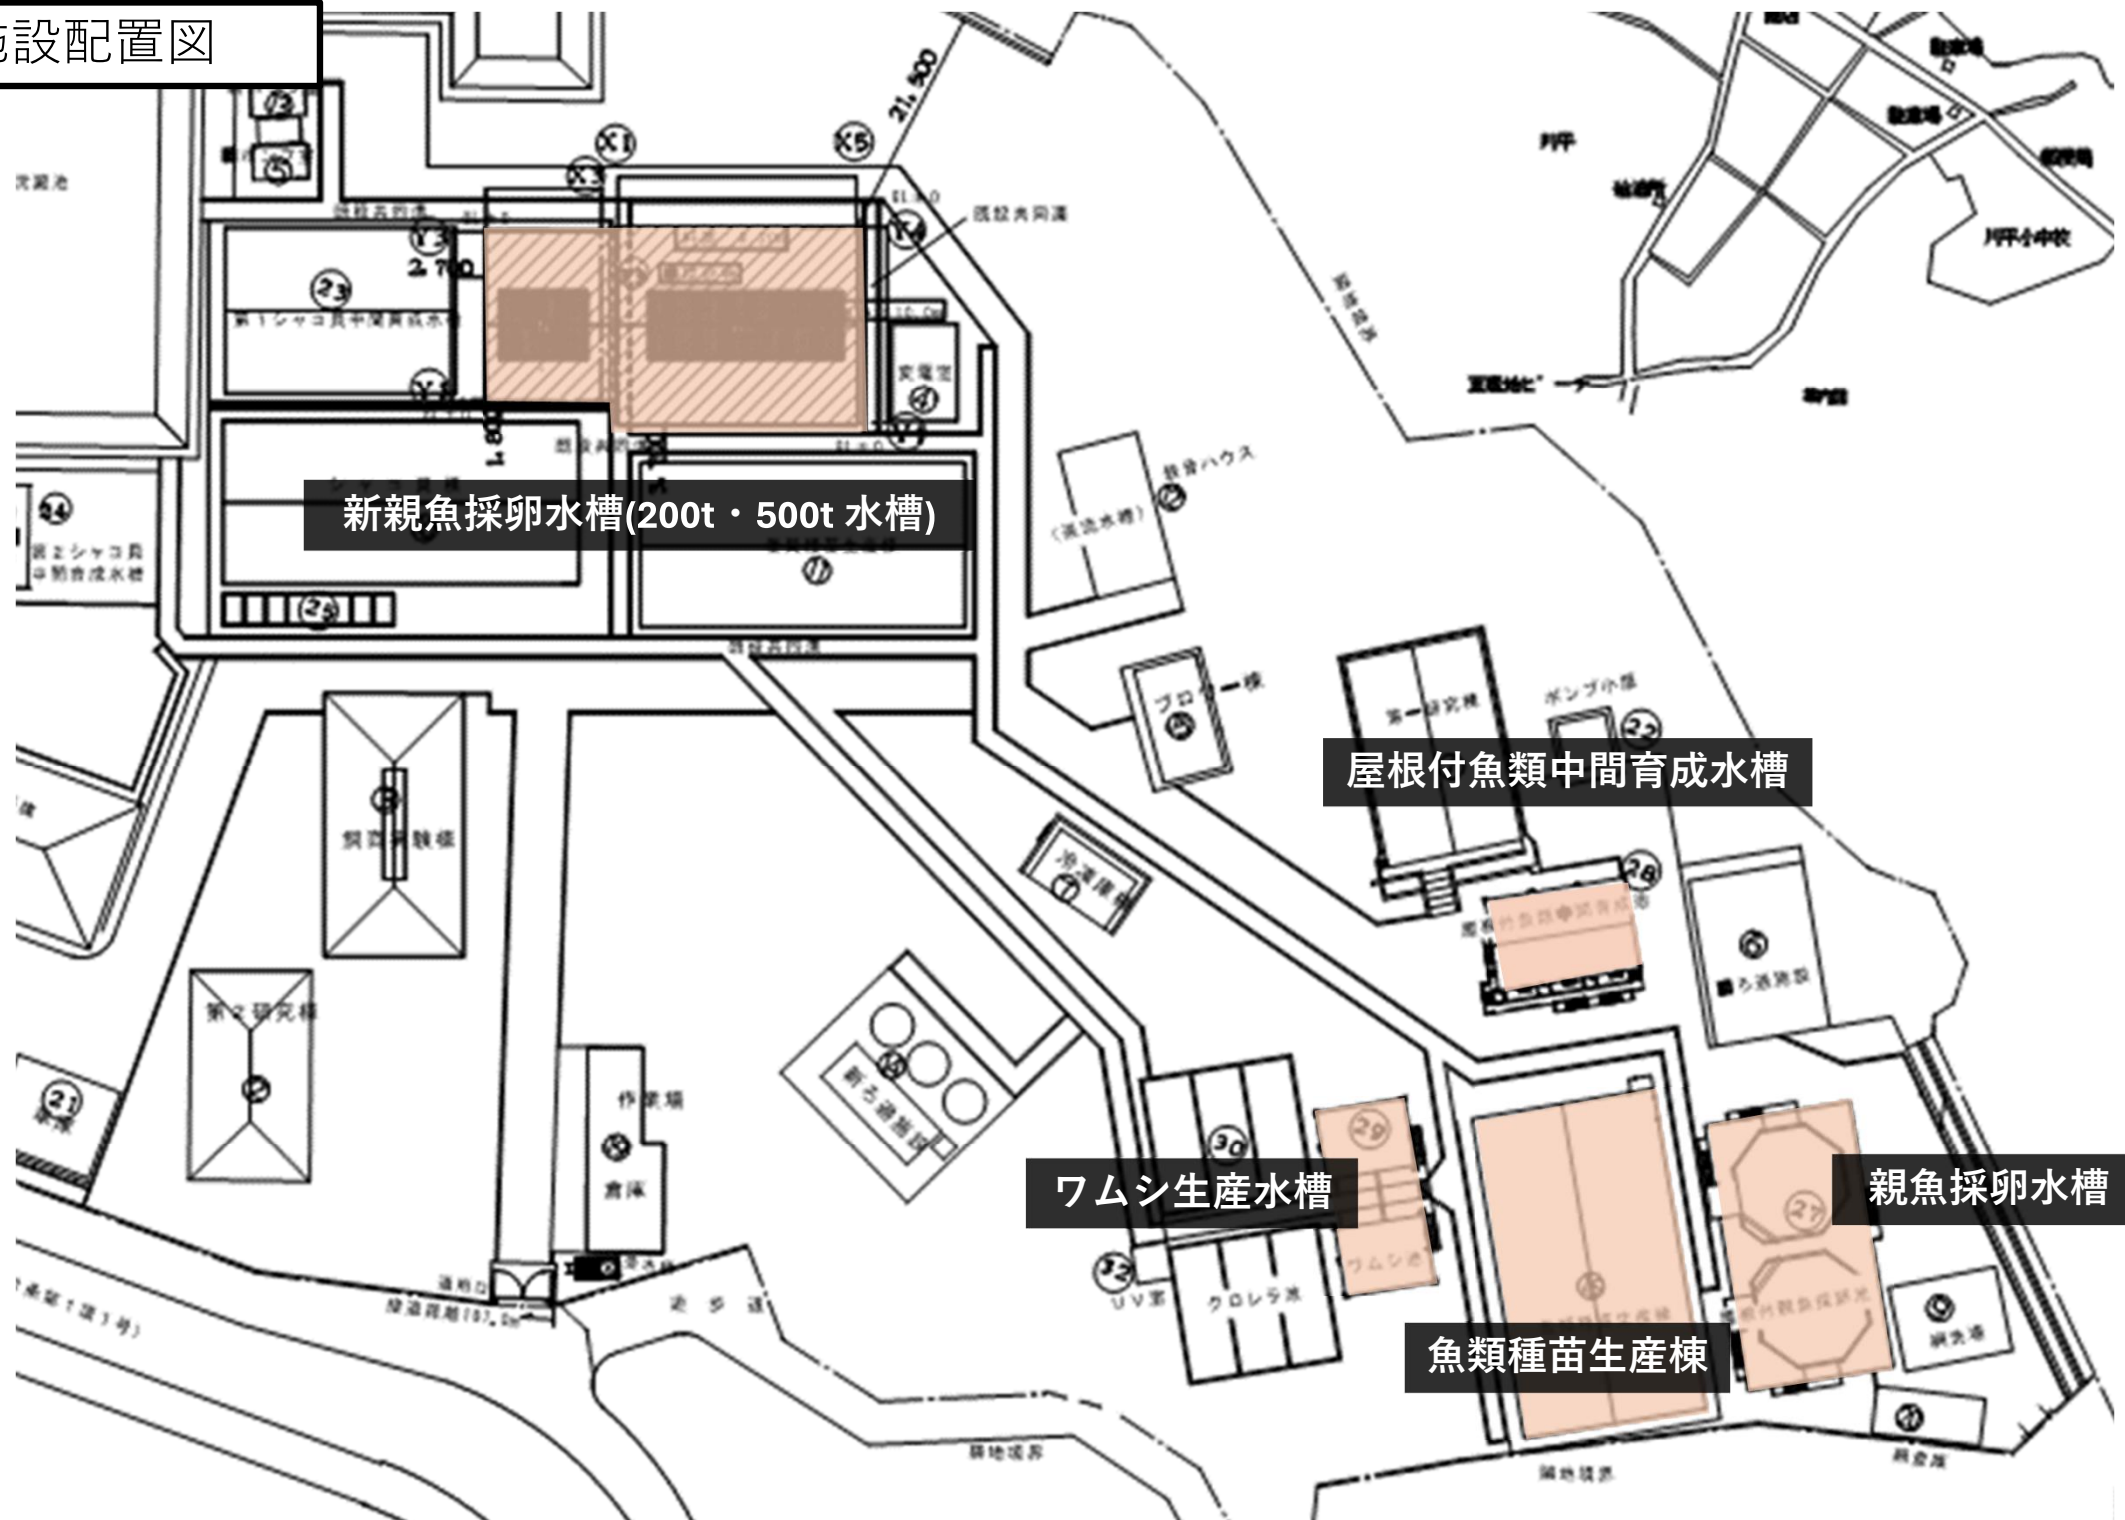


親魚採卵水槽
(平面図)

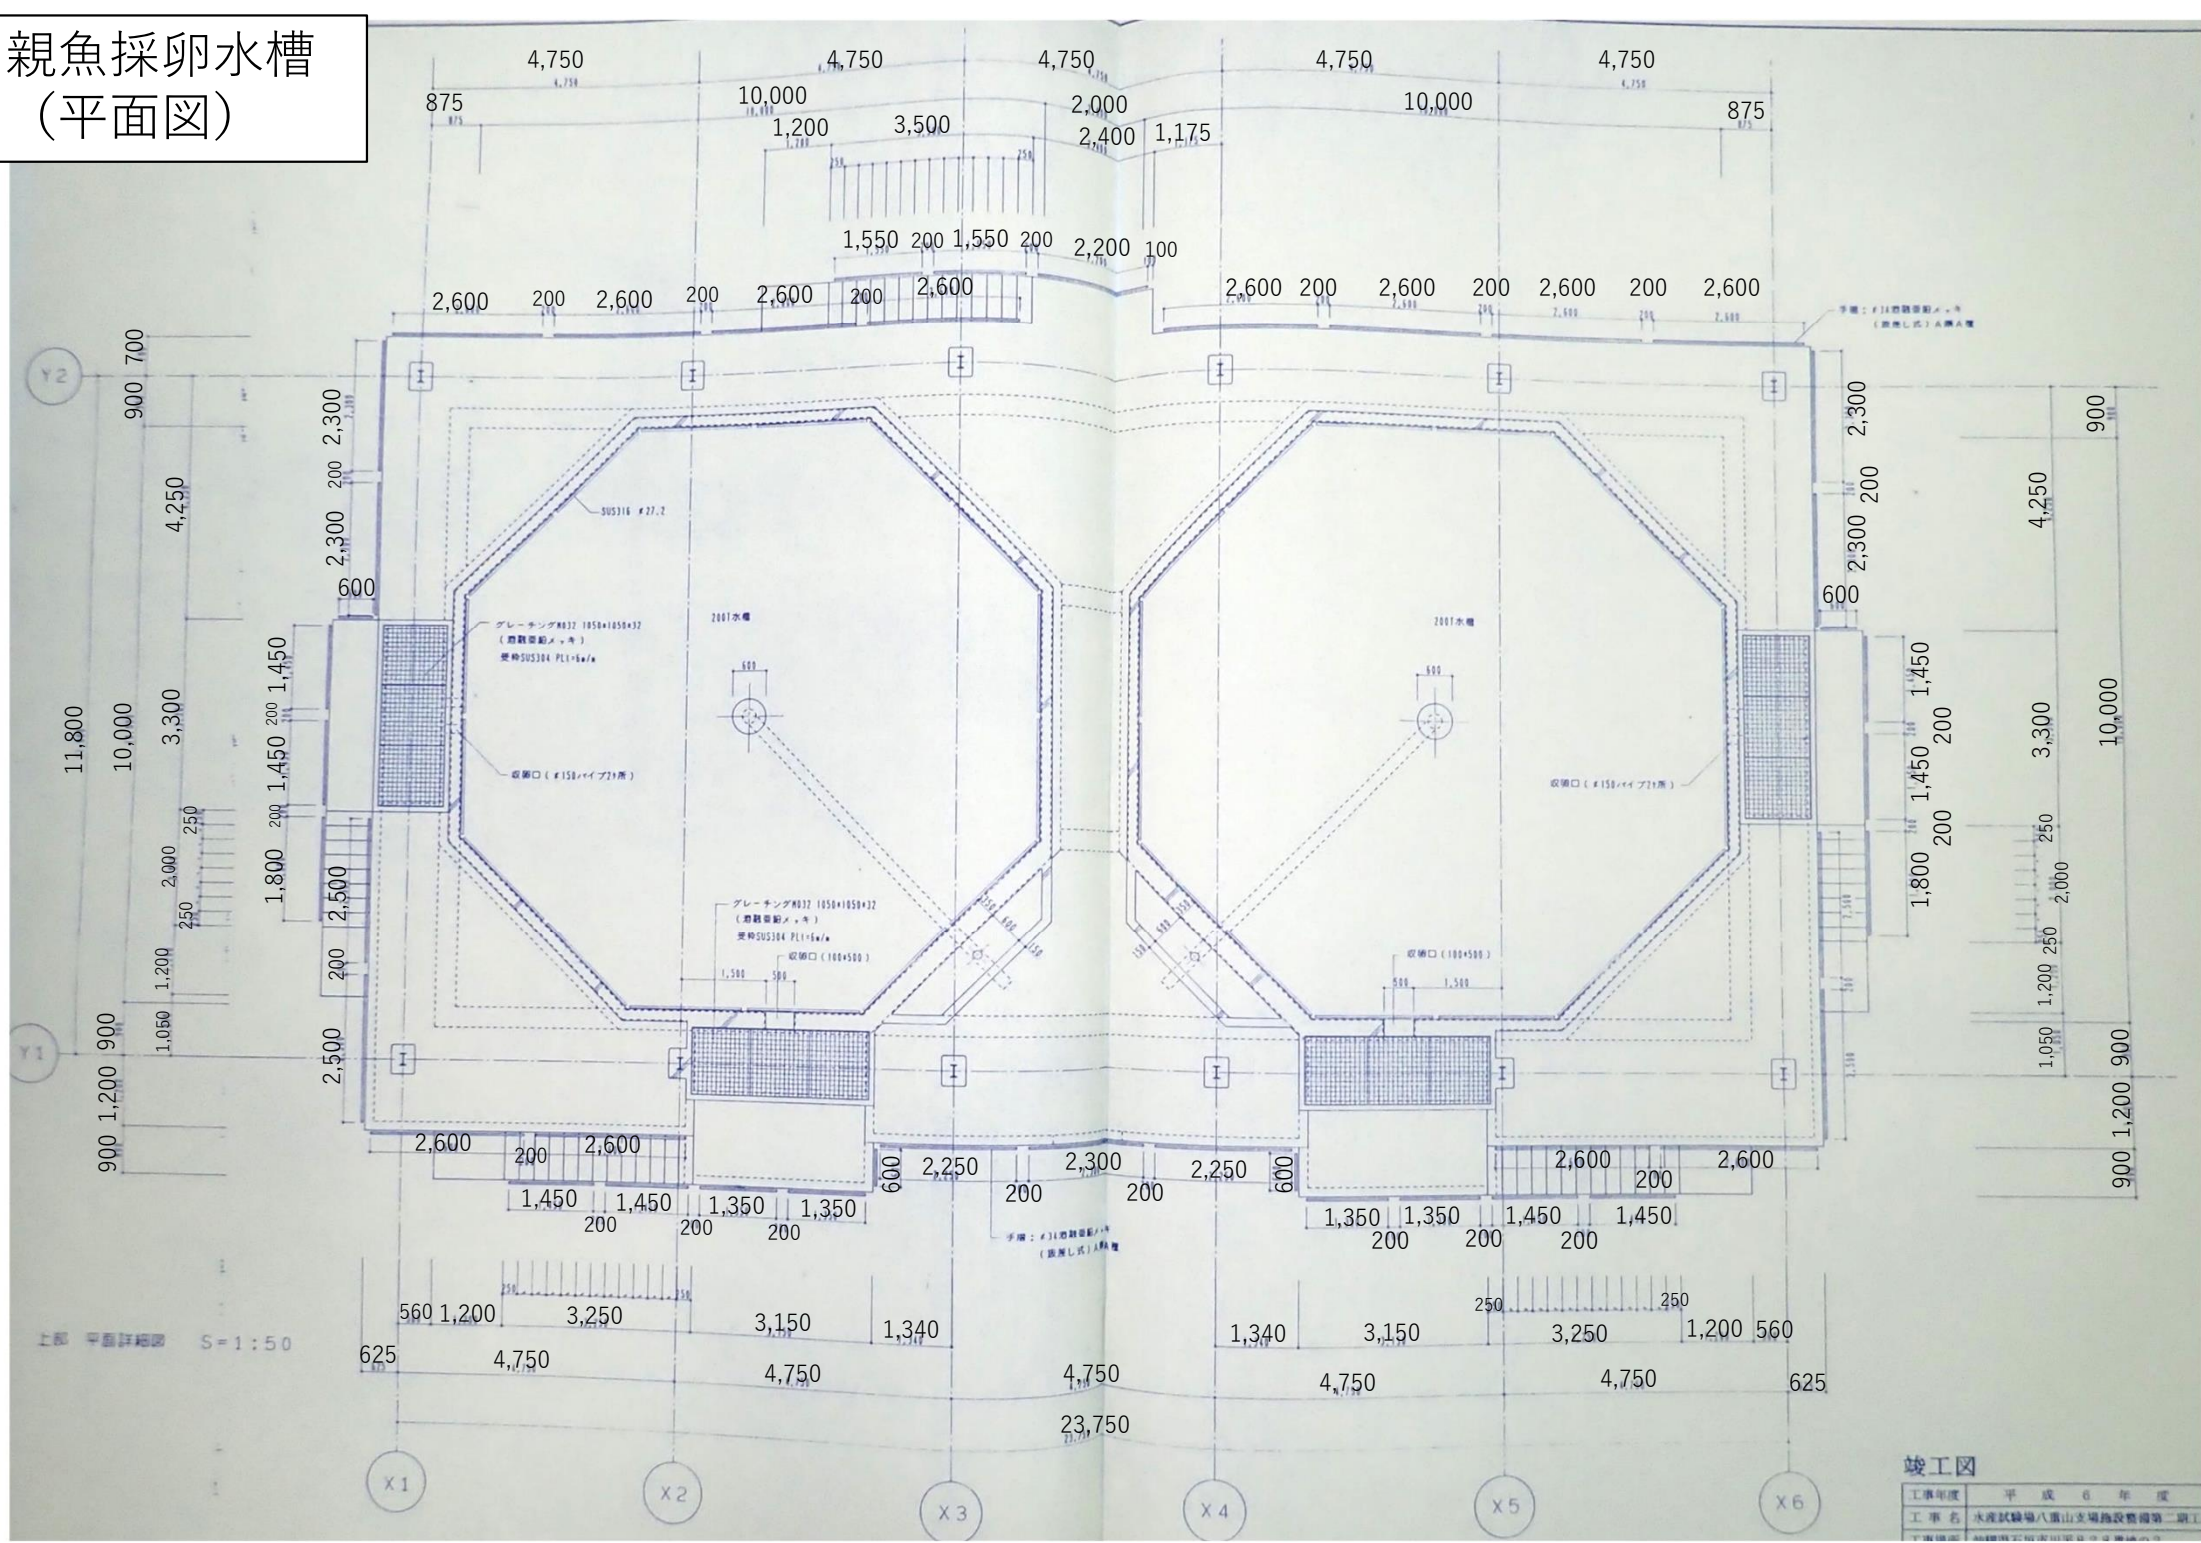


竣工図

工事年度	平成 6 年 度
工 事 名	水産試験場八重山支場施設整備第二期工

親魚採卵水槽 (断面図)

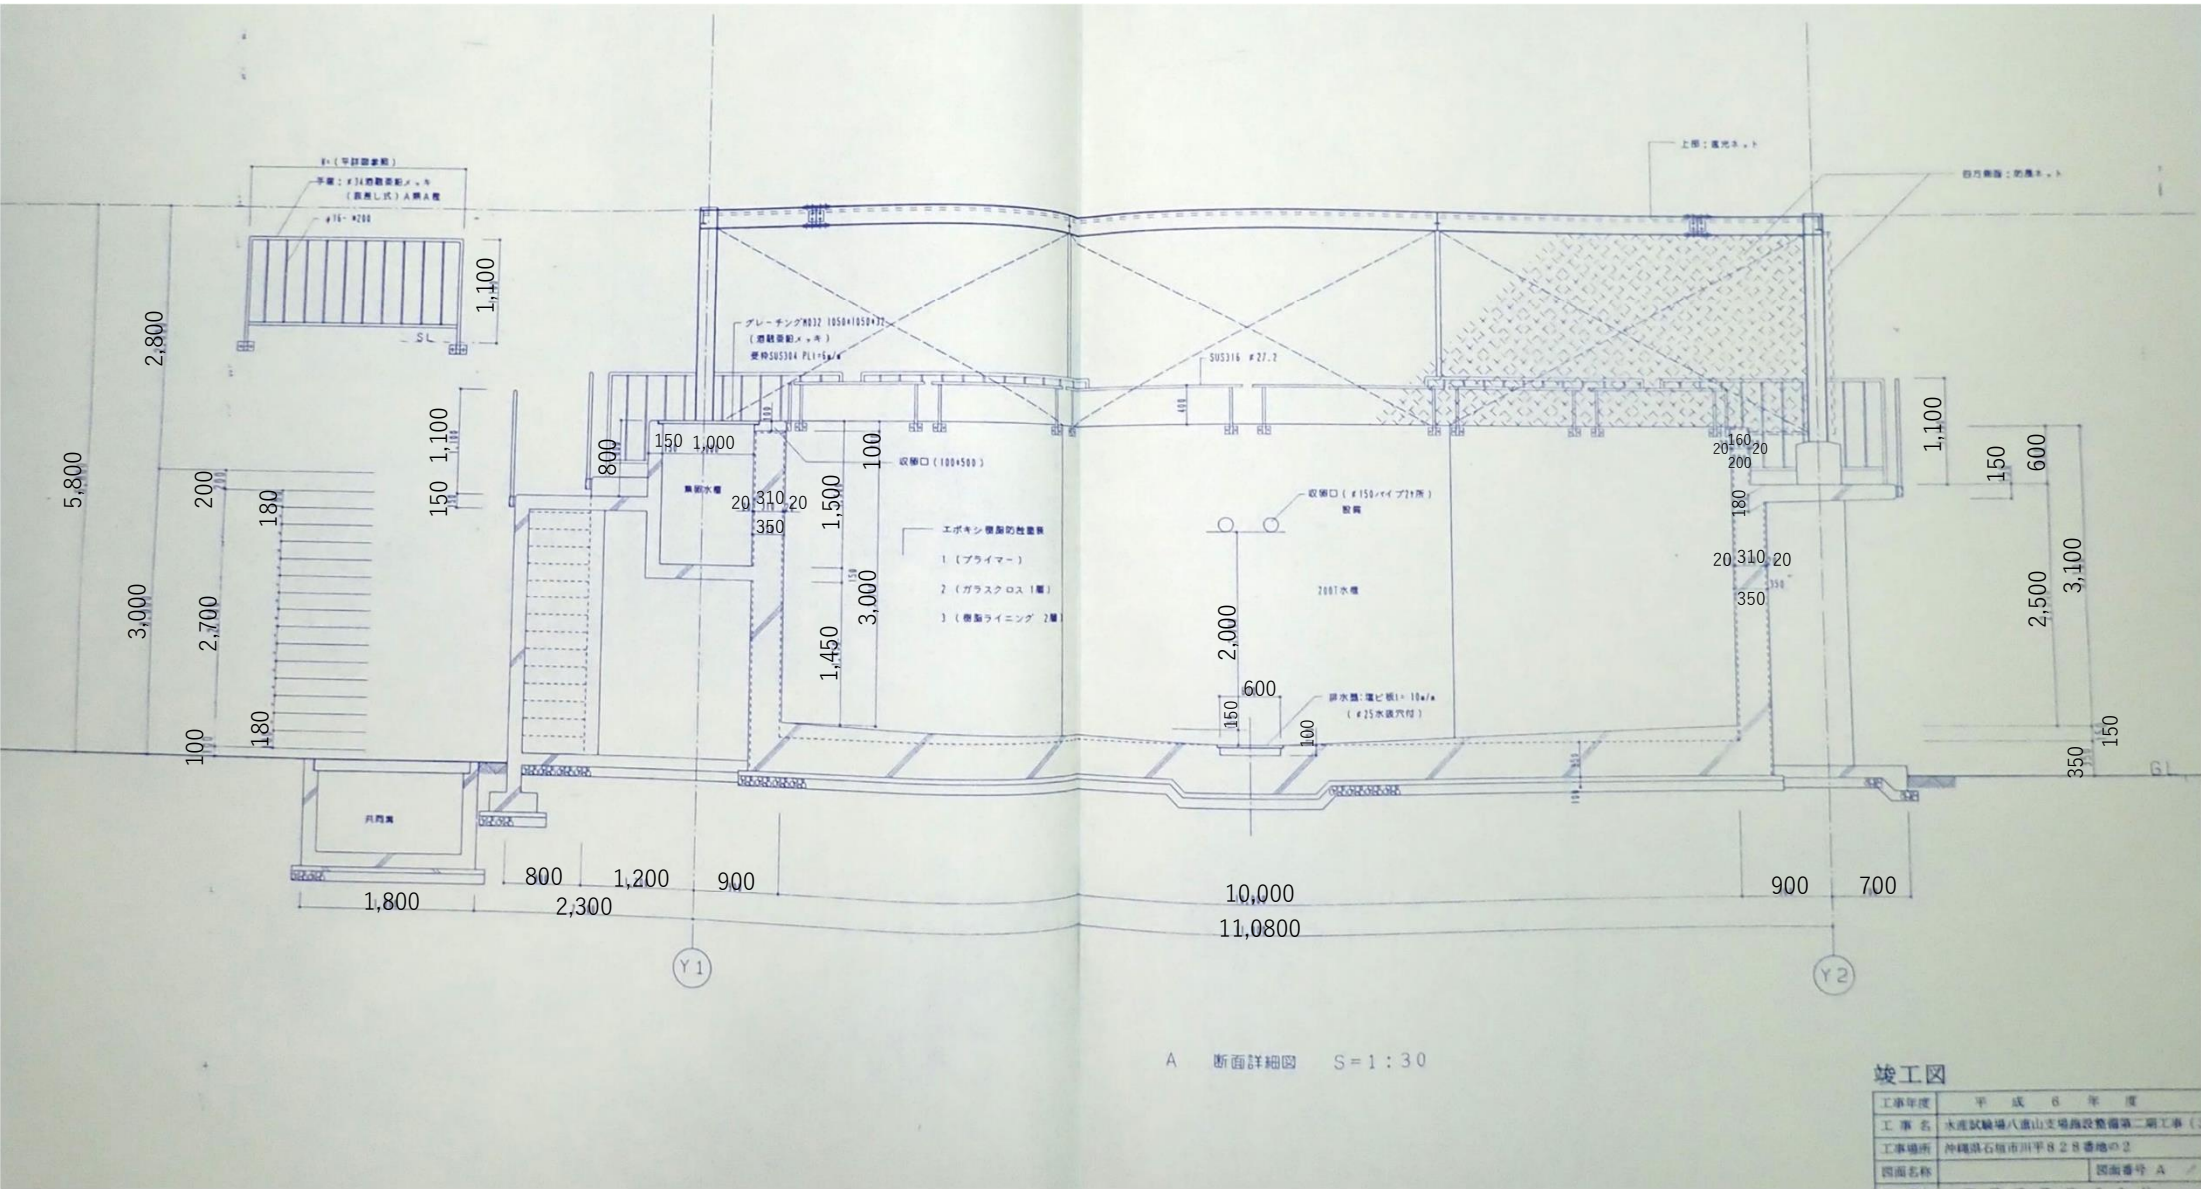


魚類種苗生産棟 (平面図)

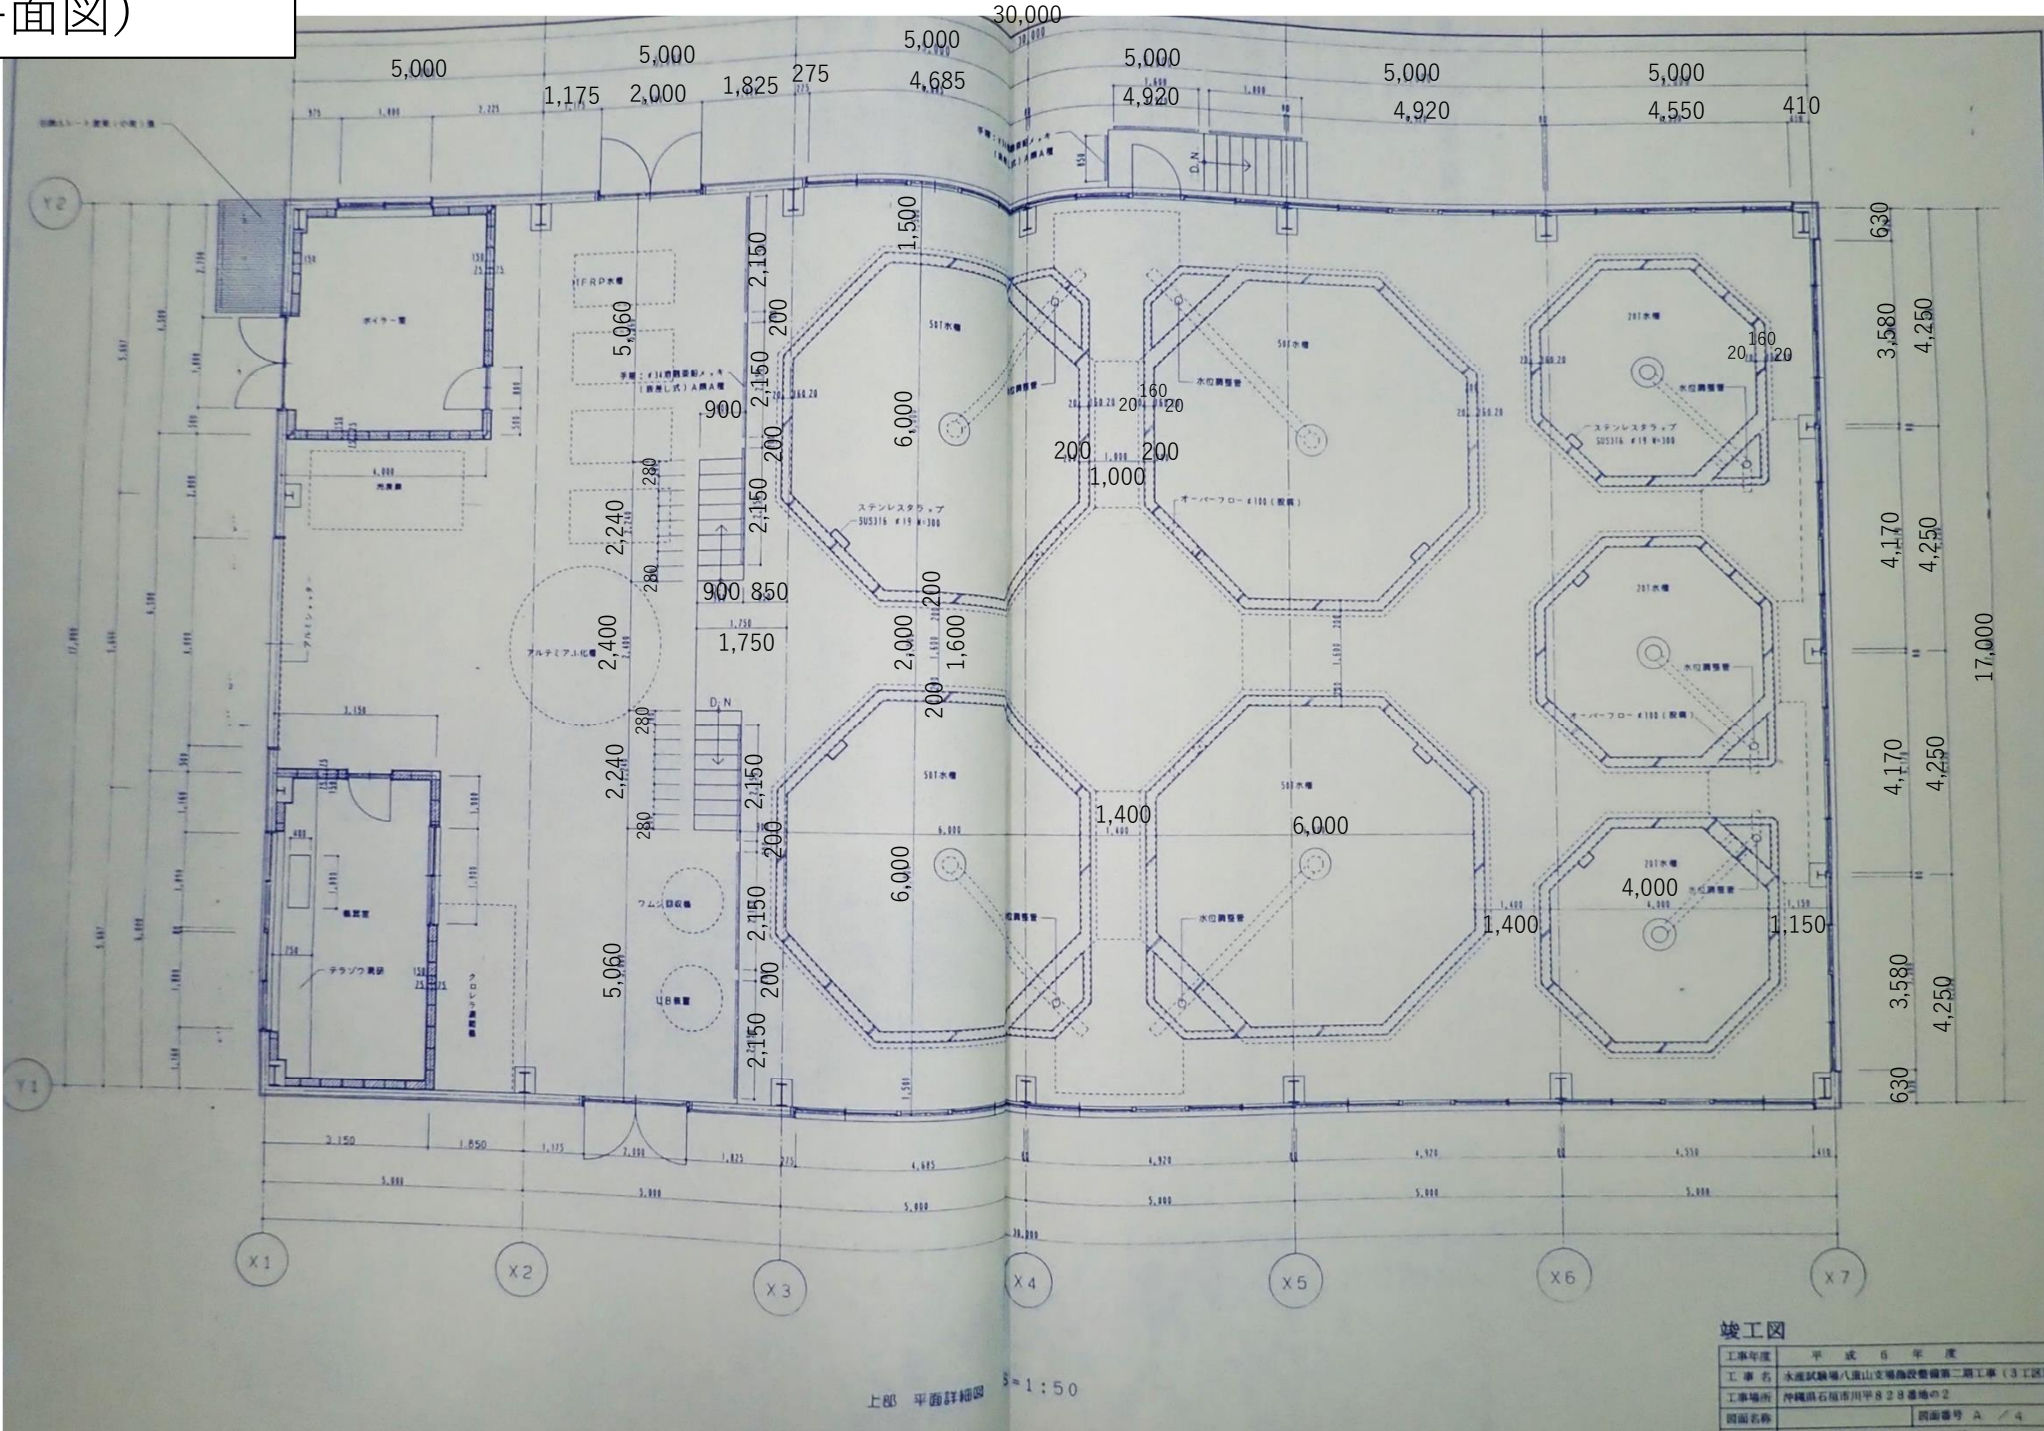


竣工図	
工事年度	平成 6 年度
工事名	水産試験場八重山支場施設整備第二期工事（3工区）
工事場所	沖縄県石垣市川平828番地の2
図面名称	図面番号 A / 4


魚類種苗生産棟
(断面図)

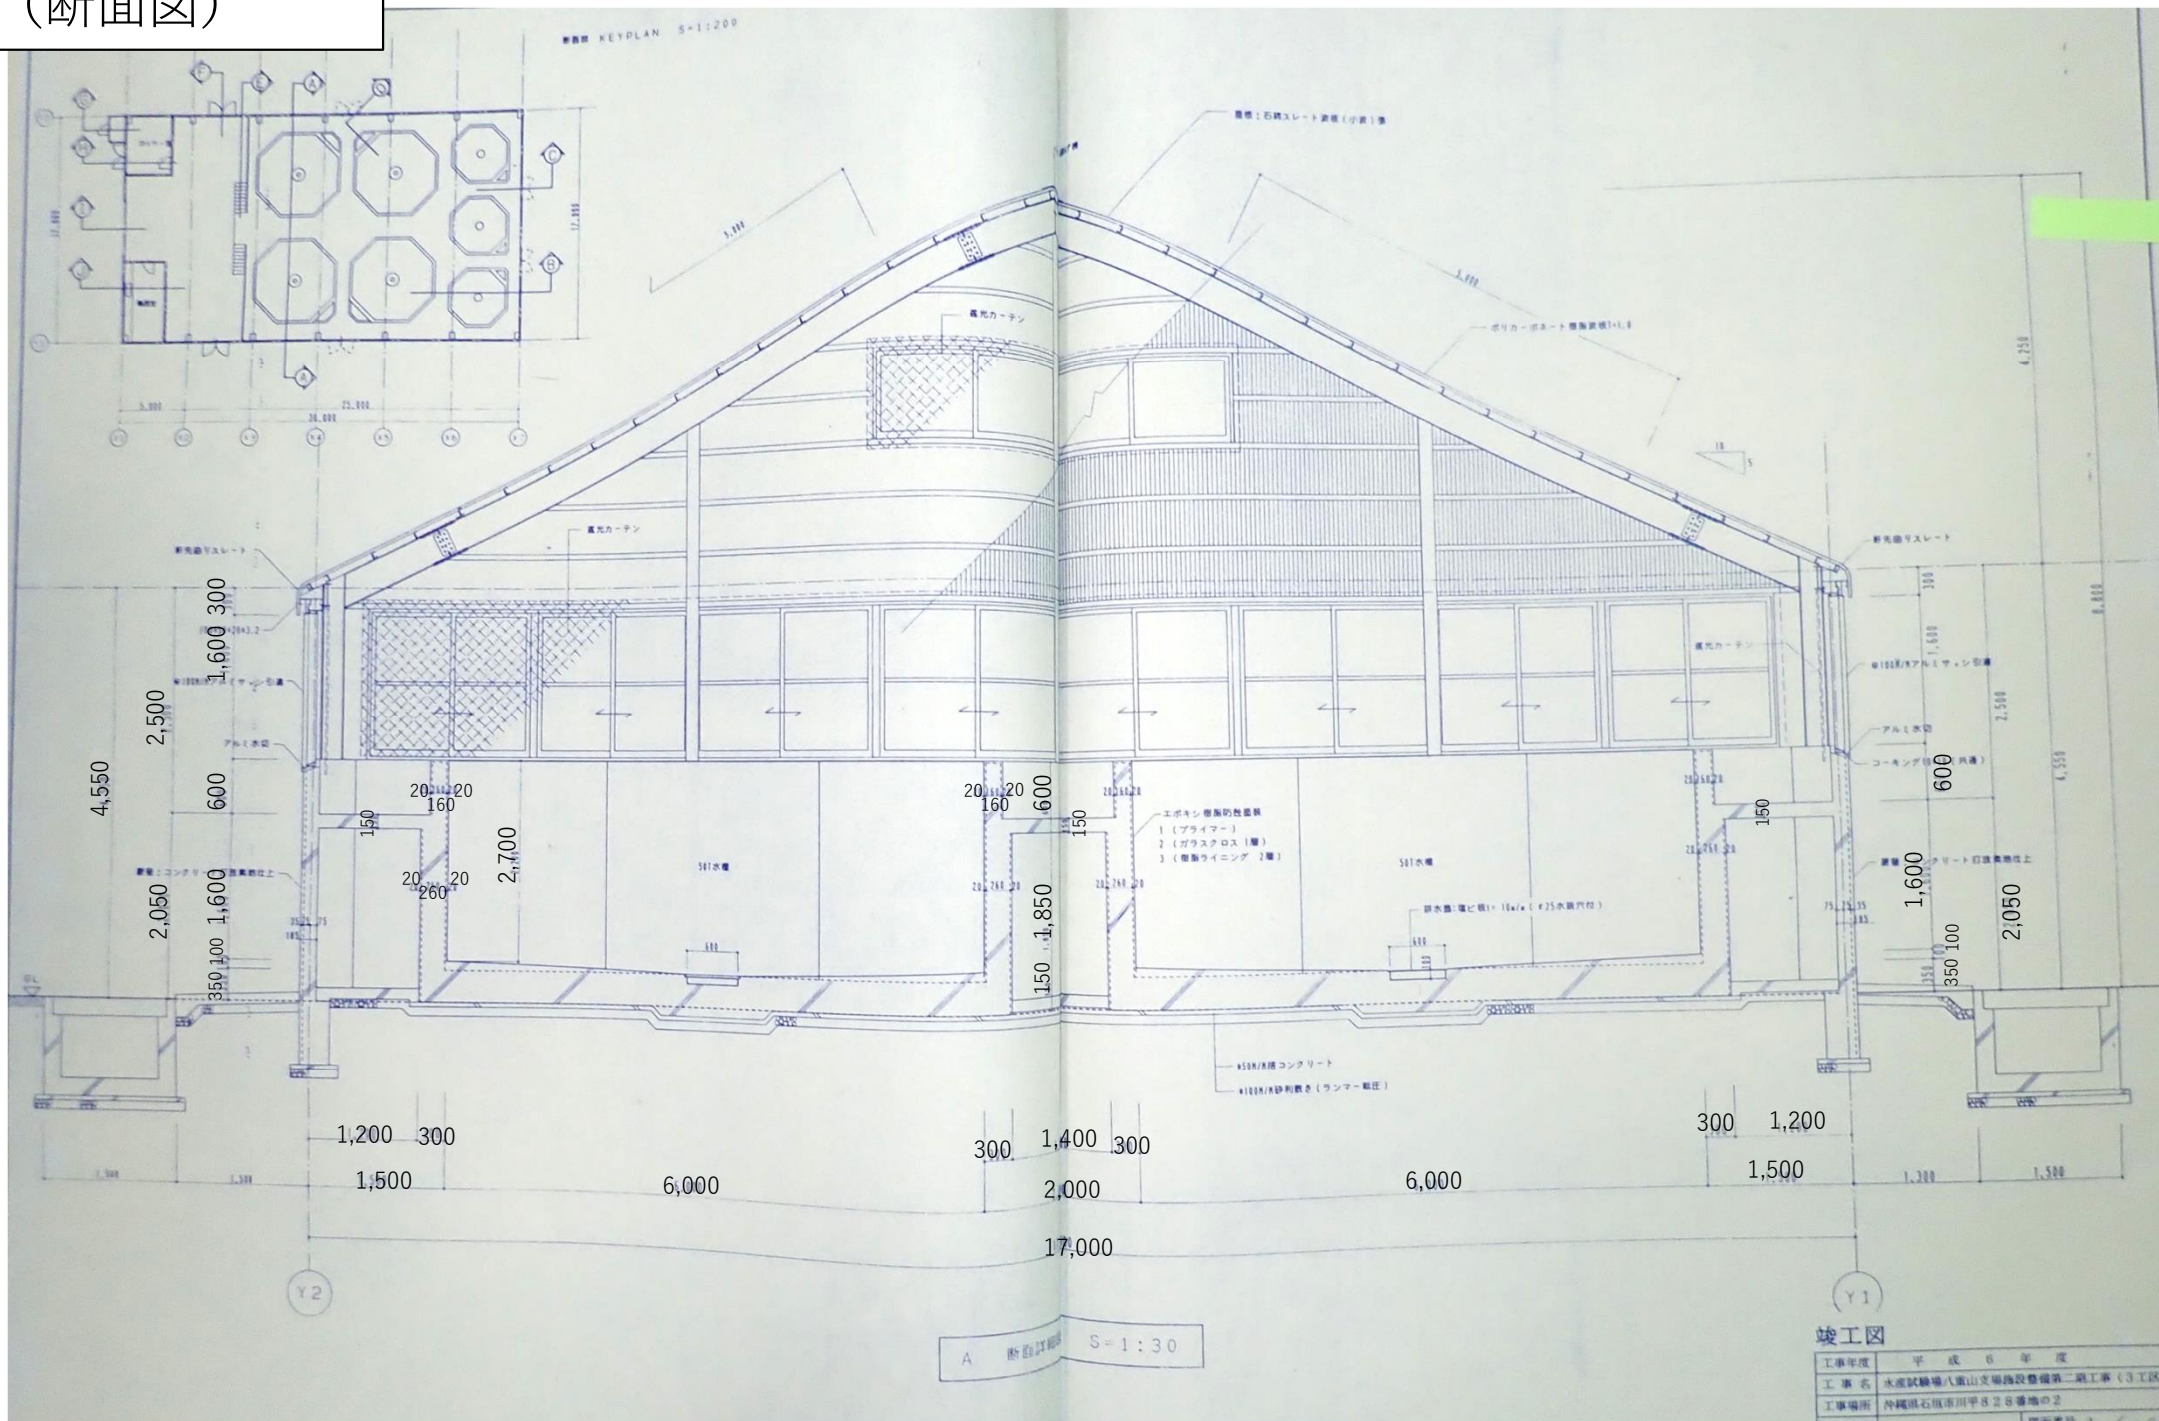


ワムシ生産水槽
(平面図)

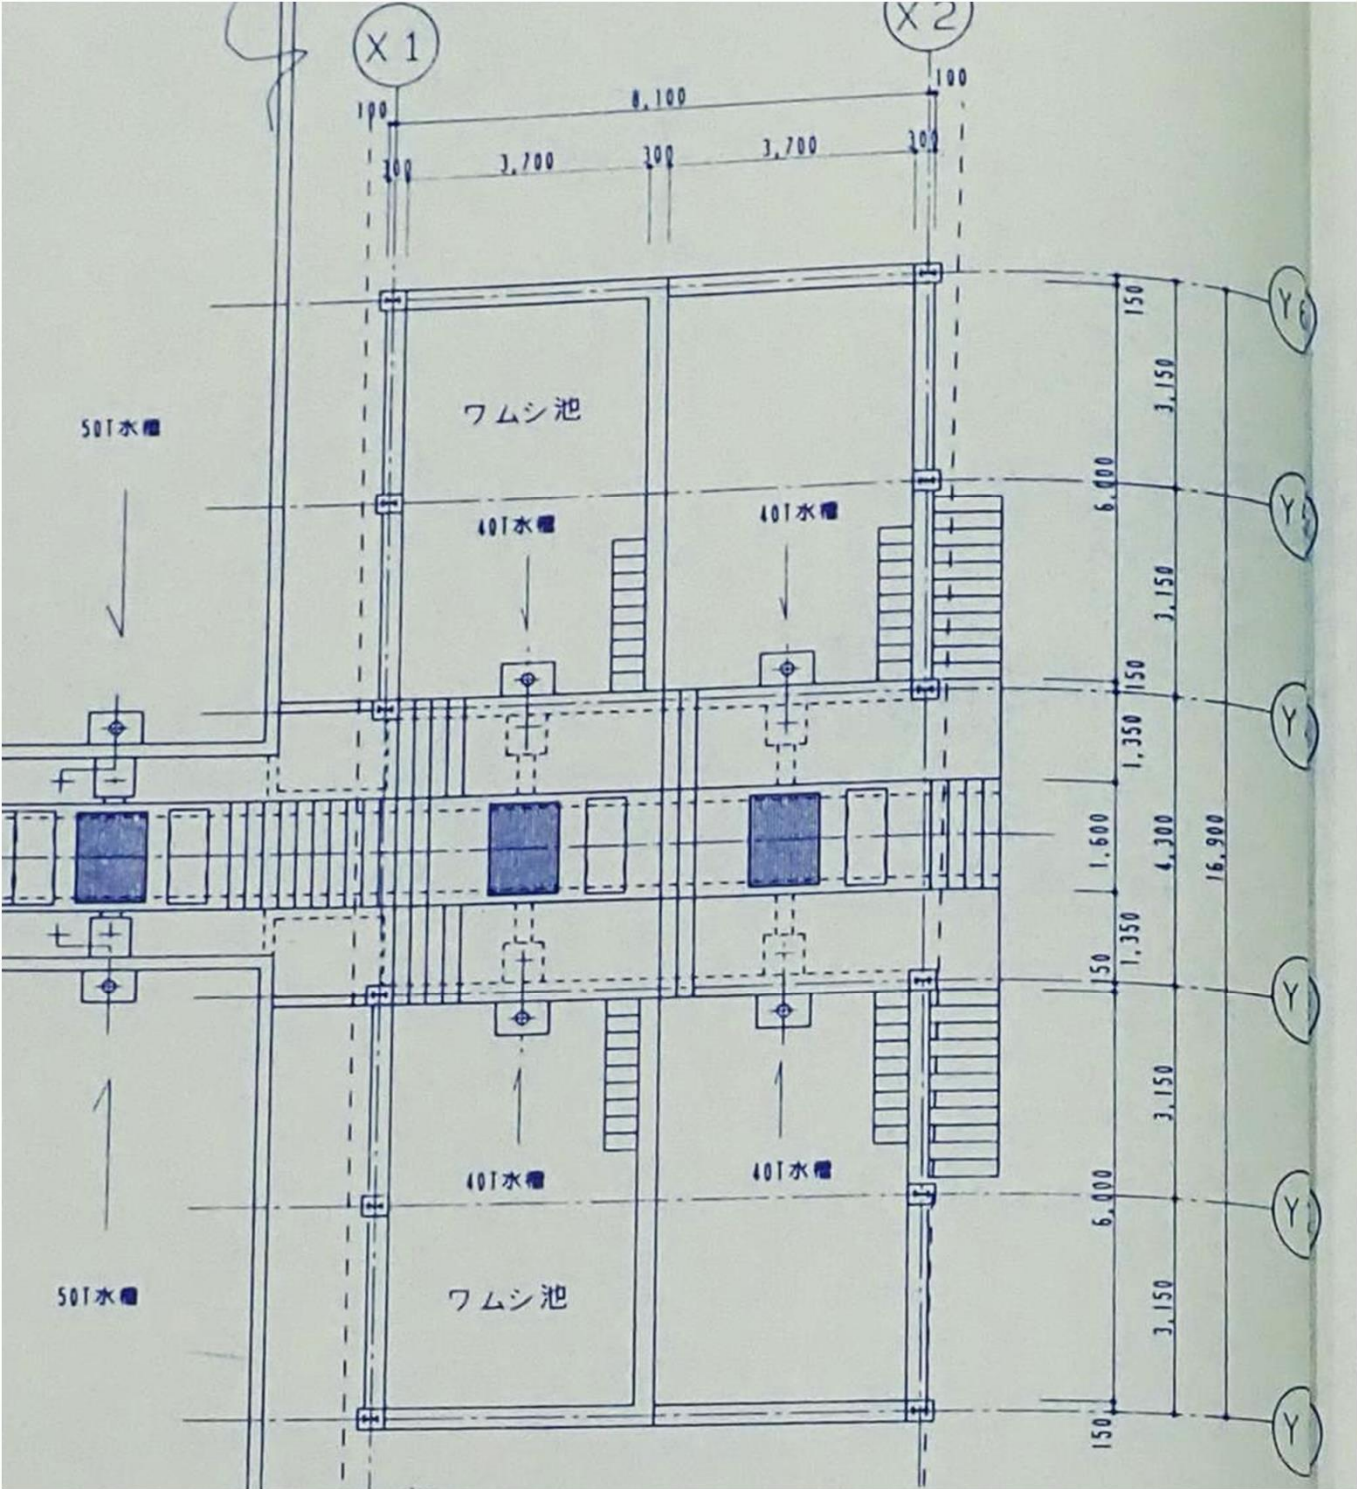


ワムシ生産水槽
(断面図)

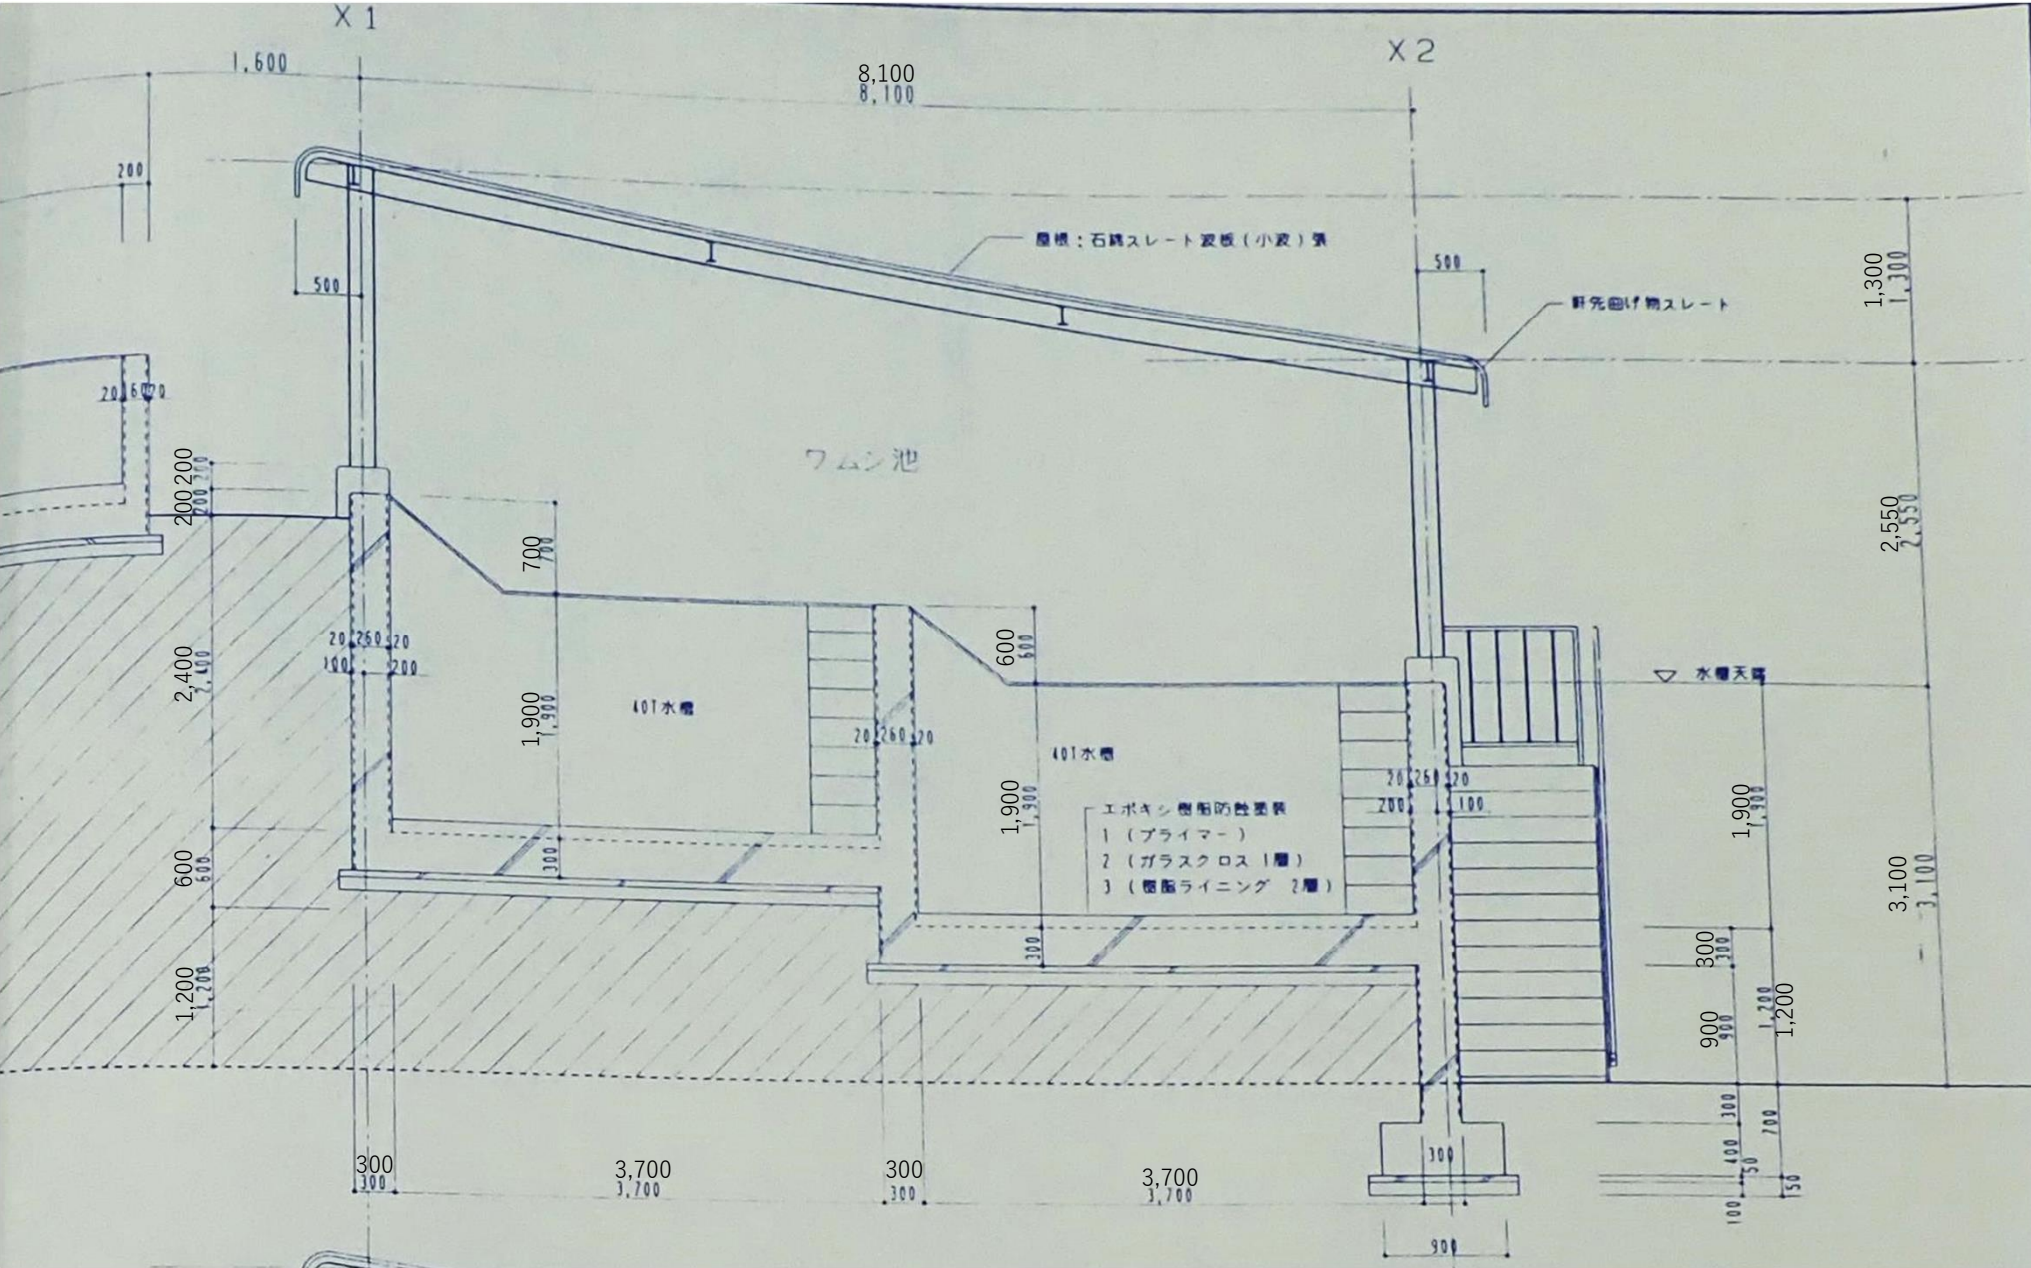

屋根付魚類中間育成水槽
(平面図)

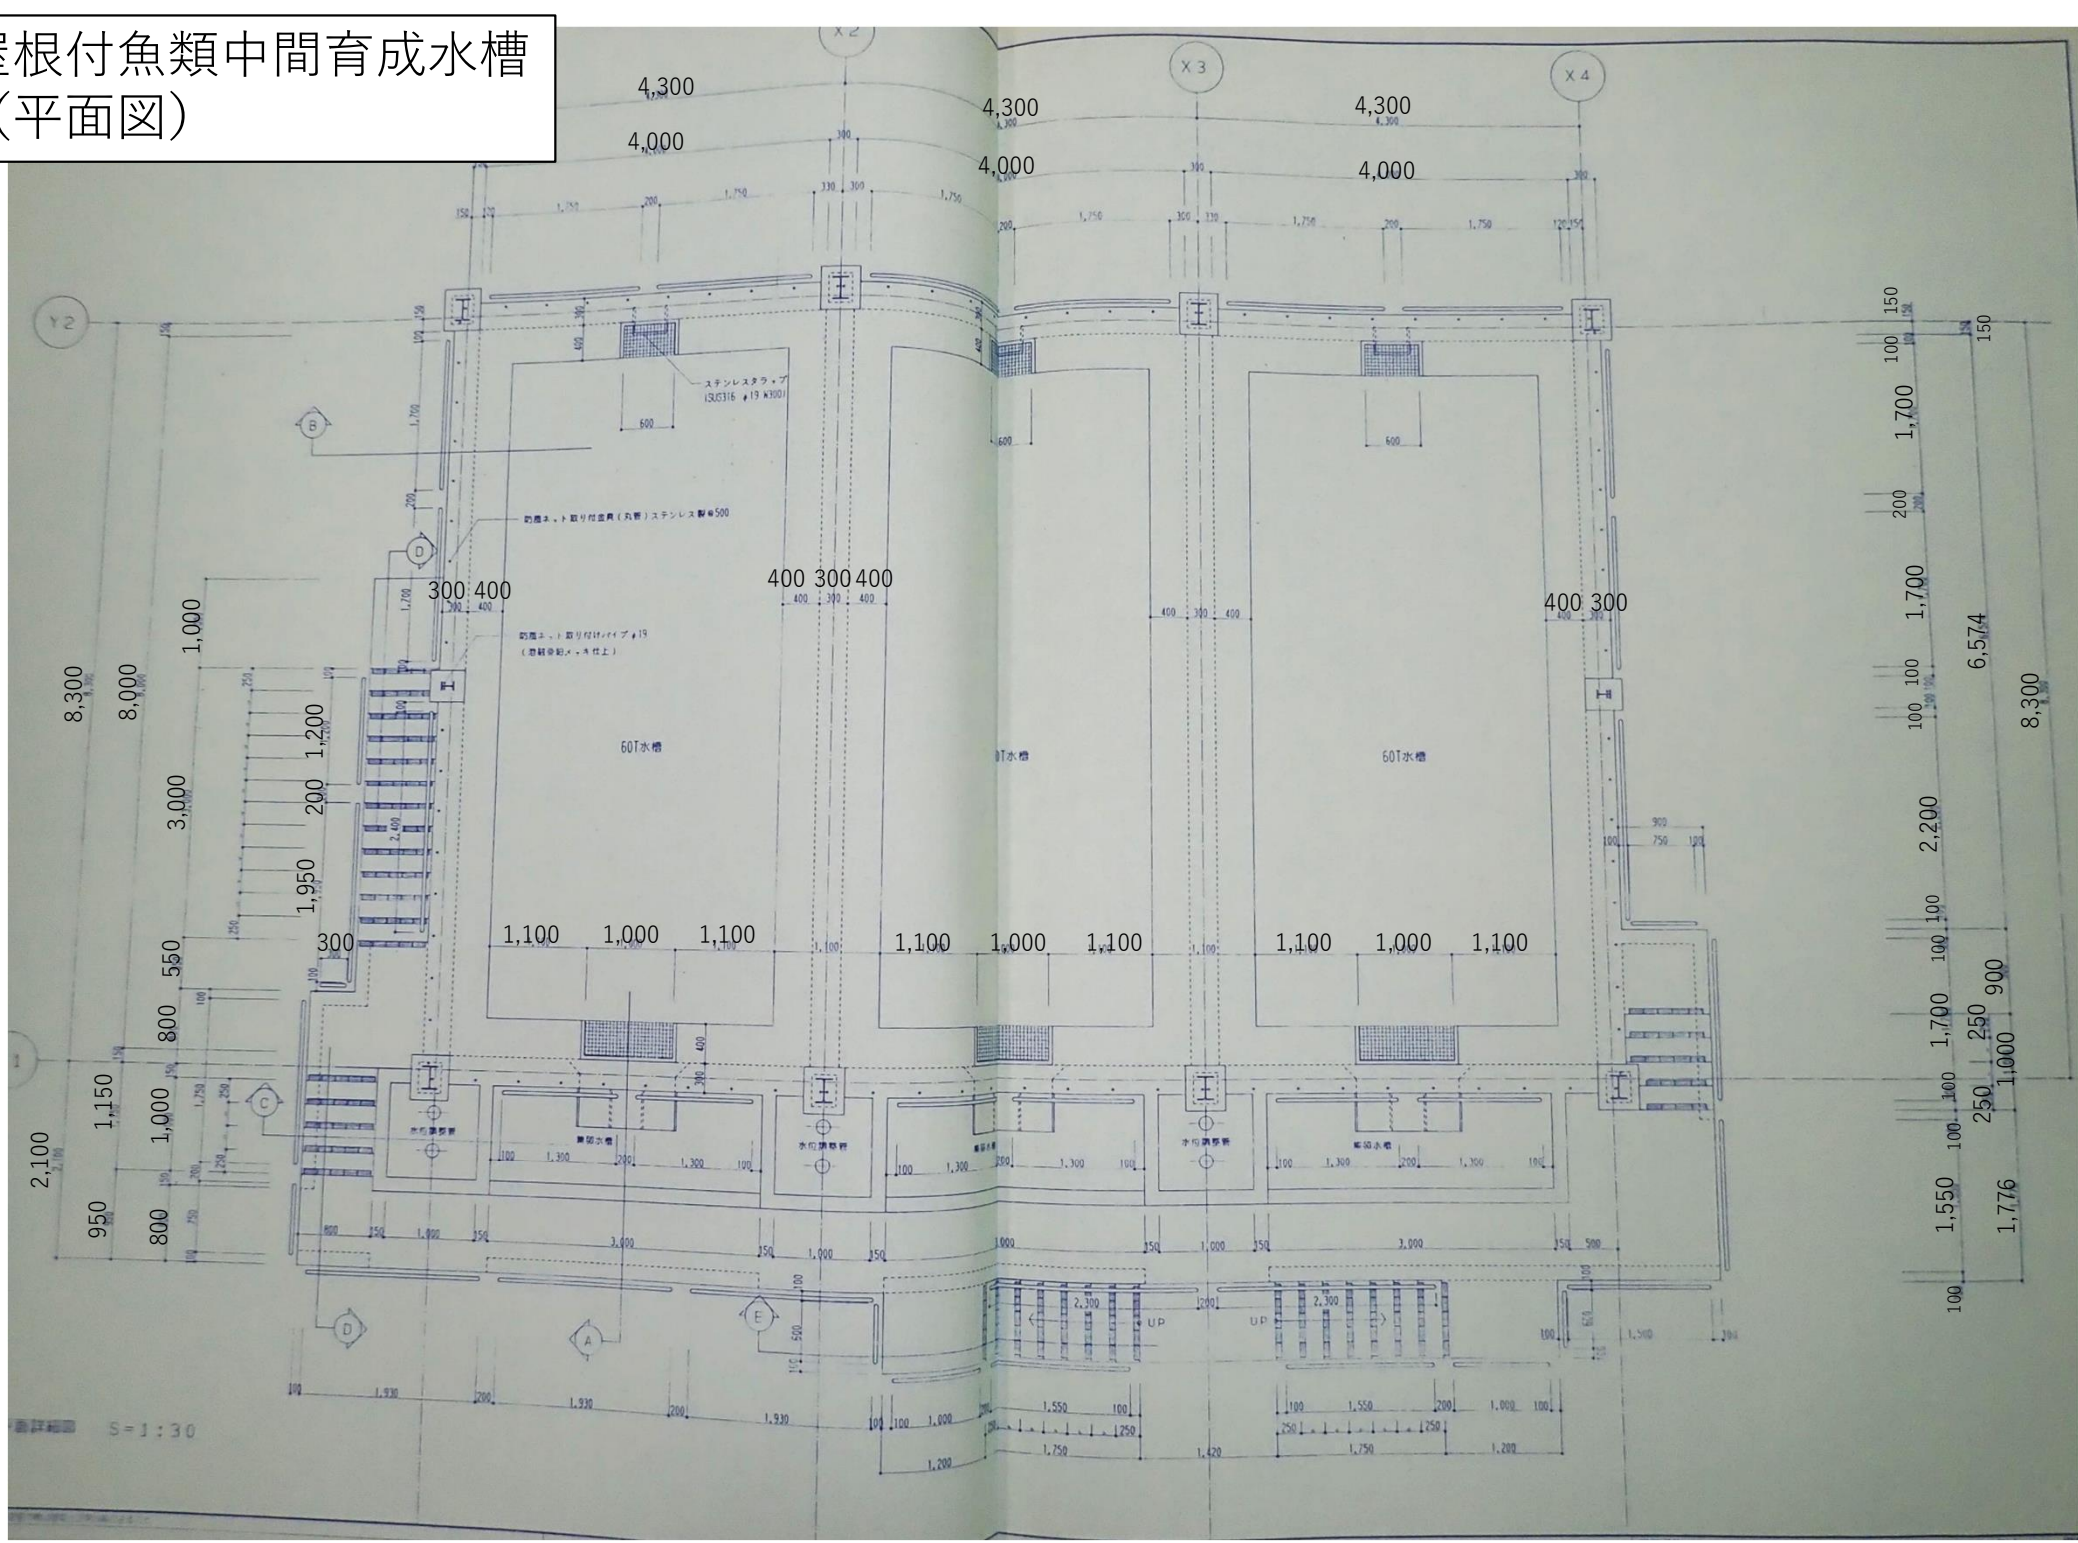



新親魚採卵水槽(200t・500t水槽)
(平面図)

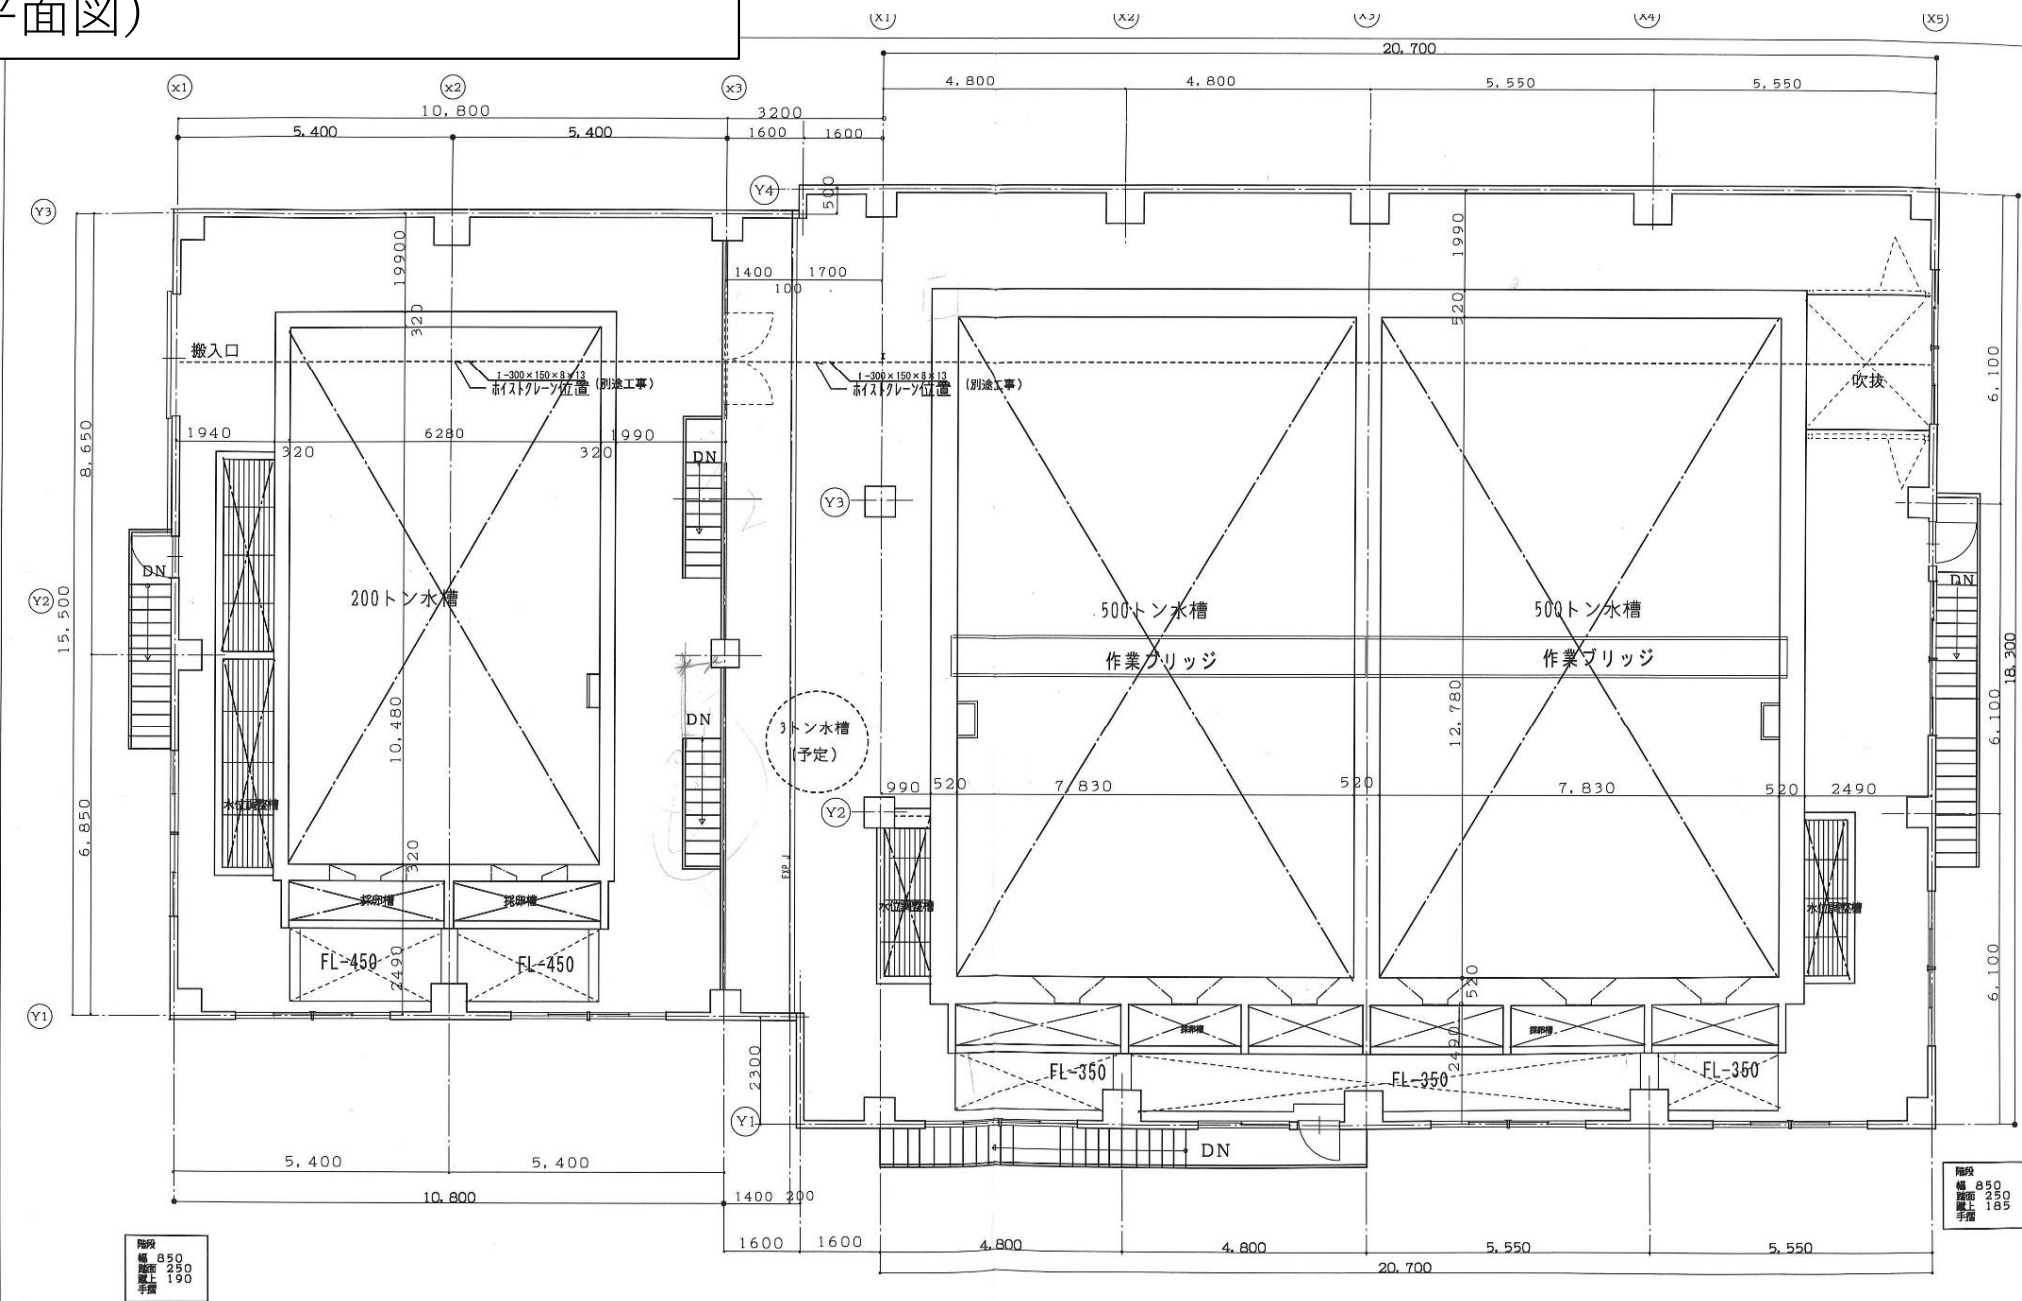

2階平面図S=1:100

工事名称	水産海洋技術センター石垣支所水槽改築工事(建築)	工事年度	平成28年度
工事場所	石垣市川平828-2・827-6・827-7・827-10	図面名称	2階平面図
発注機関	沖縄県土木建築部 施設建築課	縮尺	S=1:100
描		図面番号	A-08
描	管理建築士	設計	野原建築設計事務所

新親魚採卵水槽(200t・500t水槽)
(断面図)

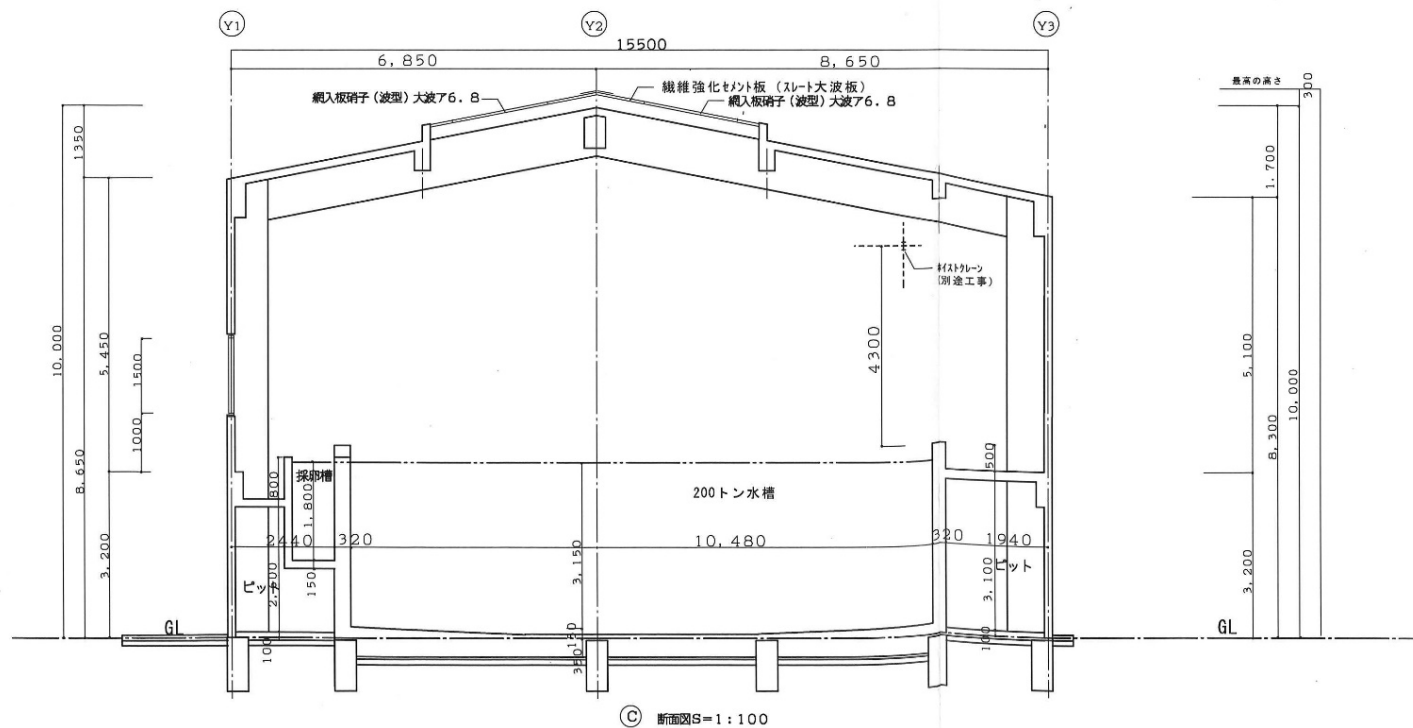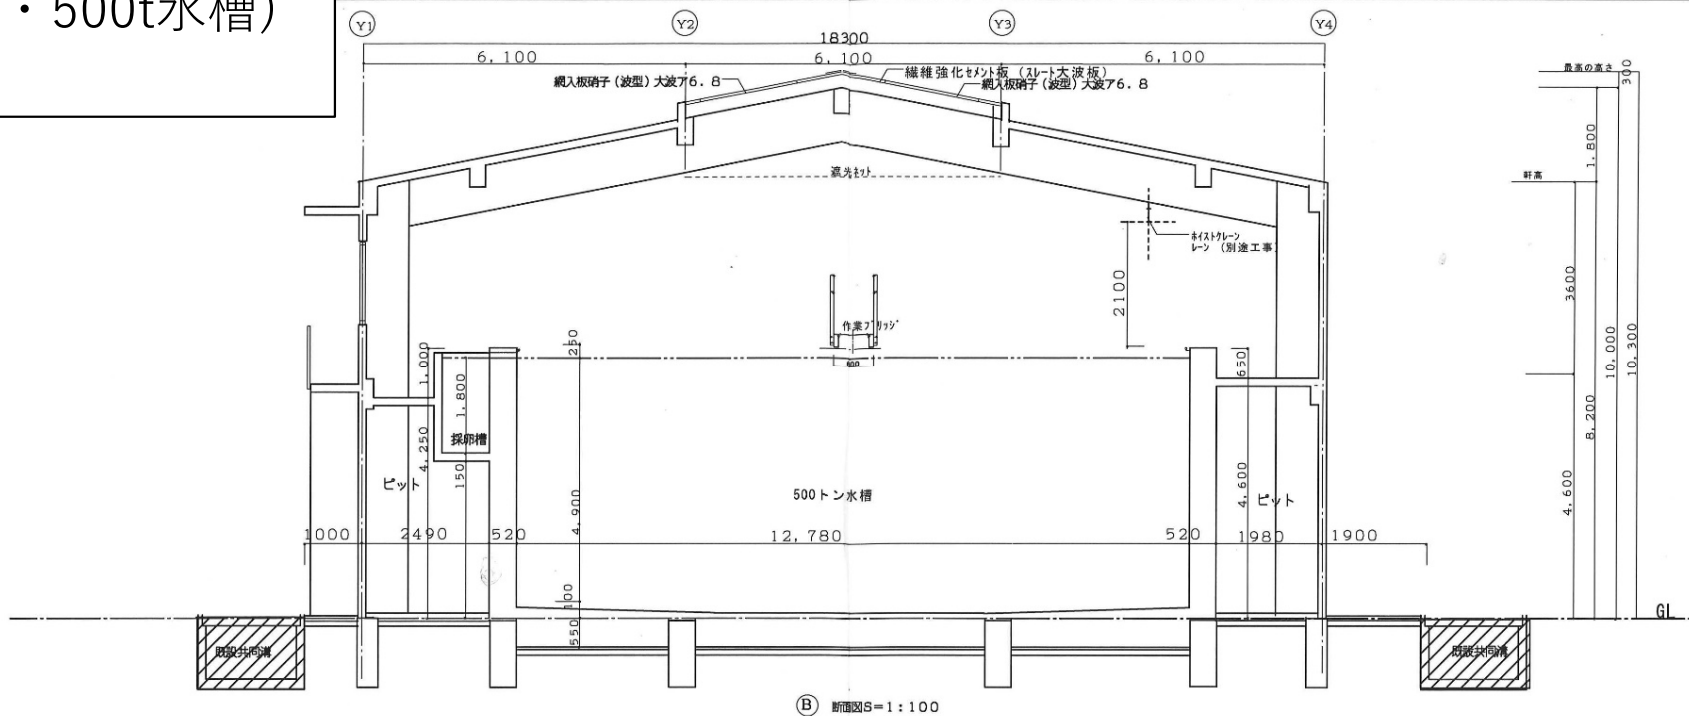

工事名称	水産海洋技術センター石垣支所水槽改築工事（建築）			
工事場所	石垣市川平828-2・827-6・827-7・827-8			
発注機関	沖縄県土木建築部 施設建築課			
摘 要				
検 印	管理建築士	設 計	製 図	検 査