



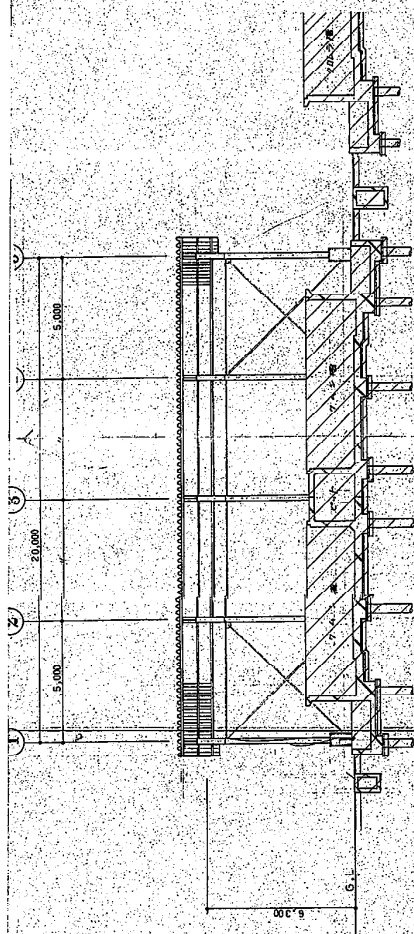


横断面図 SCALE 1/100

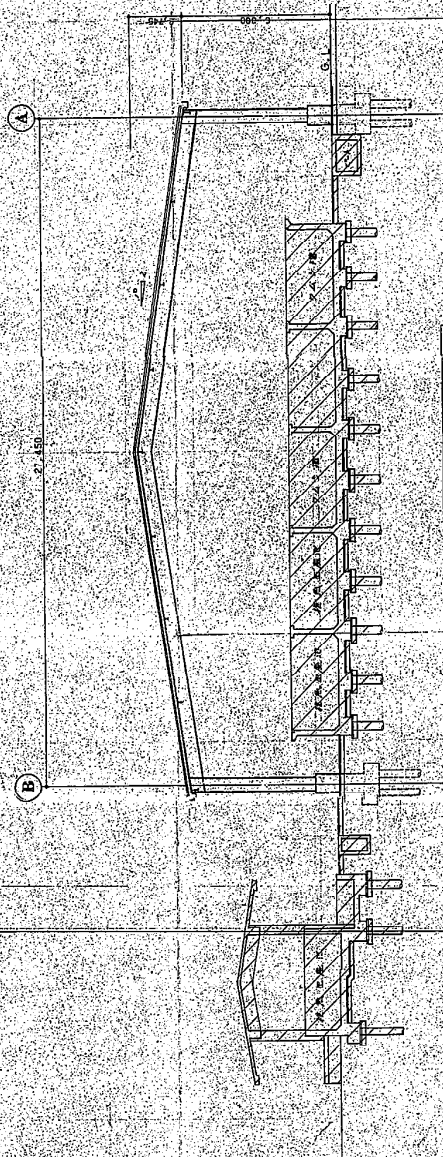


縦断面図 SCALE 1/100


図名	断面図	図番	A-3
設計者	根路銘建築設計事務所	設計者	根路銘建築設計事務所
設計者	根路銘建築設計事務所	設計者	根路銘建築設計事務所
設計者	根路銘建築設計事務所	設計者	根路銘建築設計事務所
設計者	根路銘建築設計事務所	設計者	根路銘建築設計事務所
設計者	根路銘建築設計事務所	設計者	根路銘建築設計事務所
設計者	根路銘建築設計事務所	設計者	根路銘建築設計事務所
設計者	根路銘建築設計事務所	設計者	根路銘建築設計事務所

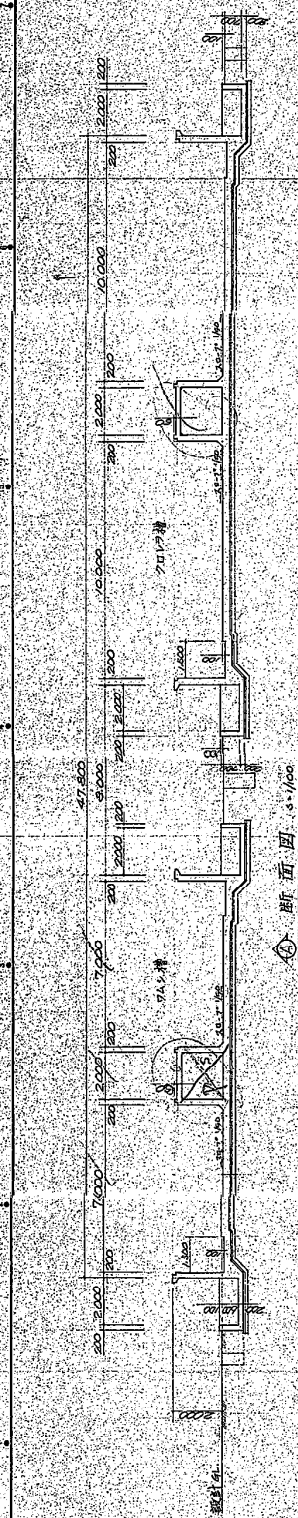


断面図 1/100

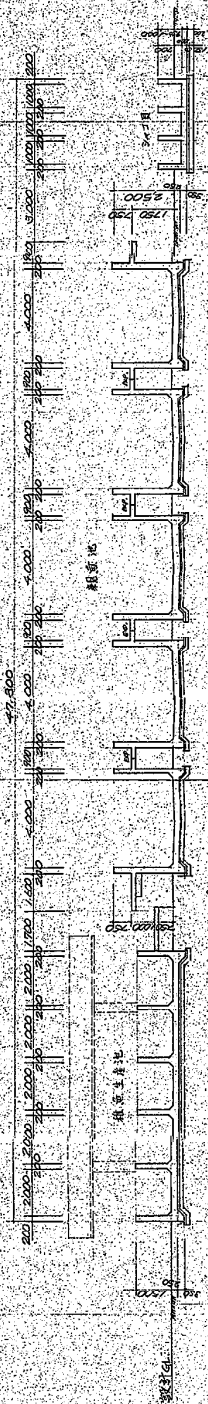

断面図 1/100

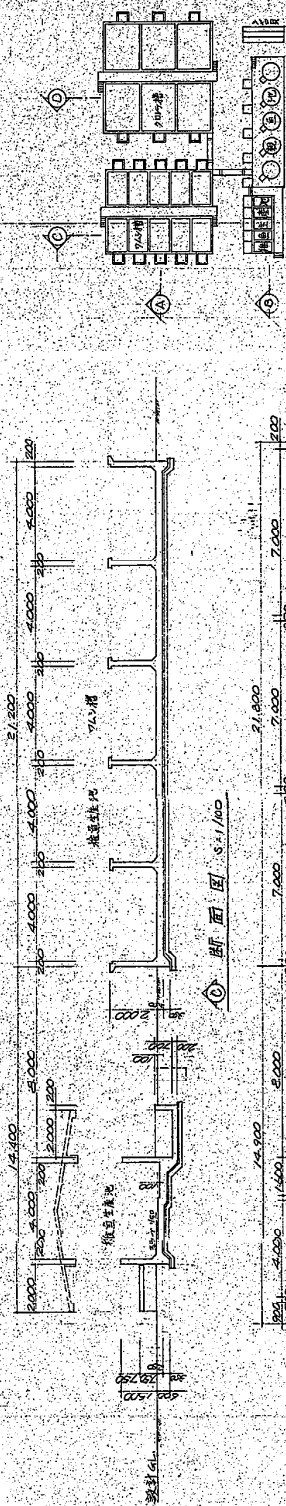


断面図 1/100

 


断面図 1/100

A-5	断面図	1/100	新築工事	建築士事務所	建築士事務所	建築士事務所	建築士事務所	建築士事務所	建築士事務所	建築士事務所	建築士事務所	建築士事務所
-----	-----	-------	------	--------	--------	--------	--------	--------	--------	--------	--------	--------

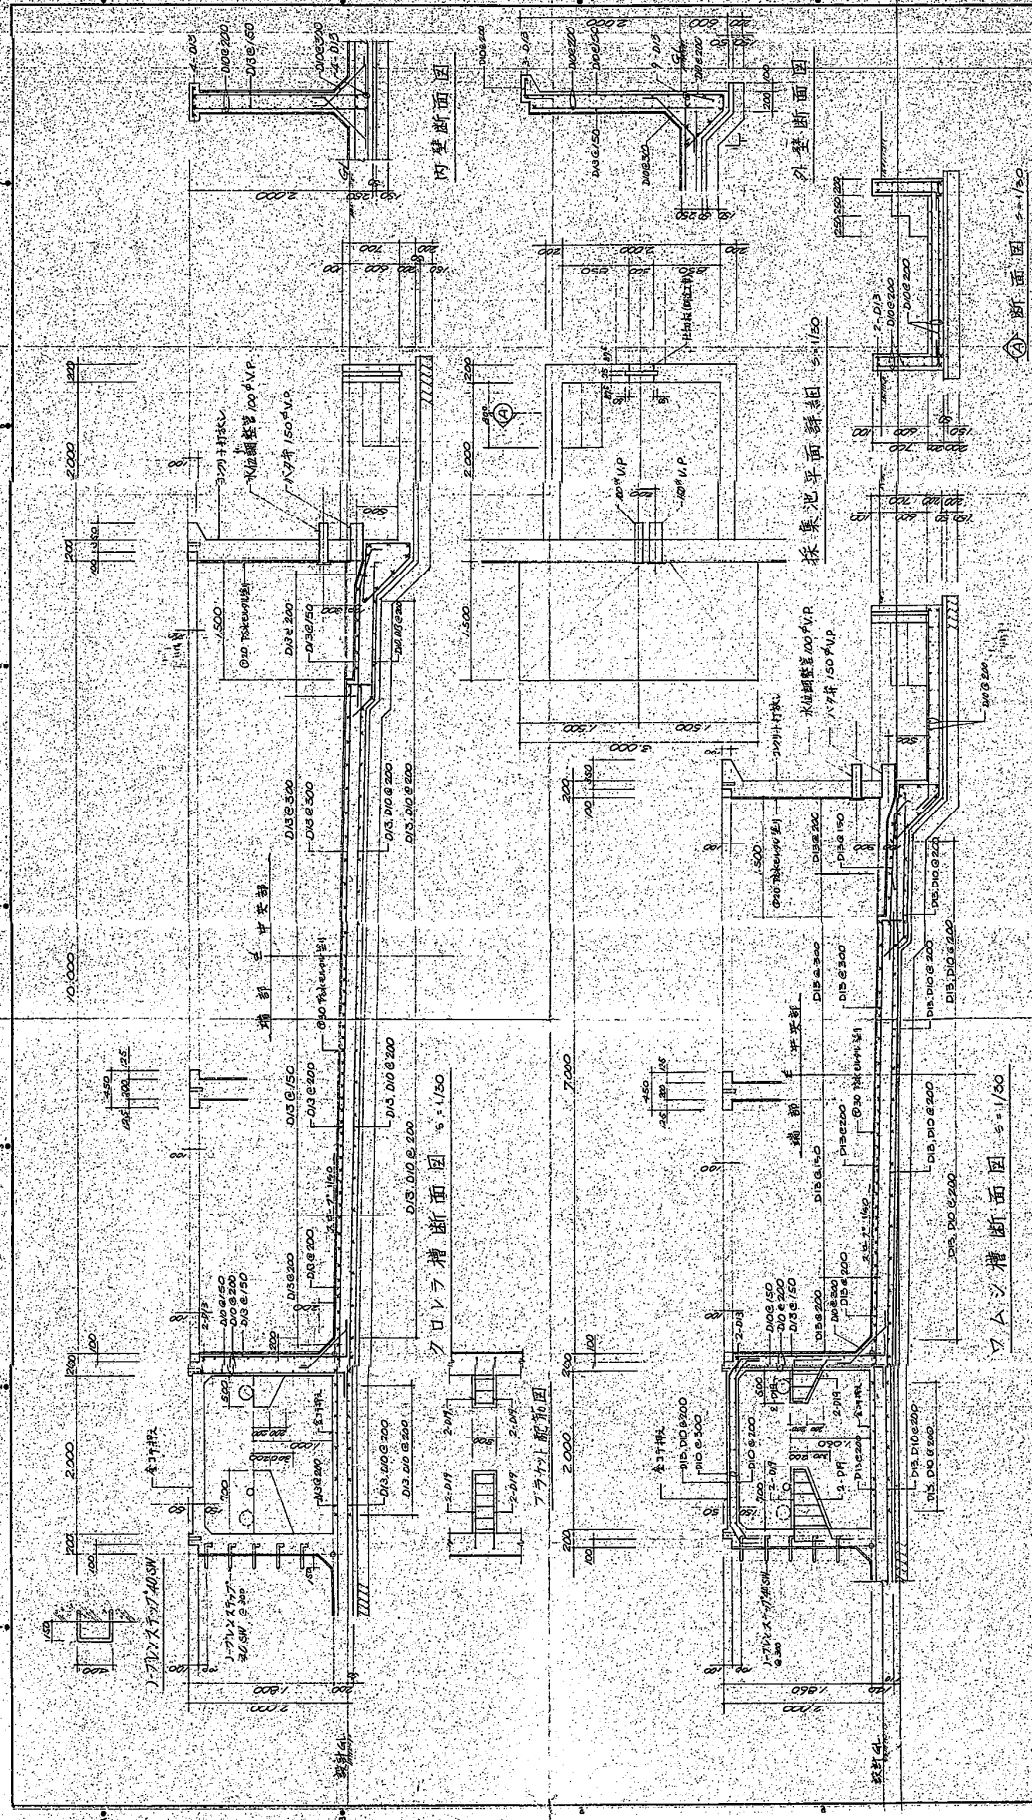

A-6	外装断面図	排水配管平面図	排水配管断面図	排水池平面図	内装断面図	排水配管詳細図	排水配管平面図	排水配管断面図
A-6	外装断面図	排水配管平面図	排水配管断面図	排水池平面図	内装断面図	排水配管詳細図	排水配管平面図	排水配管断面図
A-6	外装断面図	排水配管平面図	排水配管断面図	排水池平面図	内装断面図	排水配管詳細図	排水配管平面図	排水配管断面図

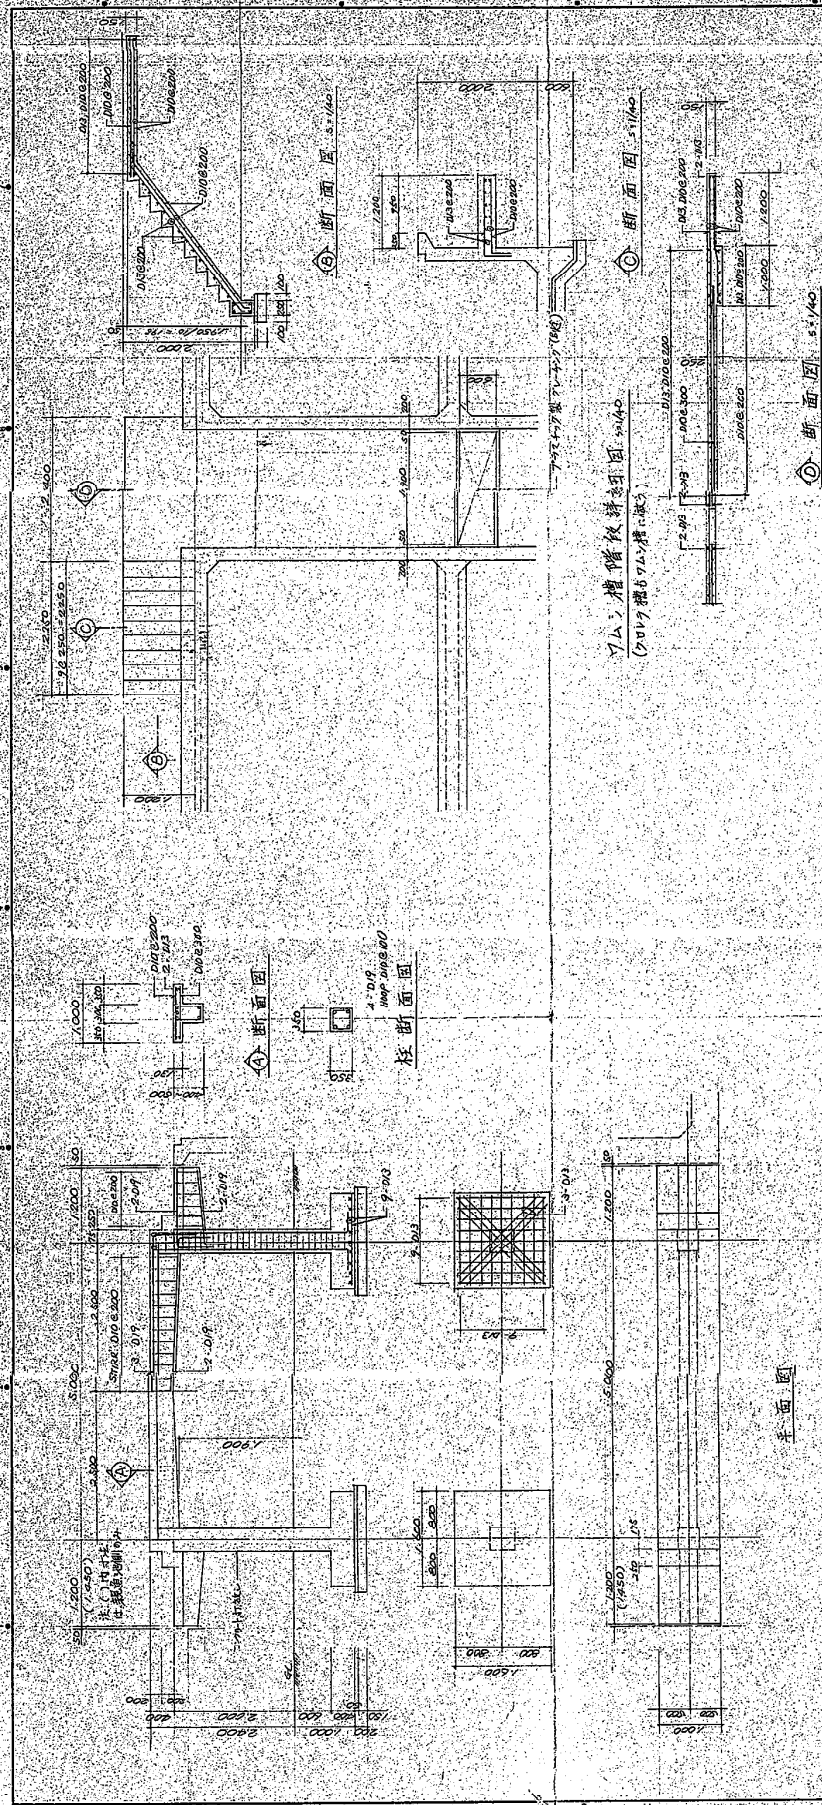


断面図

断面図



平面図

1/200	1/100	1/50	1/25	1/10	1/5	1/2	1/1	1/0.5	1/0.25	1/0.1	1/0.05	1/0.025	1/0.01	1/0.005	1/0.0025	1/0.001	1/0.0005	1/0.00025	1/0.0001	1/0.00005	1/0.000025	1/0.00001	1/0.000005	1/0.0000025	1/0.000001	1/0.0000005
1/200	1/100	1/50	1/25	1/10	1/5	1/2	1/1	1/0.5	1/0.25	1/0.1	1/0.05	1/0.025	1/0.01	1/0.005	1/0.0025	1/0.001	1/0.0005	1/0.00025	1/0.0001	1/0.00005	1/0.000025	1/0.00001	1/0.000005	1/0.0000025	1/0.000001	1/0.0000005
1/200	1/100	1/50	1/25	1/10	1/5	1/2	1/1	1/0.5	1/0.25	1/0.1	1/0.05	1/0.025	1/0.01	1/0.005	1/0.0025	1/0.001	1/0.0005	1/0.00025	1/0.0001	1/0.00005	1/0.000025	1/0.00001	1/0.000005	1/0.0000025	1/0.000001	1/0.0000005

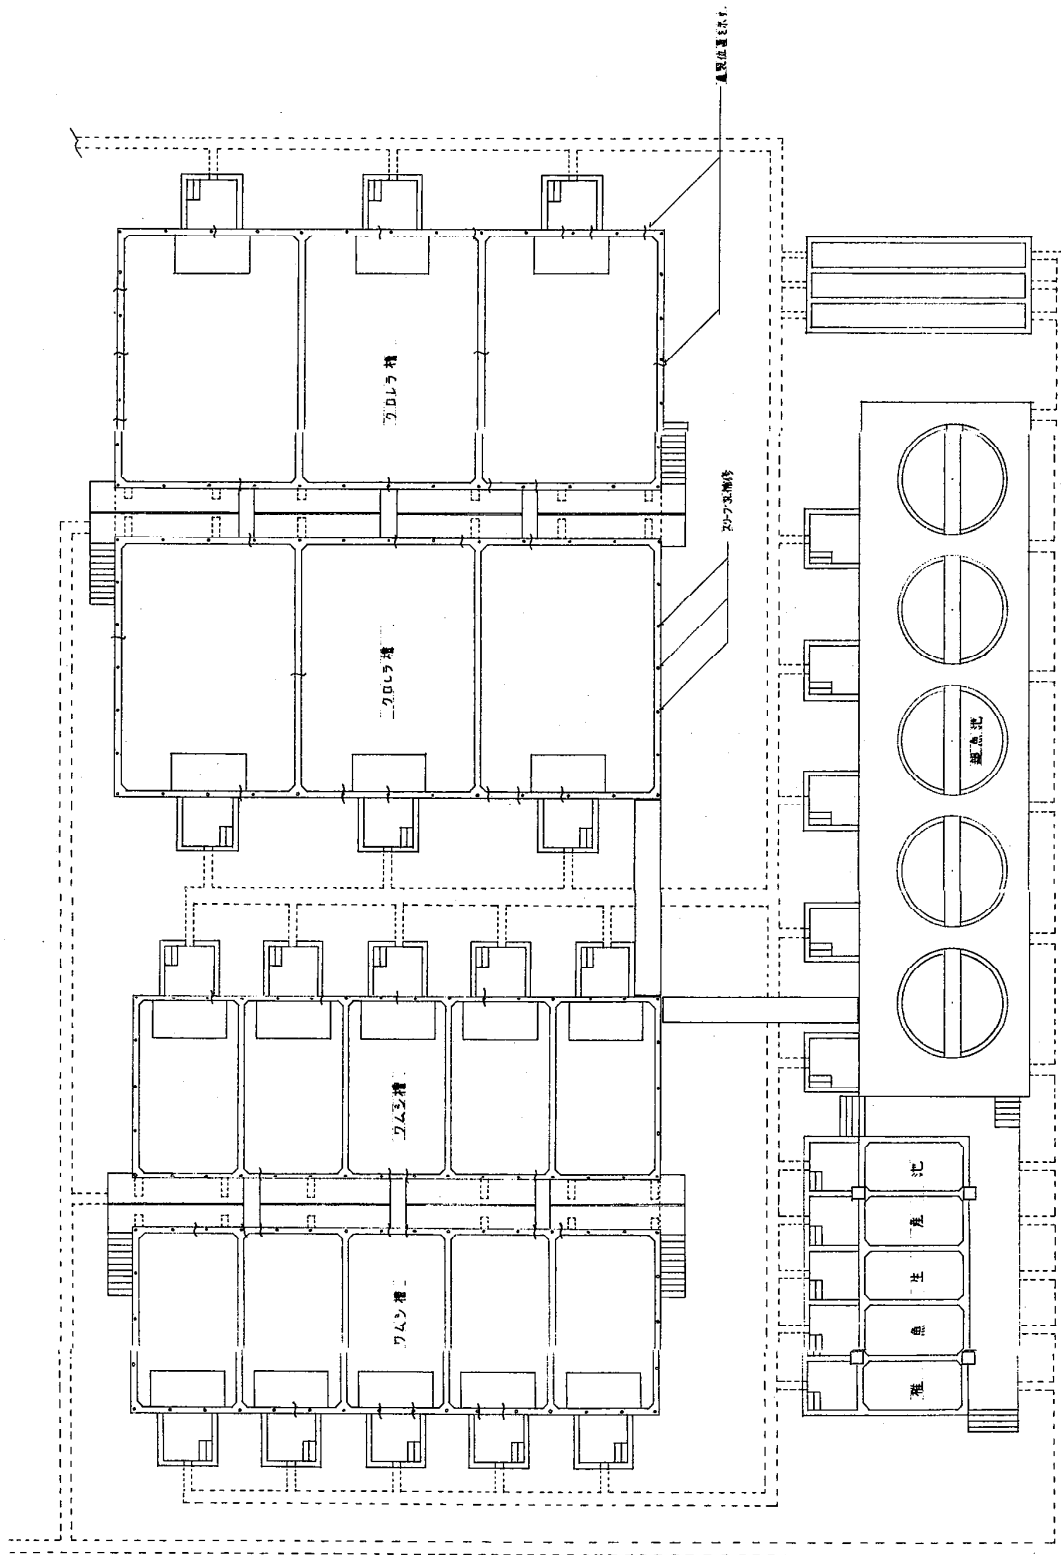


工事名	沖縄県教育委員会より委託された新築校舎の建設工事				図次	1/100
図面名	敷地面積計画図	棟名	棟数	出所	図番	8/10
建築		建設		57	年度	昭和44年度
沖縄県土木建築部建築課						

水槽龜裂補修工事

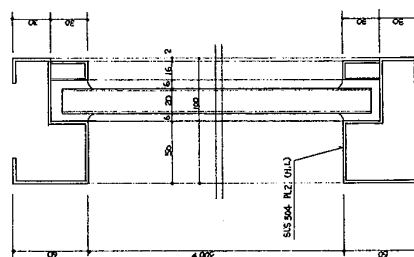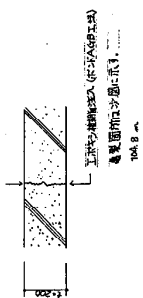

のどき思棟幸祢面図

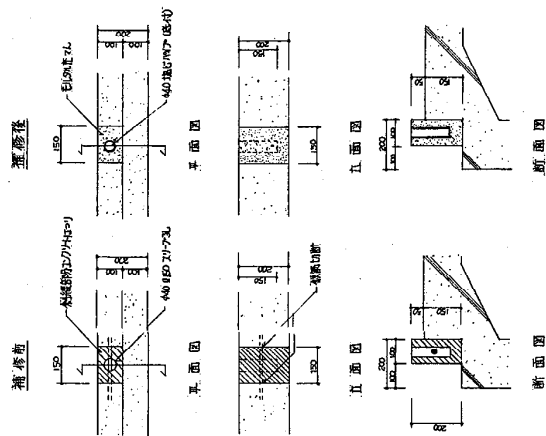

工 事 名	河内町農林試験場センターホフ整地築造工事				
図 面 名	既設地掘削令				
調査	調査	補注	併注	組巻	K.N.
					7/10
沖繩県土木建築部建築課 57 年度 58 年 1 月					

沖縄県栽培漁業センター構内機械設備工事(その2)

(昭和57年度)

国建設計工務株式会社

○

○


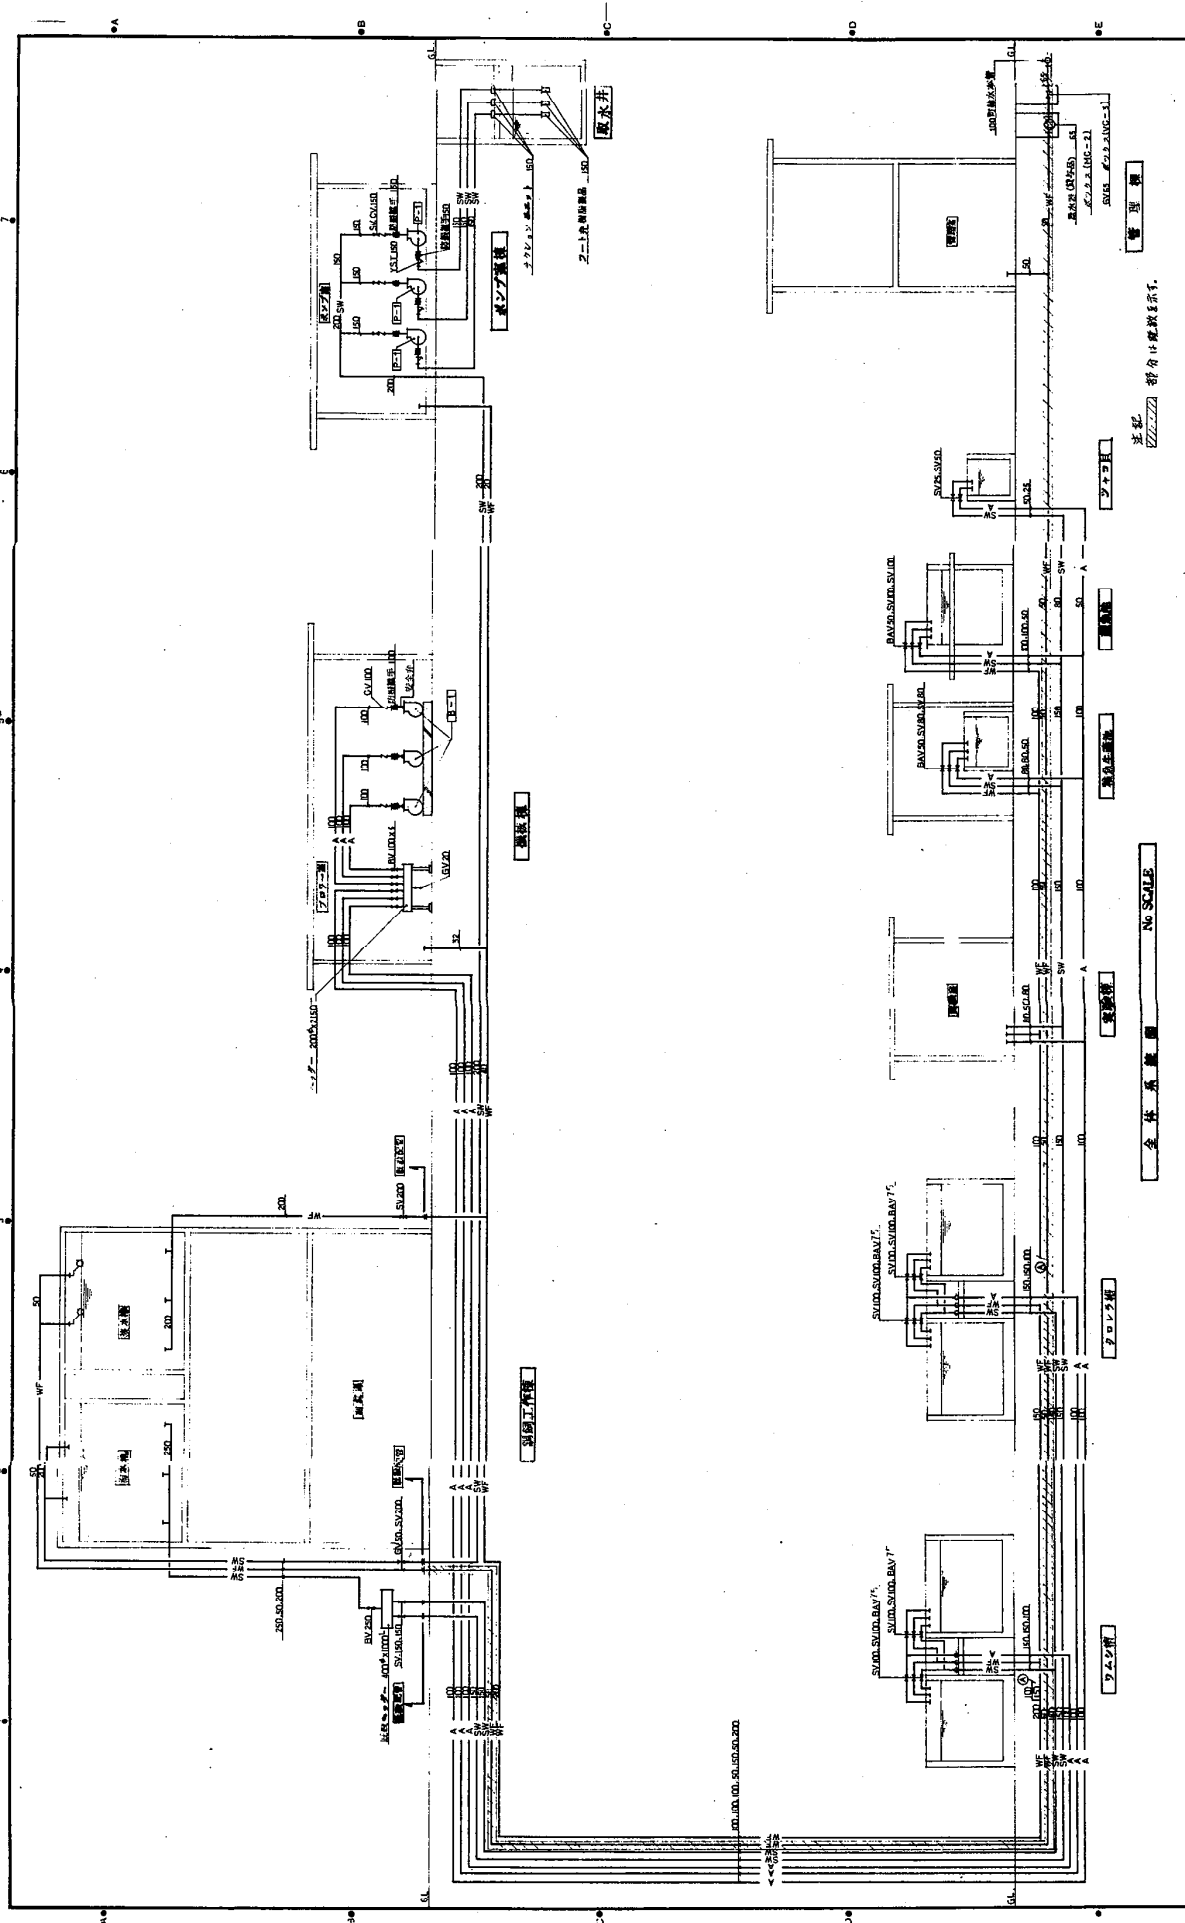


図 3	全 体 系 統 図	KUNIKEN ARCHITECTS-ENGINEERS CO. LTD.	国 建 設 計 工 務 株 式 会 社	KUNIKEN	A. 6.	A. 6.	A. 6.	A. 6.
1/50	全 体 系 統 図	KUNIKEN ARCHITECTS-ENGINEERS CO. LTD.	国 建 設 計 工 務 株 式 会 社	KUNIKEN	A. 6.	A. 6.	A. 6.	A. 6.
1/50	全 体 系 統 図	KUNIKEN ARCHITECTS-ENGINEERS CO. LTD.	国 建 設 計 工 務 株 式 会 社	KUNIKEN	A. 6.	A. 6.	A. 6.	A. 6.

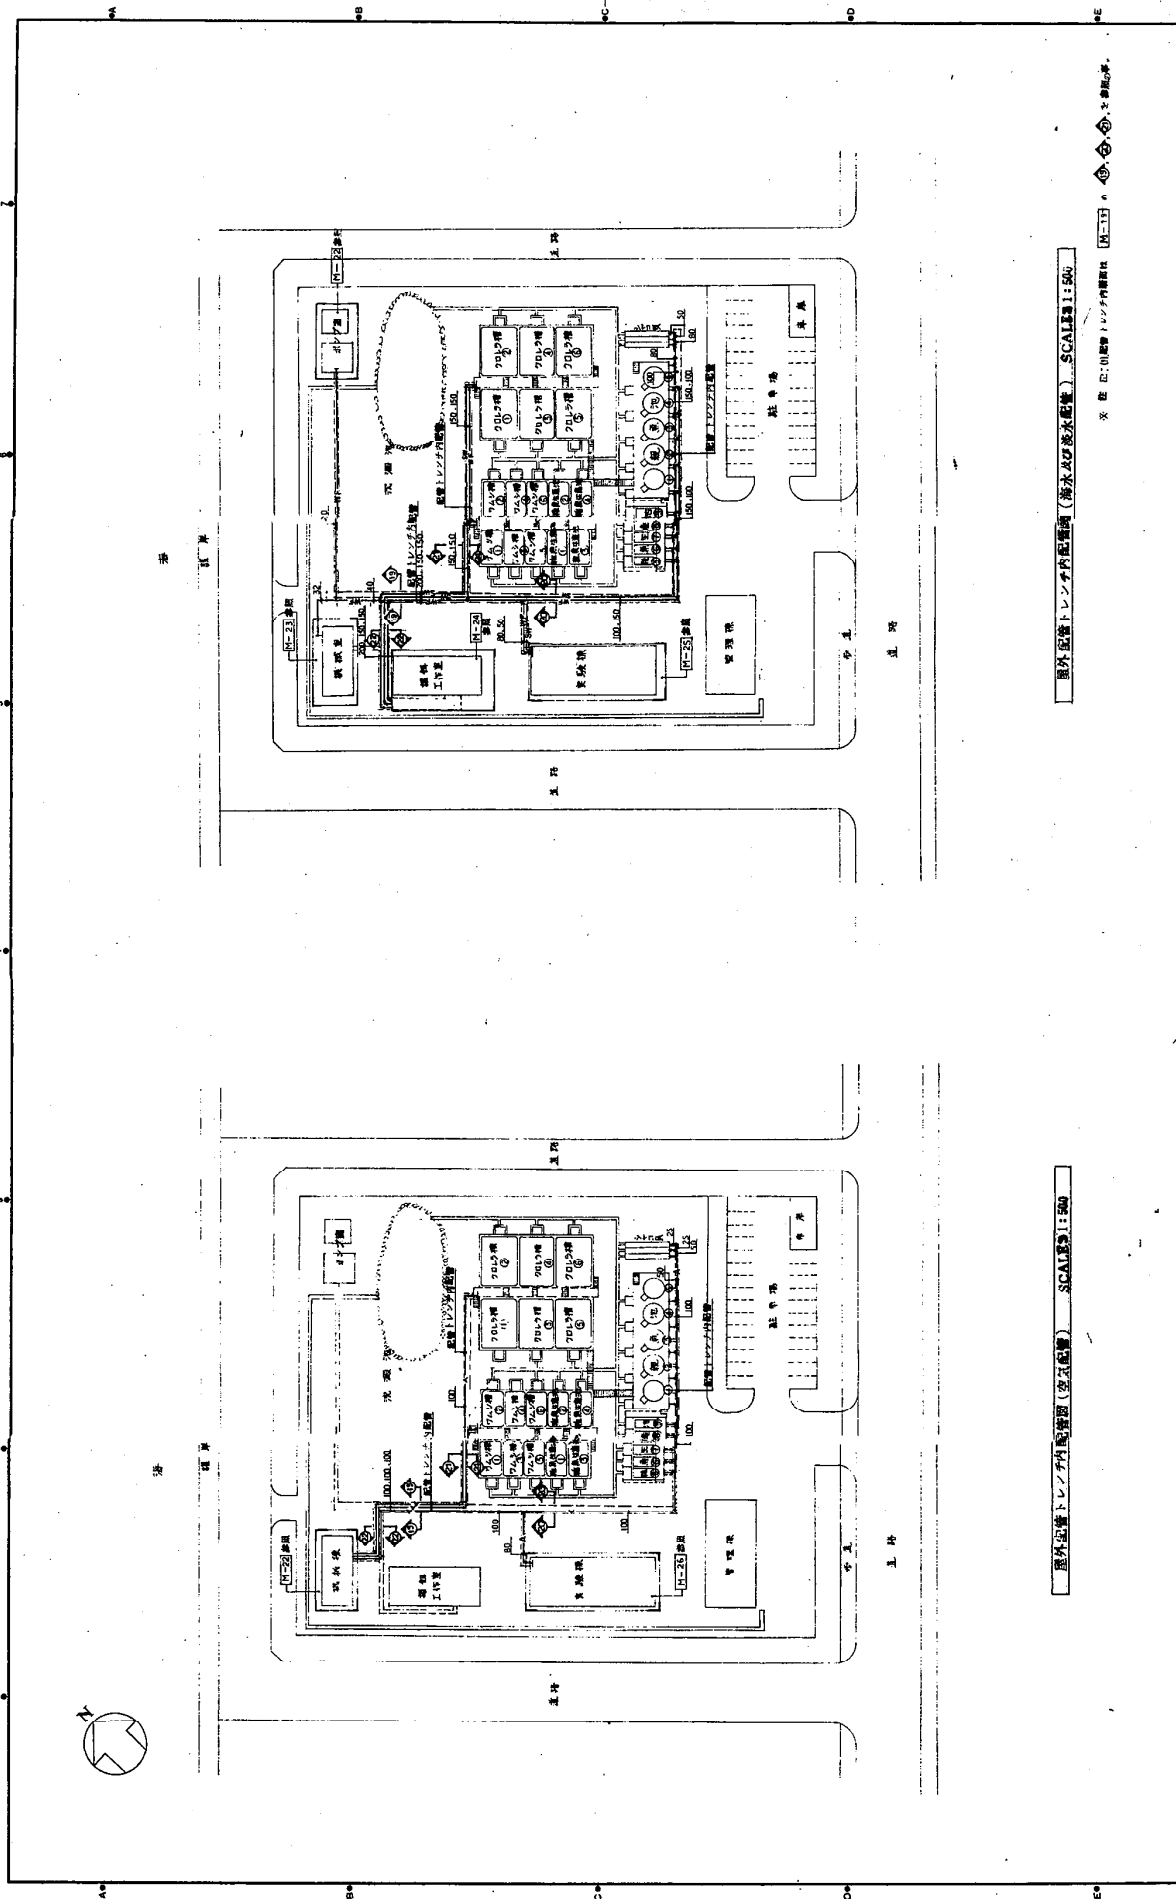

屋外配管トレンチ内配管図 (海水及び淡水配管) SCALE 1:500

屋外配管トレンチ内配管図 (海水配管) SCALE 1:500

※ 図 記: ① 屋外 トレンチ内配管 ② ③ ④ ⑤ ⑥ ⑦ ⑧ ⑨ ⑩ ⑪ ⑫ ⑬ ⑭ ⑮ ⑯ ⑰ ⑱ ⑲ ⑳ ㉑ ㉒ ㉓ ㉔ ㉕ ㉖ ㉗ ㉘ ㉙ ㉚ ㉛ ㉜ ㉝ ㉞ ㉟ ㊱ ㊲ ㊳ ㊴ ㊵ ㊶ ㊷ ㊸ ㊹ ㊺ ㊻ ㊼ ㊽ ㊾ ㊿

図名	屋外配管トレンチ内配管図 (海水及び淡水配管)	縮尺	1:500	図番	S57.9	1:500	5
設計者	KUNIKEN ARCHITECTS-ENGINEERS CO.LTD 国 庭 設 計 工 務 株 式 会 社 〒100-0001 東京都千代田区千代田1-1-1 TEL. 03-5561-1111 FAX. 03-5561-1112						
製図者	KUNIKEN ARCHITECTS-ENGINEERS CO.LTD 国 庭 設 計 工 務 株 式 会 社 〒100-0001 東京都千代田区千代田1-1-1 TEL. 03-5561-1111 FAX. 03-5561-1112						
承認者	KUNIKEN ARCHITECTS-ENGINEERS CO.LTD 国 庭 設 計 工 務 株 式 会 社 〒100-0001 東京都千代田区千代田1-1-1 TEL. 03-5561-1111 FAX. 03-5561-1112						



卷 - 54