 




配置図


配置図	縮尺		学校名	知念高等学校	調査番号	(都道府県)		(市町村)			(学校)				整理番号	17
						4	7	3	4	8	5	5	2	7		

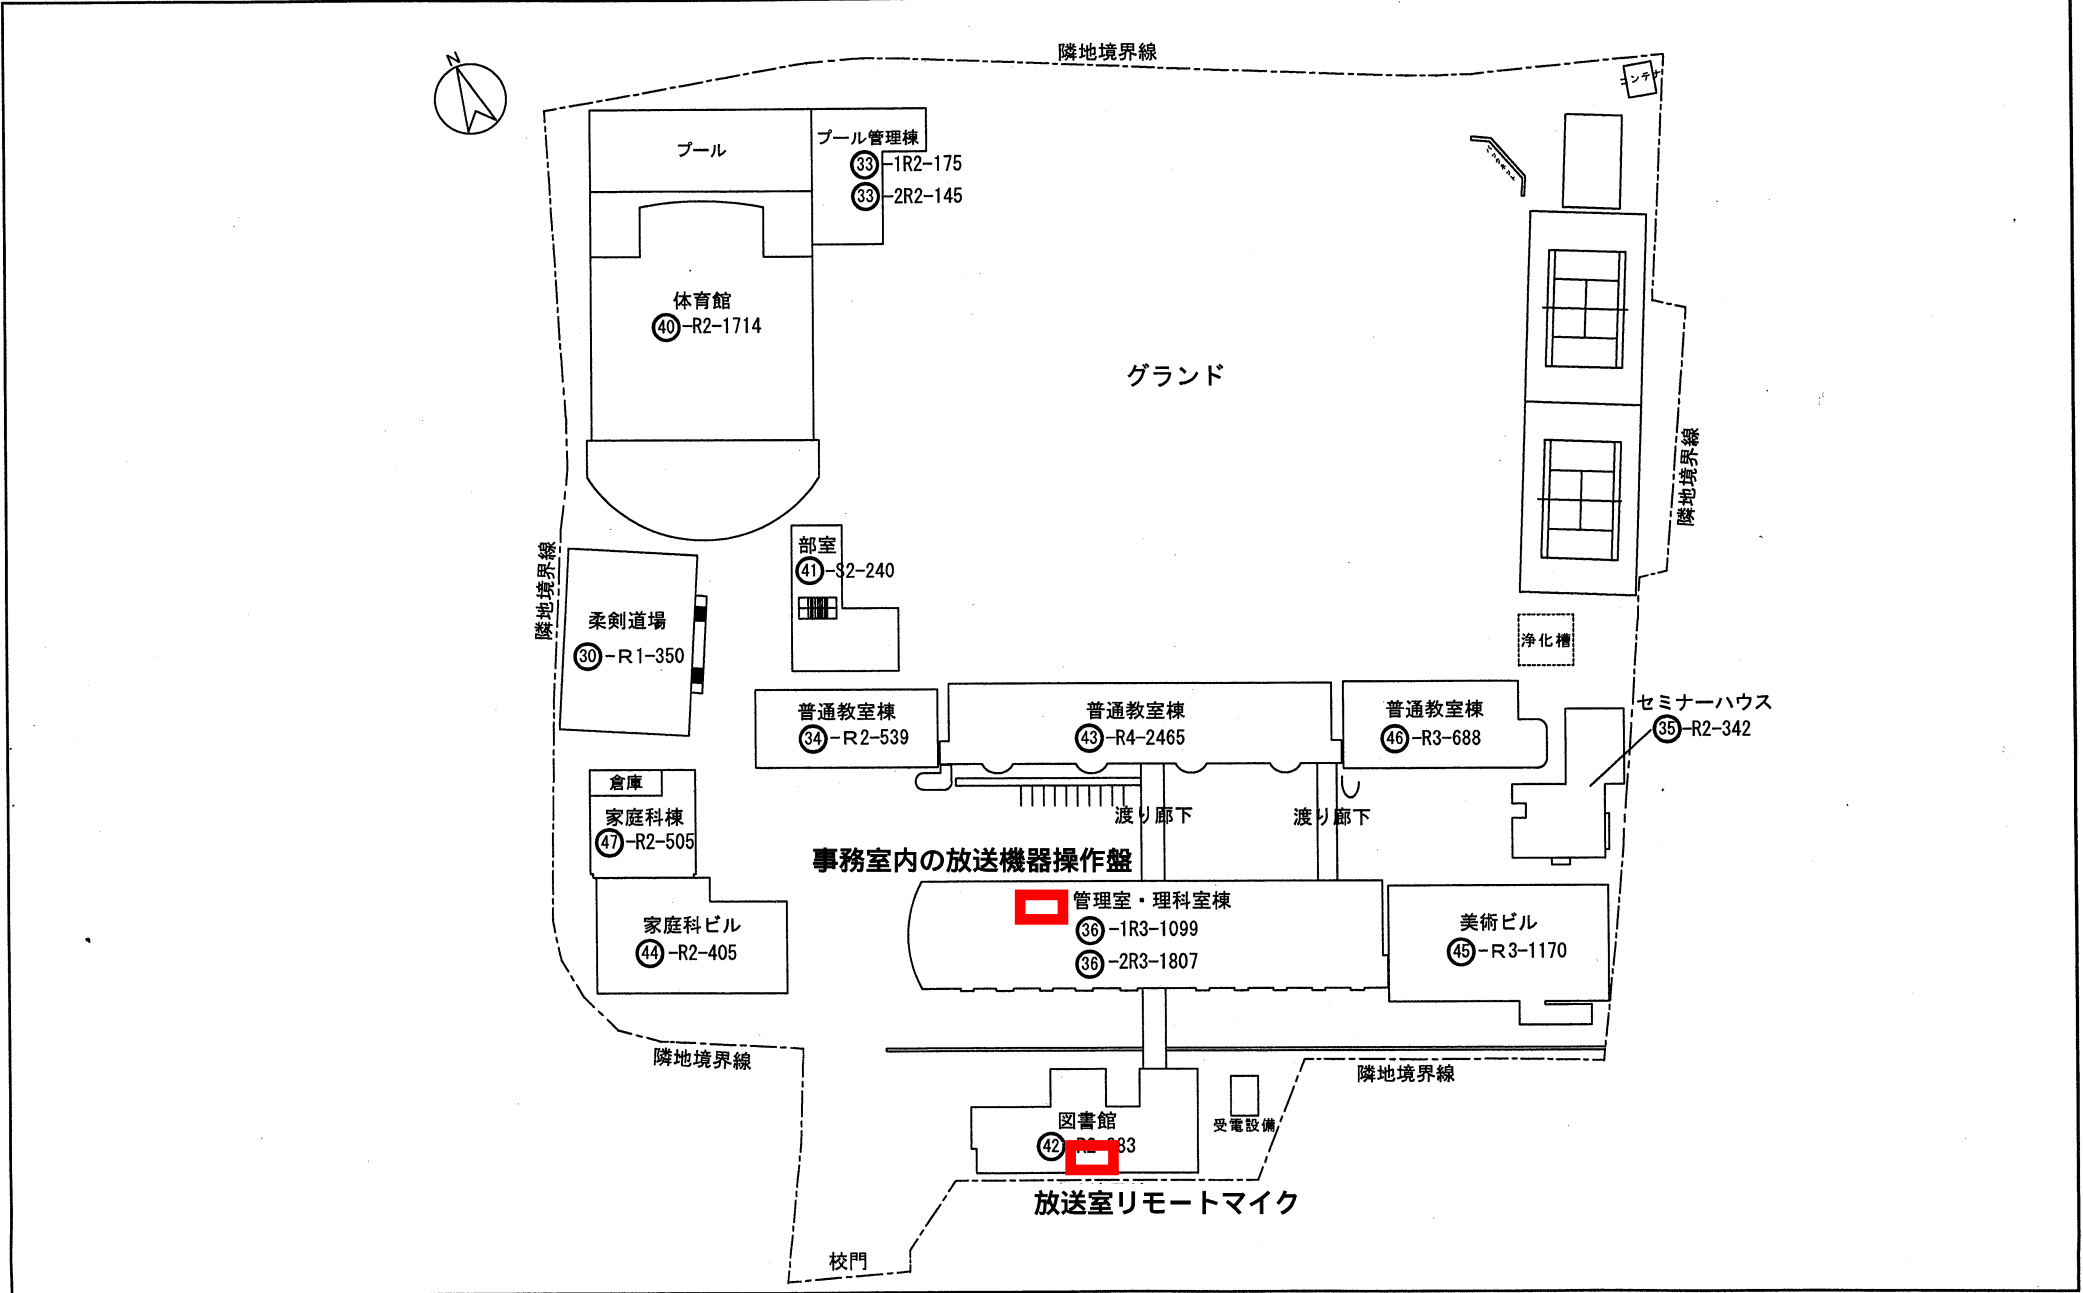

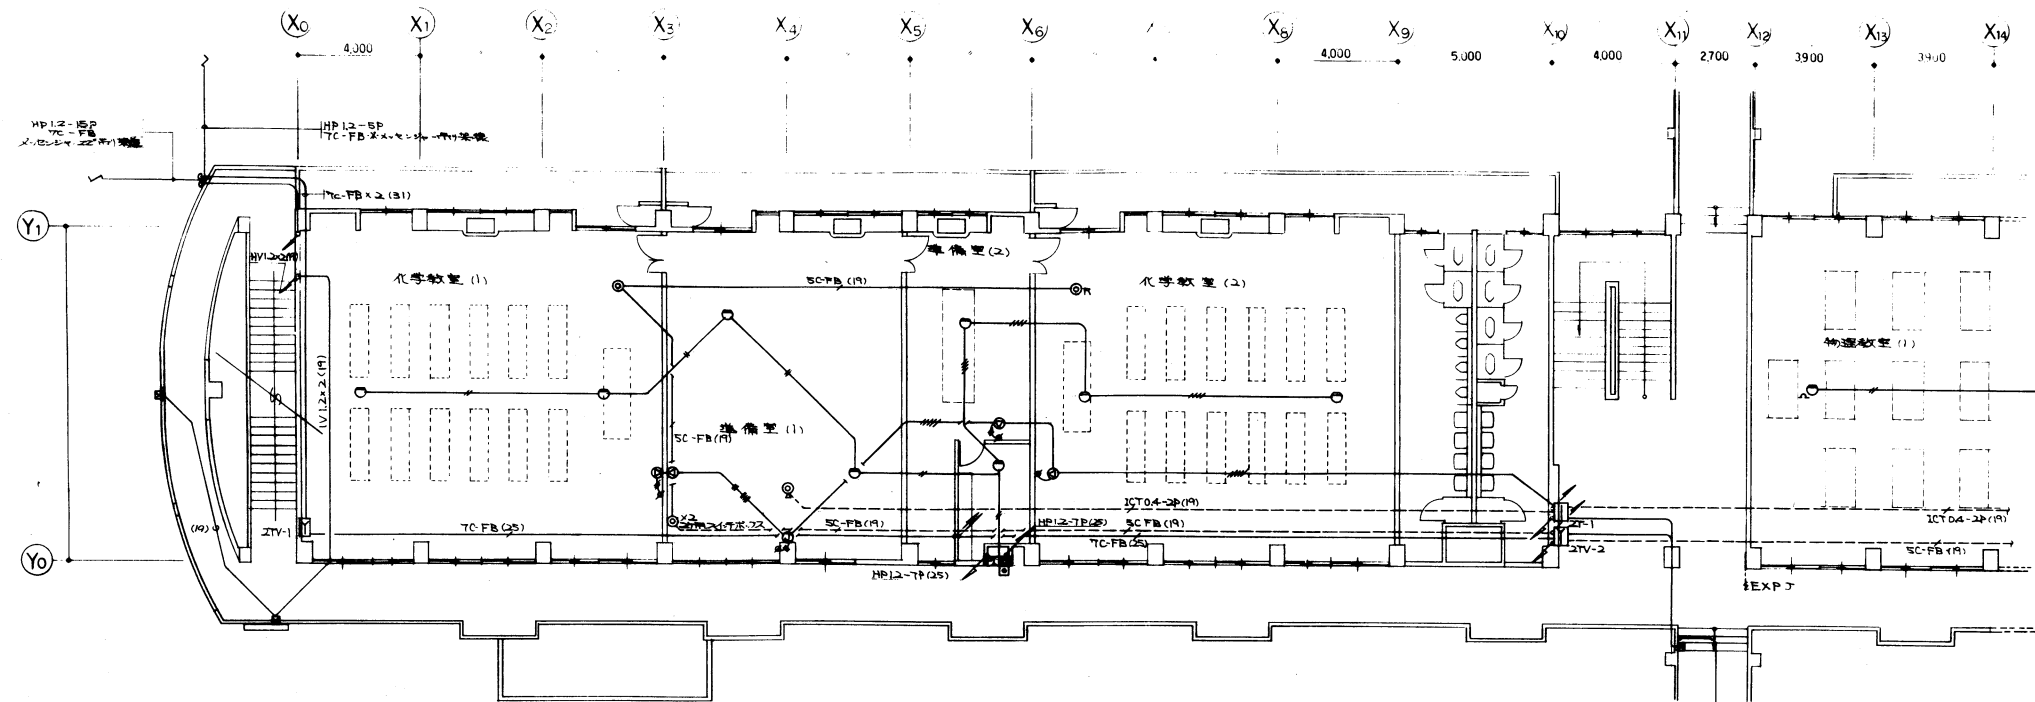

2階弱電設備平面図 S=1/100



事務室内の放送機器操作盤

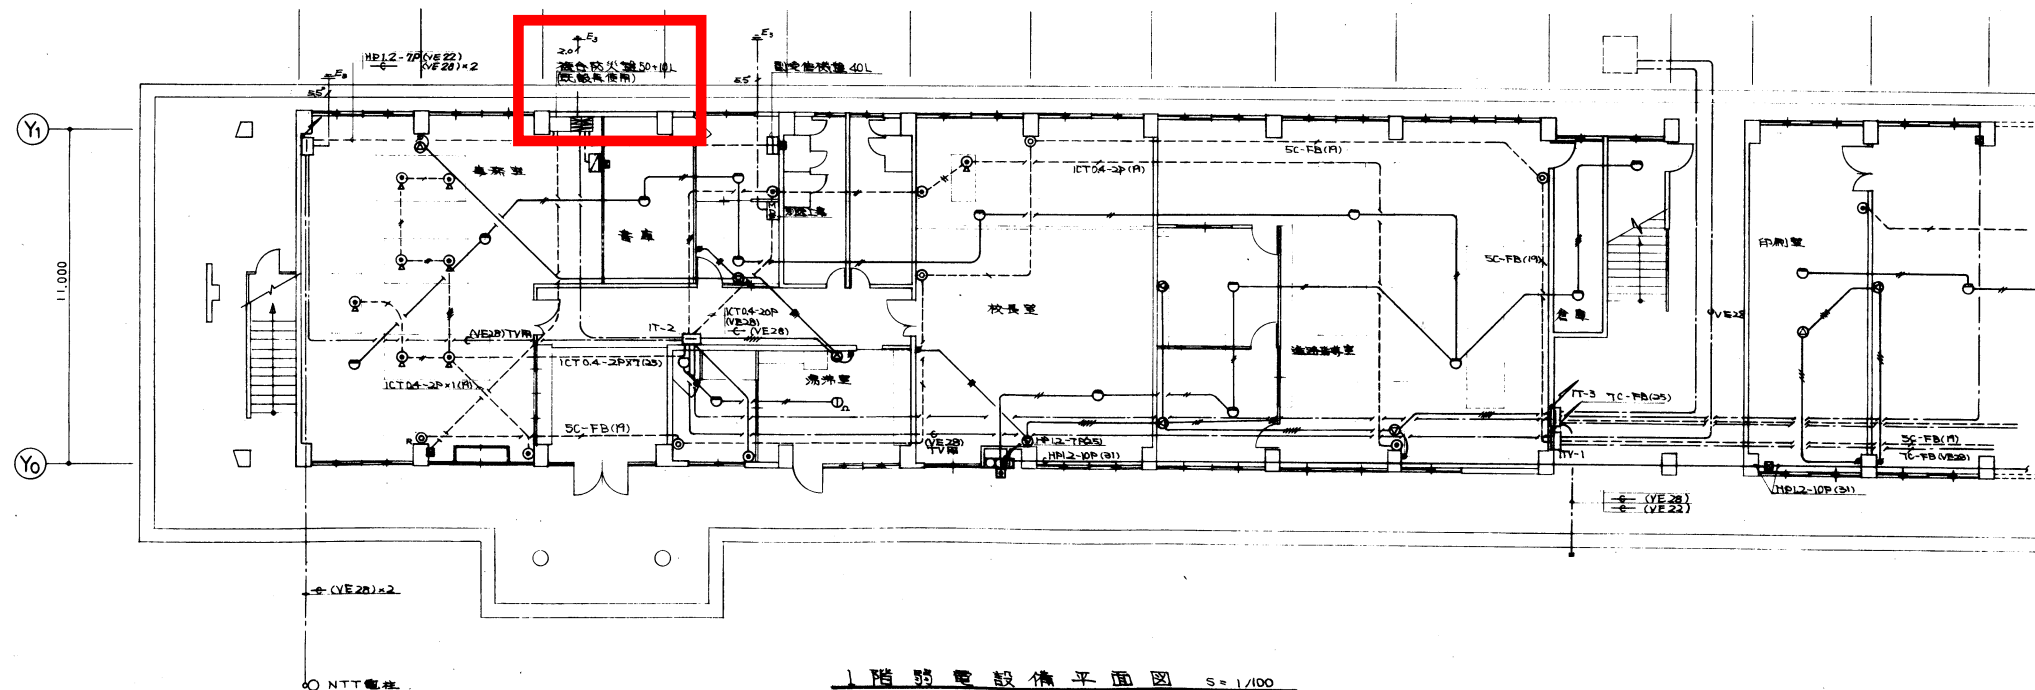

1階弱電設備平面図 S=1/100

E-13

工事名称	知念高校々舎改築電気設備工事(その1)		
図面名称	弱電設備平面図	縮尺	1/100
承認印		作成 年月日	昭和65年5月
会社名	明電設備(株) 明光電気建設工事共同企業体		

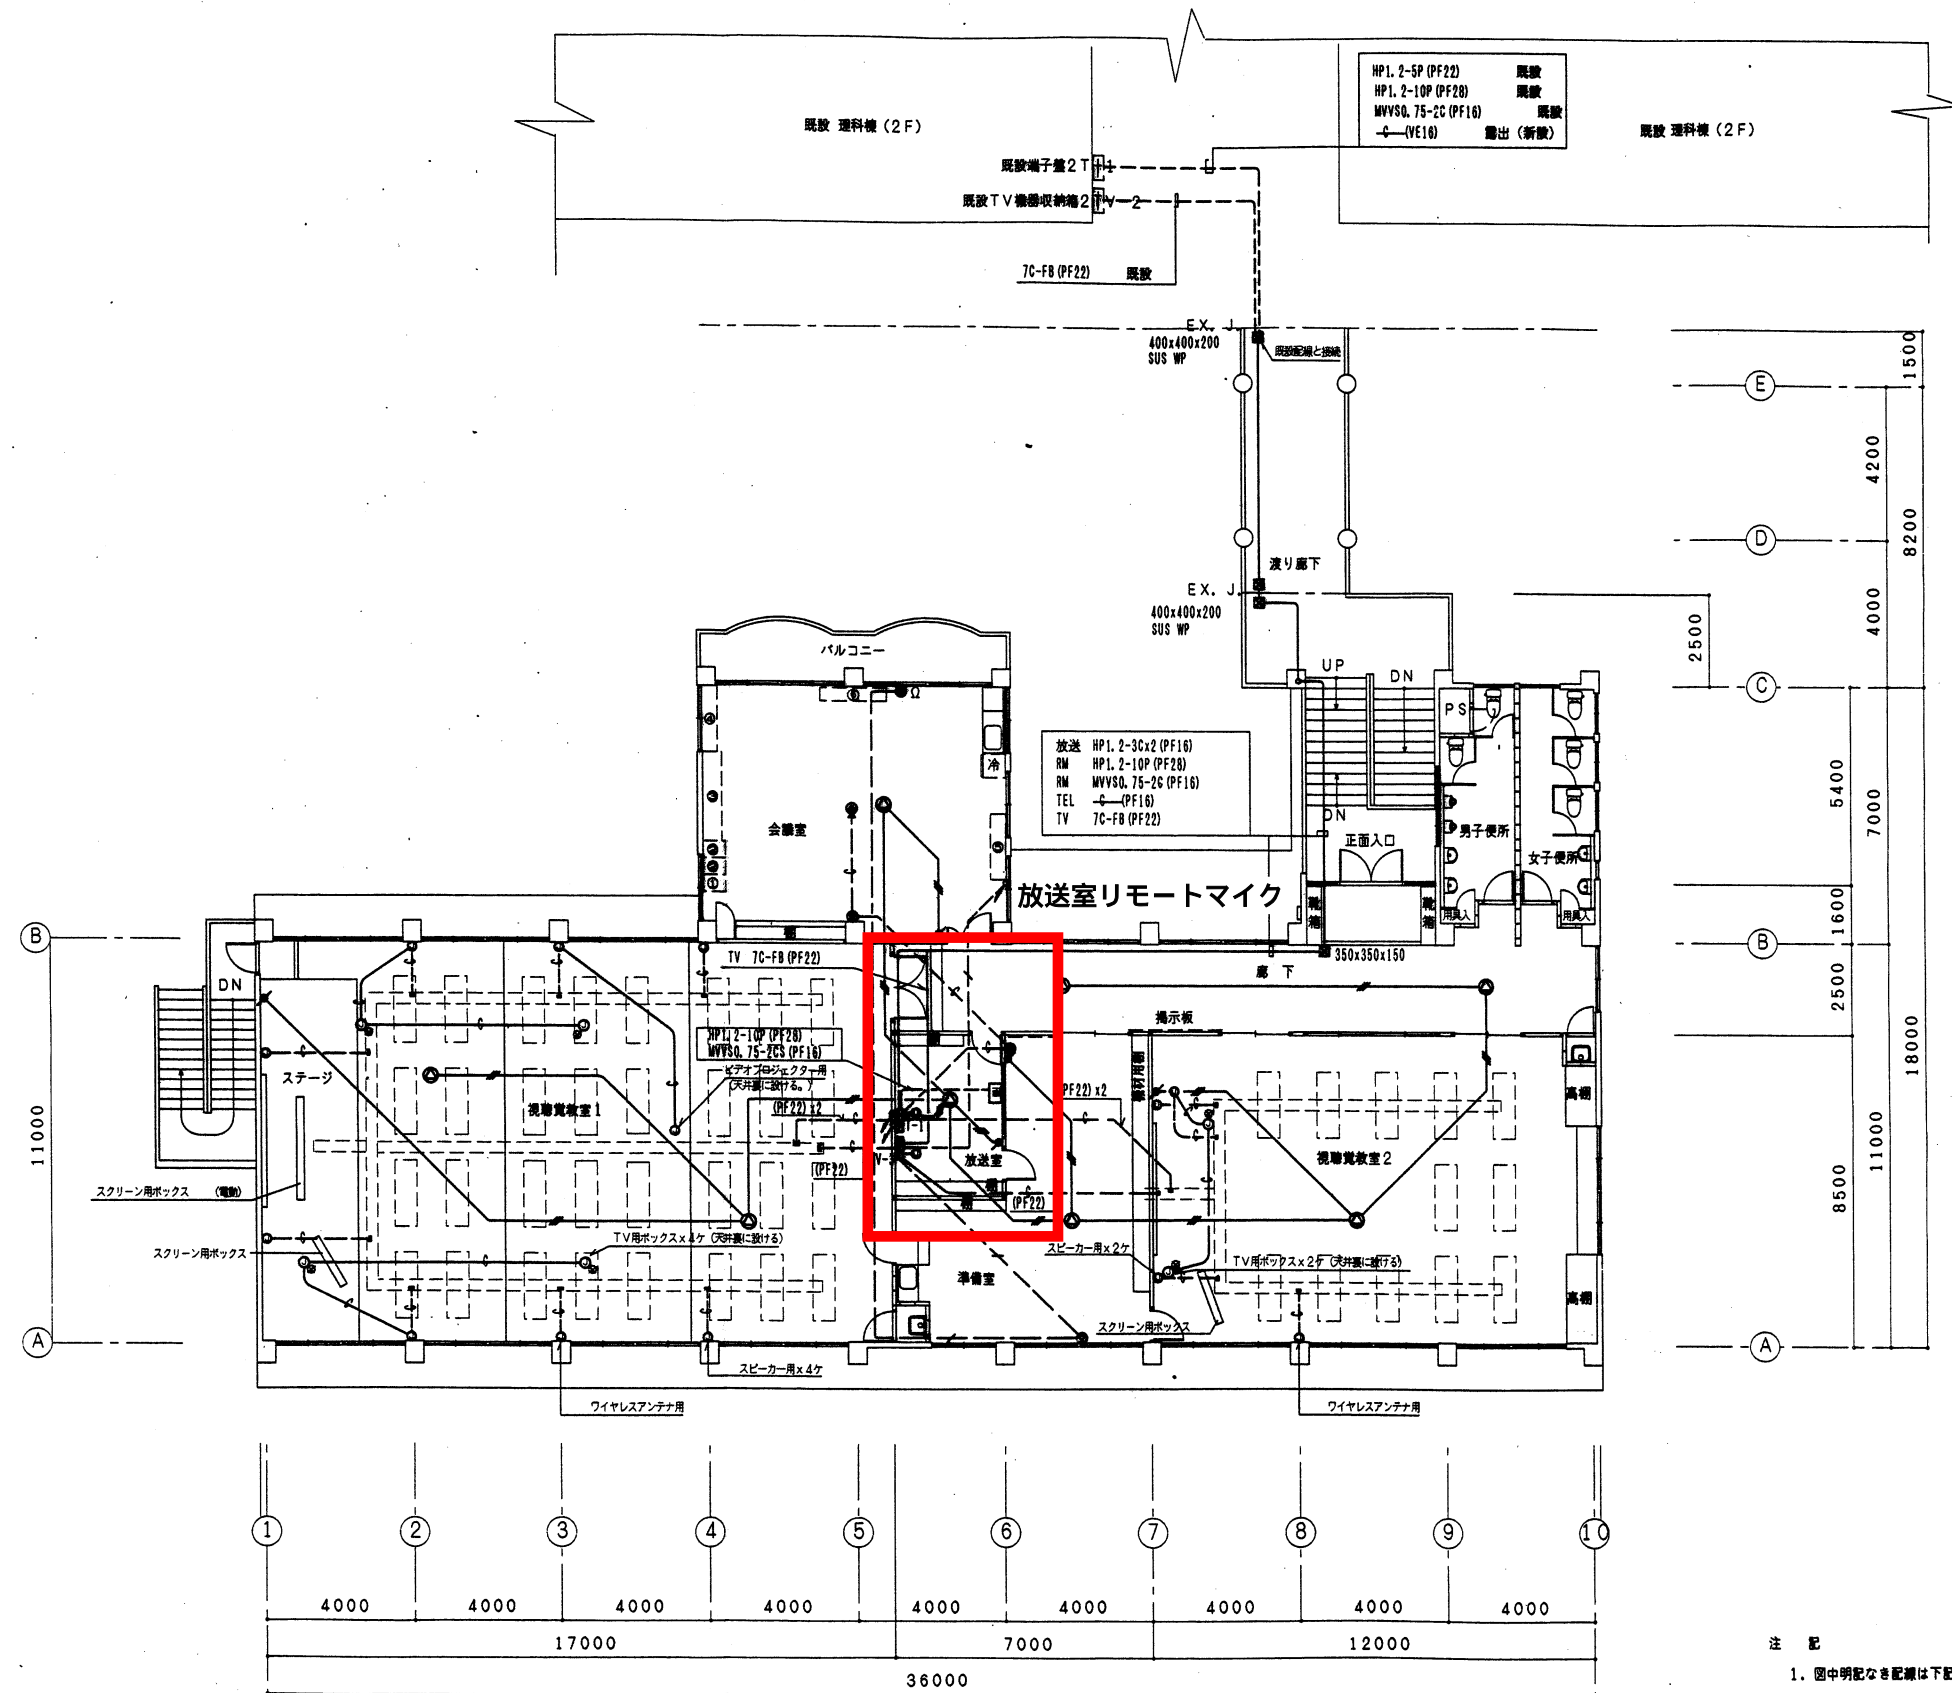 

2階弱電設備平面図

SCALE=1:100

- 注 記
1. 図中明記なき配線は下記による。
- テレビ SC-FB (PF16)
 - 放送 H1V1. 2x3 (PF16)
 - 放送 (PF16)
 - 電話 (PF16)
- 長さ1m以上の空配管には、1V1. 6x1を入線しておく。

施工：明電設備

工事名称 知念高校々舎改築工事（電気設備）
工事場所 与那原町字与那原34番地

図面名称 2階弱電設備平面図

縮尺 S=1:100

図面番号 E 13


参考図面

時計

アンプ部 PR-A28N

非常電源動作部 BB-020

デジタルカセットデッキ
TC-2500/MS3000
クロマックス ML-304

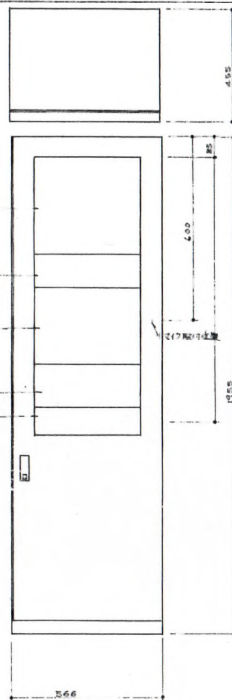

ラックマウント型 水晶時計 AC100V 2回路 プログラムタイマー 1回路
時間精度: 偏差±0.1秒 出力信号DC24V 負荷 30秒パルス 70msパルス・パルス

予備電源: ニッケルカドミウム蓄電池 (DC24V×450mAh) ラジオコントロール付

停電時動作時間: 時計は通針を続ける。

予時計は、12時間以上動作後 停電メモリに記憶し 24時間を記憶し
停電回路復帰後 早速により自ら復帰する。

プログラム回路数: 6回路 AC250V DC30V 2A

非常電源 DC24V

定格出力 360W

負荷条件 グレードレスタ法

出力制御 非常電源専用 2回路タプル

警報音 非常放送設備を兼ね統一音

付属機器 呼出しブザー ML-304

ラジオ カセットプレーヤーユニット

入力回路 マイック x1 フォン x1 FM x1 AUX x2

① 壁掛型 スピーカー (3W)



定格入力 3W

入力インピーダンス 33KΩ 10KΩ

出力音圧レベル 92dB/W/m

再生周波数帯域 120 ~ 18,000 Hz

使用スピーカー 16cm ダイナミック

材質 合成板 (7mm厚)

前面 ショーネット (6mm厚)

② 天井埋込型 スピーカー (3W)



定格入力 3W

入力インピーダンス 33KΩ 10KΩ

出力音圧レベル 92dB/W/m

再生周波数帯域 100 ~ 18,000 Hz

使用スピーカー 16cm ダイナミック

材質 ショーネット アルミ枠

③ 卓上時計付 スピーカー 片面型 3W



マウンネット クリーム

スピーカー 10x15cm 入力3.0W 再生帯域2000~18000Hz

出力 概 概 DC24V 再生30秒連続

表 カラ ス 透明な

指 針 黒色メタリック面付はエナメル


ス トラ 色色メタリック面付 文字黒色印刷

リ ー ス 2面付 フォン (5mm厚)


E-5

工事名称	記念高校々舎改築電気設備工事(その1)
図面名称	電気設備図 配線図
承認印	作成 年月日 昭和57年 5月 日
会社名	明電設備(株) 明電電気建設(株) 東京支店

 
参考図面



◎ 型 機 界 ス ピーカ ー (3 W)	
定 格 入 力	3 W
入力インピーダンス	3.3 k Ω 10 k Ω
出力音圧レベル	92 dB / W / m
再生周波数帯域	150 ~ 13,000 Hz
使用スピーカー	16 C m デイタミック
材 質	合板 (デイタリ)
	前面 ジョーネット (ベンツ)

 

● 子時計付スピーカー 片面型 (3W)	
メッシュ	クレーム
スピーカー	10x15Cm 入力3.5W出力1000m消費電力
機 械	DC24V 有極 30秒遅計
表面ガラス	透明 12
指 針	アルミ黒色
文 字 板	アクリル白色、文字黒色印刷
ゲ ー ス	鋼板 60x80 10BG 8/2

 

◎ 天井埋込スピーカー (3W)	
定格出力	3W
入力インピーダンス	3.3kΩ 10kΩ
出力音圧レベル	92dB/W/m
再生周波数帯域	150~13000Hz
使用スピーカー	16cm ダイナミック
材質	ジャンネット アルミ枠

弱電機器裝圖

凡例		
ロ	スボット型感知器	定動式 2 種
ハ	"	定通式 1 種 (防水型)
ニ	"	定通式 警報
ホ	建築用加算	元電式 2 種 (付着型型)
ヘ	電 鈴	150 W (防水型)
コ	表示灯	AC 24 V (")
セ	電話機	P 型 1 組 (")
タ	消火装置動機 (初動)	標準消火装置一式
チ	組合防災型	別動形
リ	消火栓名称プレート	既 設
ロ	弱電端子盤	双芯設備と共用
ハ	アルボックス	
ニ	副 変 圧 機	40 L
ホ	マンホール	既 設
ヘ	1 V 1.2 x 2 (19)	
コ	" x 4 (19)	
セ		
タ		
チ		
リ		
ロ	アンテナ	非常用と業務兼用 (別動形)
ハ	多重銅線巻	3 W
ニ	壁掛式スピーカー	全 設 過 3 W
ホ	天井埋込式スピーカー	3 W
ヘ	子母針付壁掛式スピーカー	3 W 内 型
コ	弱電端子盤	埋 込
セ	アルボックス	自文観設備と共用
タ	リモートマイク (2 局)	非常用と業務兼用 (別動形)
チ	H1 V 1.2 x 3 (19)	
リ	" x 5 (19)	
ロ		
ハ		
ニ		
ホ		
ヘ		
コ		
セ		
タ		
チ		
リ		
ロ		
ハ		
ニ		
ホ		
ヘ		
コ		
セ		
タ		
チ		
リ		
ロ		
ハ		
ニ		
ホ		
ヘ		
コ		
セ		
タ		
チ		
リ		
ロ		
ハ		
ニ		
ホ		
ヘ		
コ		
セ		
タ		
チ		
リ		
ロ		
ハ		
ニ		
ホ		
ヘ		
コ		
セ		
タ		
チ		
リ		
ロ		
ハ		
ニ		
ホ		
ヘ		
コ		
セ		
タ		
チ		
リ		
ロ		
ハ		
ニ		
ホ		
ヘ		
コ		
セ		
タ		
チ		
リ		
ロ		
ハ		
ニ		
ホ		
ヘ		
コ		
セ		
タ		
チ		
リ		
ロ		
ハ		
ニ		
ホ		
ヘ		
コ		
セ		
タ		
チ		
リ		
ロ		
ハ		
ニ		
ホ		
ヘ		
コ		
セ		
タ		
チ		
リ		
ロ		
ハ		
ニ		
ホ		
ヘ		
コ		
セ		
タ		
チ		
リ		
ロ		
ハ		
ニ		
ホ		
ヘ		
コ		
セ		
タ		
チ		
リ		
ロ		
ハ		
ニ		
ホ		
ヘ		
コ		
セ		
タ		
チ		
リ		
ロ		
ハ		
ニ		
ホ		
ヘ		
コ		
セ		
タ		
チ		
リ		
ロ		
ハ		
ニ		
ホ		
ヘ		
コ		
セ		
タ		
チ		
リ		
ロ		
ハ		
ニ		
ホ		
ヘ		
コ		
セ		
タ		

工事名称	知念高校学生会館改築電気設備工事		
工事場所	与那原町字与那原3番地	国番	E - 8
図面名称	弱電機取組一式、凡例	縮尺	
施 工	有限会社 ティアイ電機	承認	校印
			製図 

教室割振一覧表



沖縄県島尻郡与那原町字与那原11番地
☎098-946-2207, FAX098-945-6586

主な施設の建設年度

家庭科棟	2012年度(H24)
普通棟(東)	2011年度(H23)
美術工芸棟	2008年度(H20)
食物・被服教室	2002年度(H14)
部室(家庭科前)	2002年度(H14)
普通棟(西)	1999年度(H11)
図書館	1997年度(H9)
部室(体育館前)	1995年度(H7)
体育館	1993年度(H5)
管理棟	1988年度(S63)
海鳴館	1985年度(S60)
保健室棟	1984年度(S59)
プール	1983年度(S58)
武道場	1980年度(S55)

校地面積

県有地	借地	町有地	計
15,401.53 m ²	1,508 m ²	17,148 m ²	34,057.53 m ²